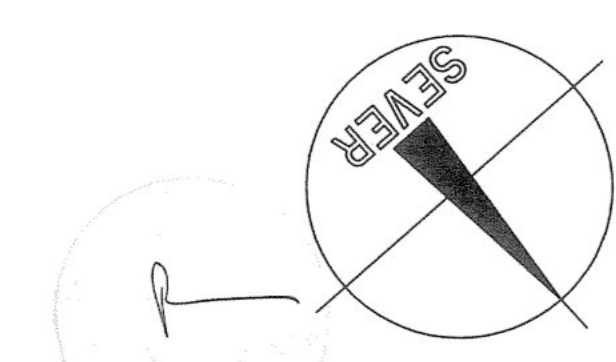

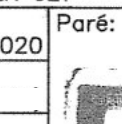


SNÍŽENÍ ENERGETICKÉ
NÁROČNOSTI
OKRUŽNÍ 2338, Č. LÍPA
PŮDORYS 1.NP,±0,000
MĚŘÍTKO 1 : 50



	Projektová část v investiční výstavbě		Ing. Jan Liska, s.r.o. 470 01 Česká Lípa Česká 177 IČO 478 08 322	
Hlavní inženýr projektu: Ing. Vladimír BRAUN	Zodpovědný projektant: Ing. Jan Liska		Kresla číslo LÁSER JET	
Místo: Česká Lípa, Liberecký kraj	Výpracovní: Ing. Jan Liska		Datum: listopad 2020	
SPOLNÁ VÝSTAVBA, s.p., Spánilova 1274/4, Praha 8-Řepy 16300			Formát: 14 A4	
Název akce: SNÍŽENÍ ENERGETICKÉ NÁROČNOSTI OBJEKTU OKRUŽNÍ 2338, Č. LÍPA			Měřítko: 1:50	
Část: PŮDORYS 1.NP, ±0,000	Příloha číslo:			