



CELÝ PŮDORYS PAVILON I. – 3.NP M 1:200

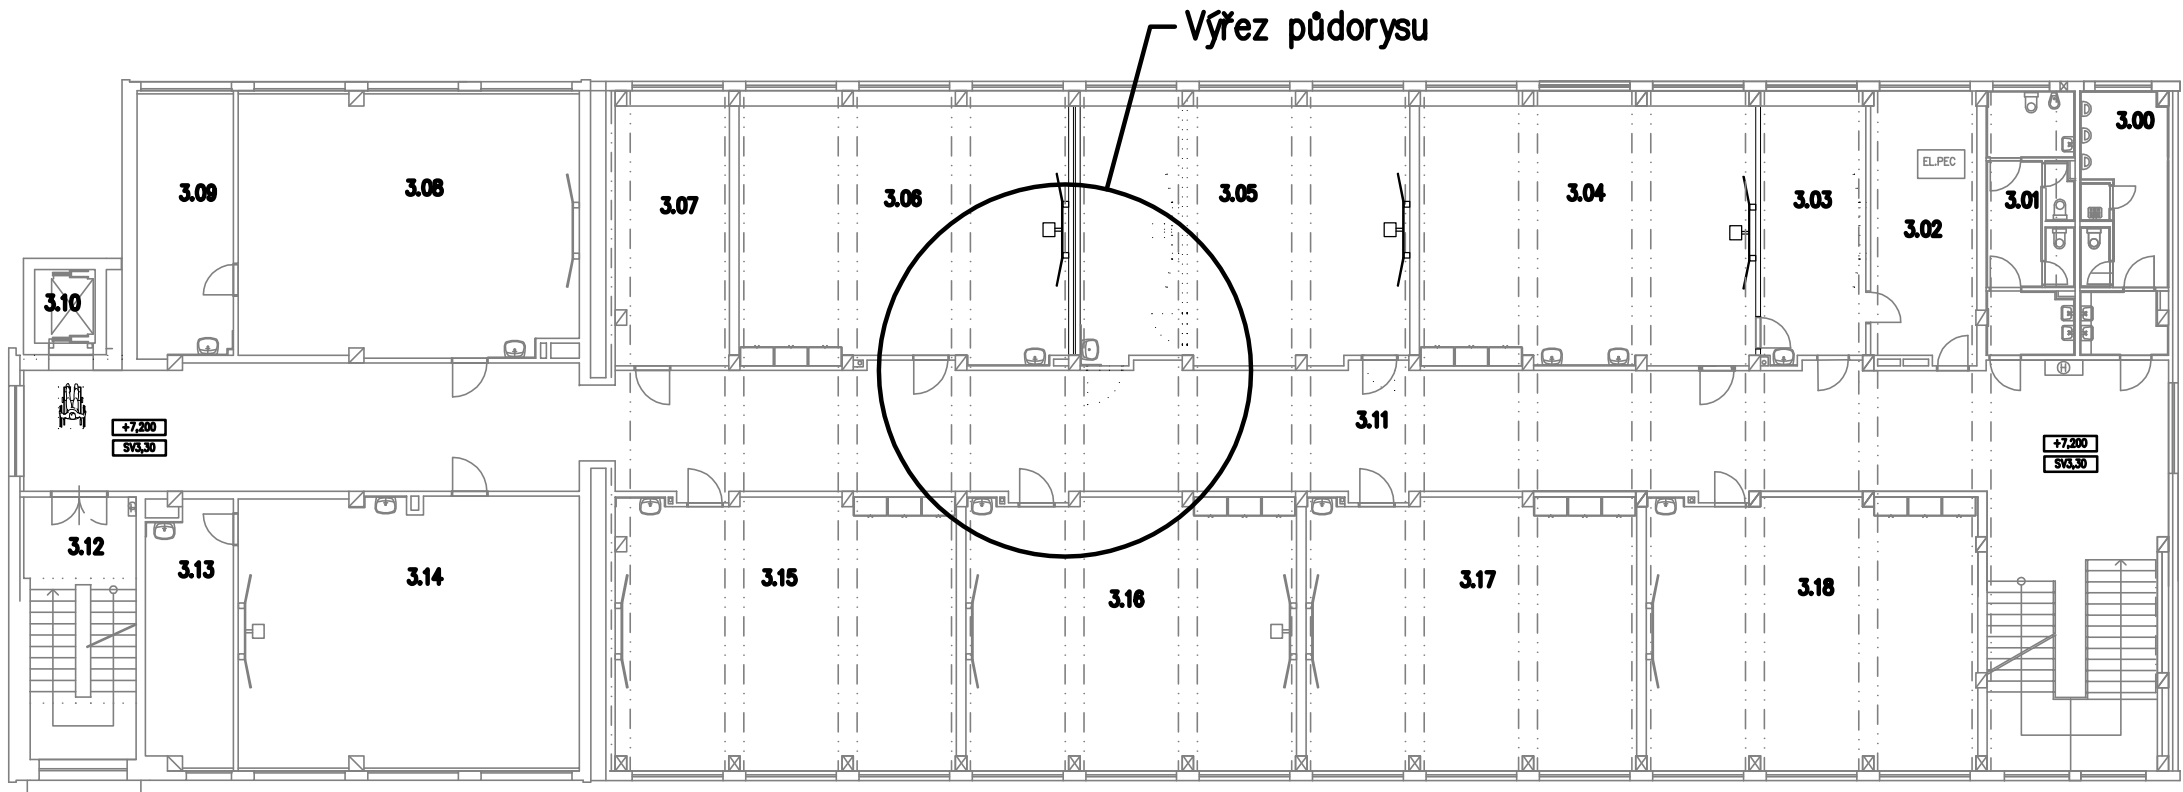

Tabulka místností							
Číslo	Název	Plocha [m²]	Výška [m]	Obvod [m]	Podlaha	Stěny	Strop
3.00	WC HOŠI	15,6	3,3	28,13	BEZ STAVEBNÍCH ÚPRAV		
3.01	WC DÍVKY	15,69	3,3	30,54	BEZ STAVEBNÍCH ÚPRAV		
3.02	KABINET	20,06	3,3	20,48		MALBA	
3.03	KABINET	19,68	3,3	20,13		MALBA	
3.04	UČEBNA	64,21	3,3	35,05	POVLAK PVC	MALBA	MALBA
3.05	UČEBNA	62,19	3,3	34,7	POVLAK PVC	MALBA	MALBA
3.06	UČEBNA	62,17	3,3	34,15	POVLAK PVC	MALBA	MALBA
3.07	KABINET	21,75	3,3	21,2		MALBA	
3.08	UČEBNA	62,76	3,3	33,4	POVLAK PVC	MALBA	MALBA
3.09	KABINET	17,9	3,3	19,3			
3.10	VÝTAH	3,47	4,3	7,7	POVLAK PVC	MALBA	MALBA
3.11	CHODBA +SCHODIŠTĚ	207,29	3,3	139,74	POVLAK PVC	MALBA	MALBA
3.12	SCHODIŠTĚ	19,8	3,3	19,82			
3.13	KABINET	15,8	3,3	19,06		MALBA	
3.14	UČEBNA	64,94	3,3	34,8	POVLAK PVC	MALBA	MALBA
3.15	UČEBNA	64,37	3,3	35,75	POVLAK PVC	MALBA	MALBA
3.16	UČEBNA	62,54	3,3	34,6	POVLAK PVC	MALBA	MALBA
3.17	UČEBNA	62,54	3,3	34,6	POVLAK PVC	MALBA	MALBA
3.18	UČEBNA	62,72	3,3	34,85	POVLAK PVC	MALBA	MALBA


Celková plocha [m²]: 925,47
Celková plocha bytu dle NV 366/2013 [m²]: 0

ŘEŠENÁ ČÁST PŮDORYSU 3.NP M 1:50

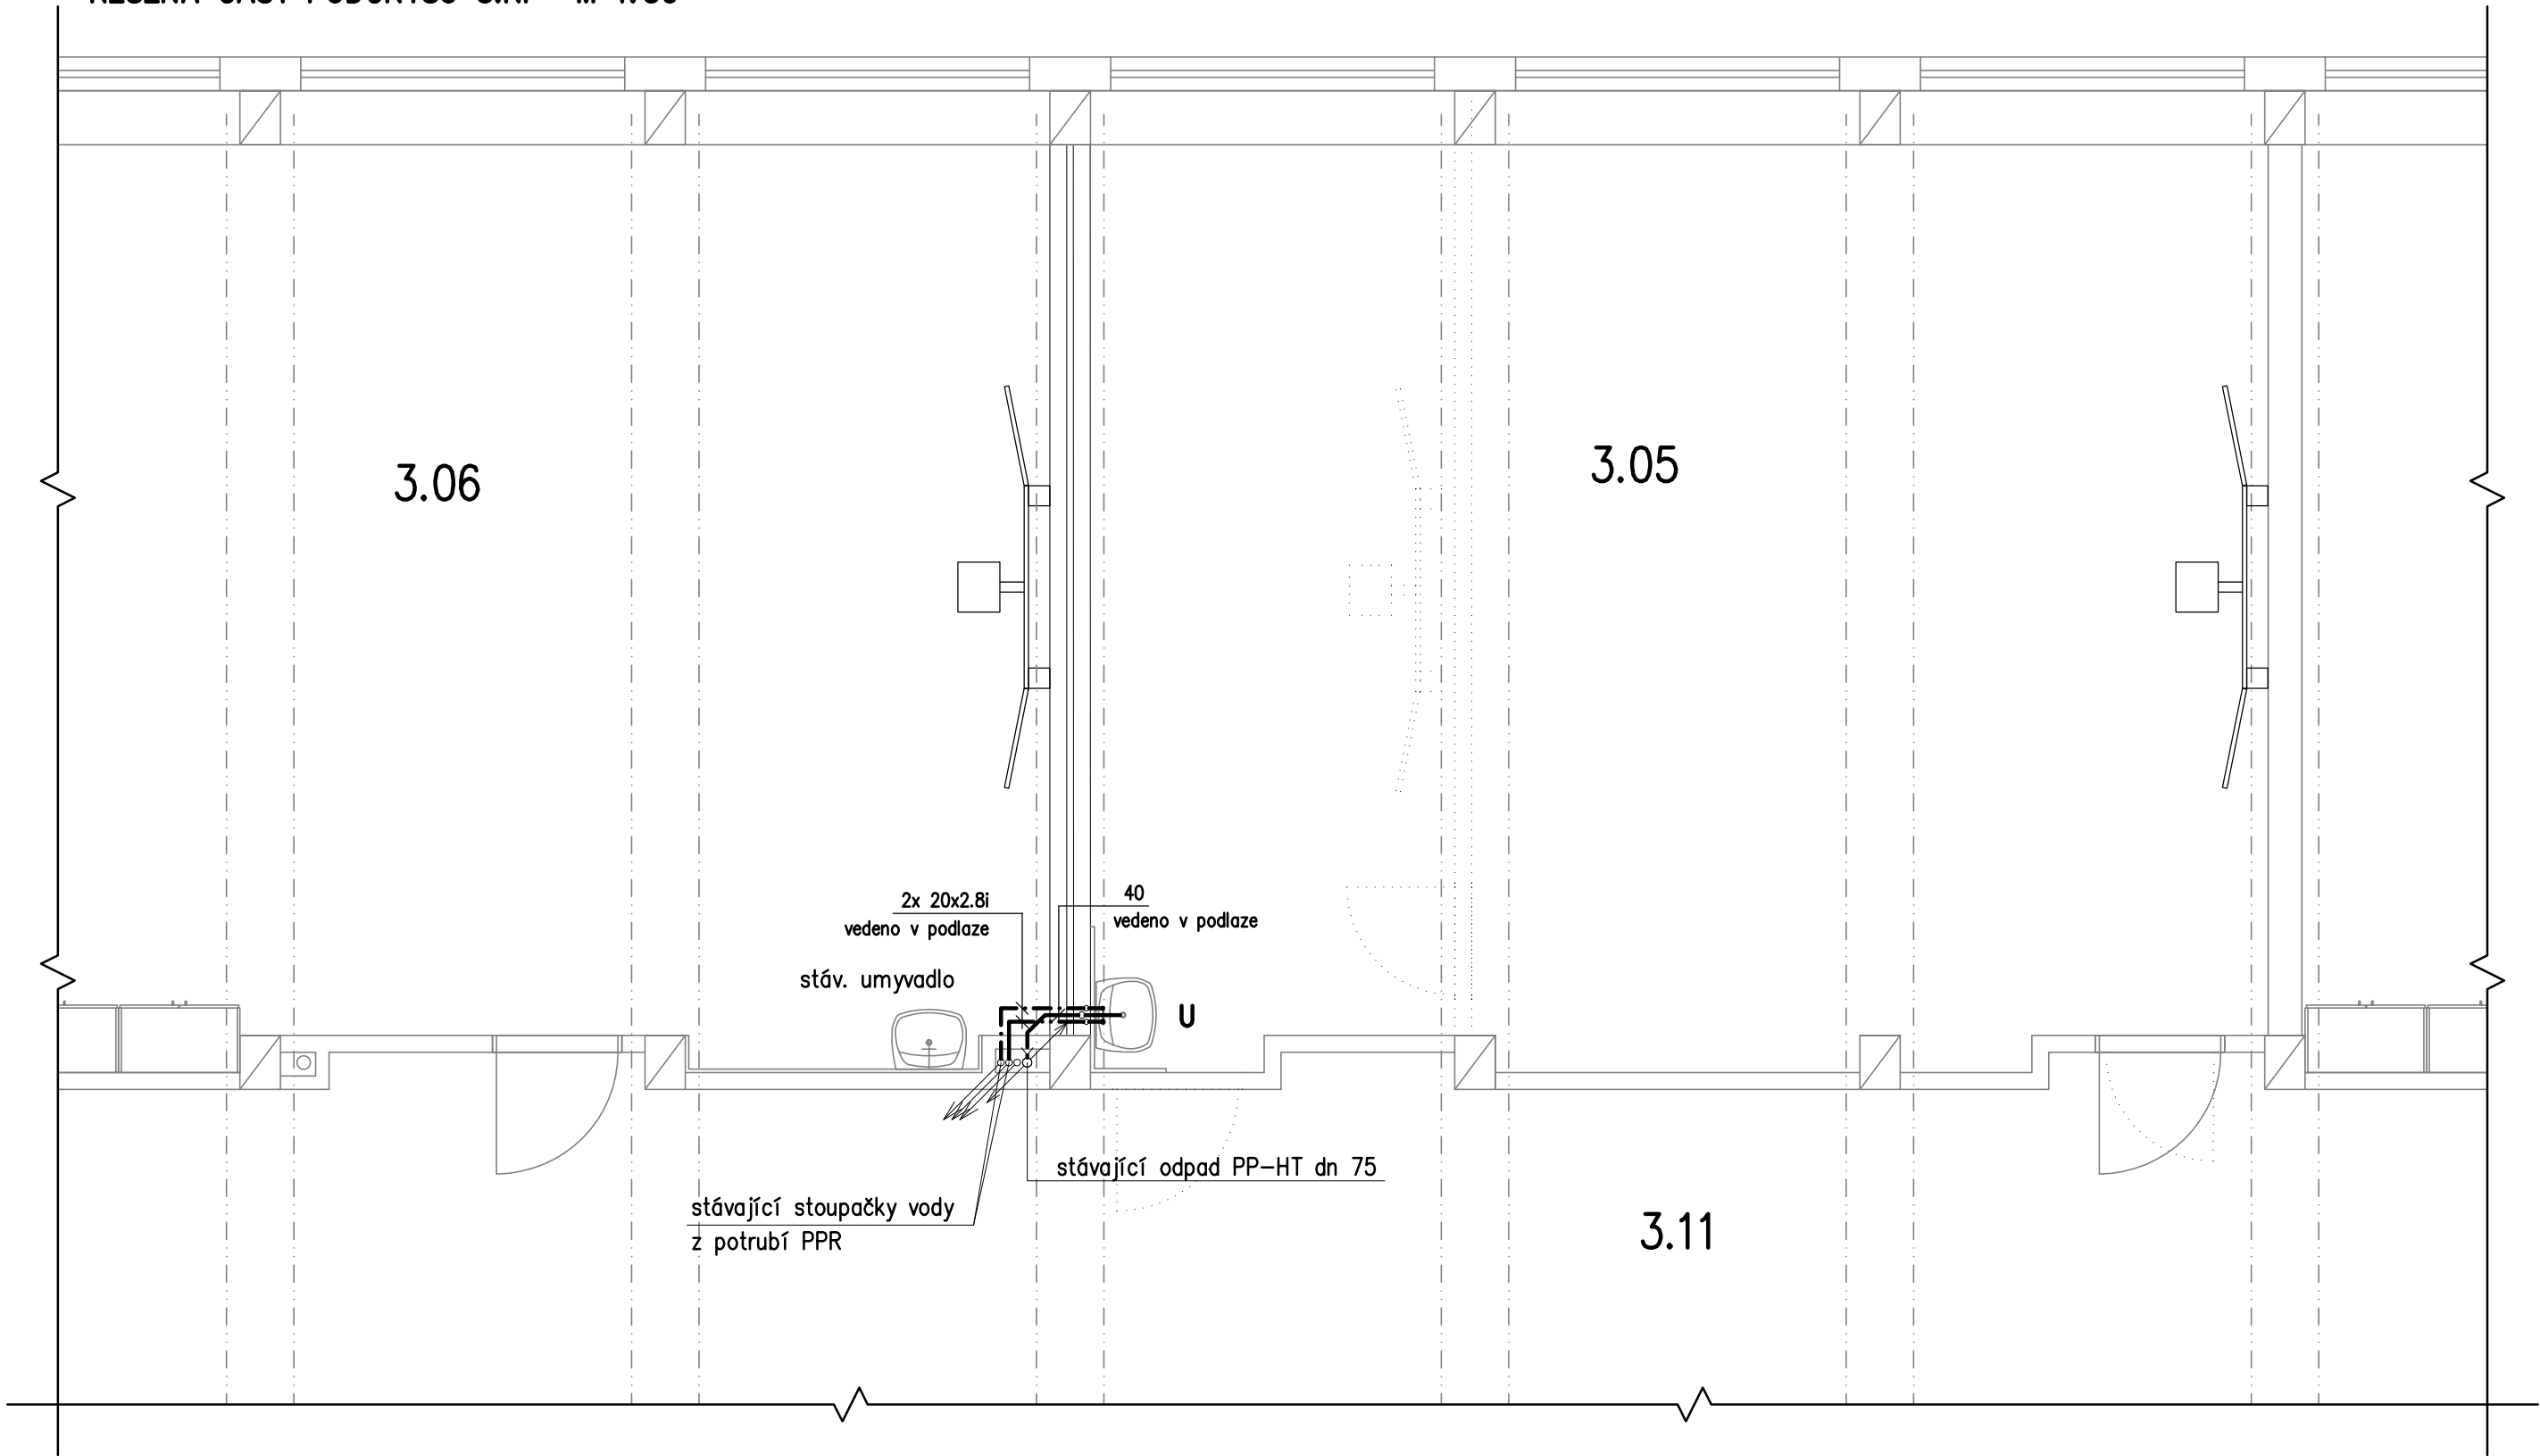

LEGENDA :

- připojovací a odpadní potrubí kanalizace PP–HT
- - - - - studená voda – potrubí PPR S 3,2 (PN 16)
- teplá voda – potrubí PPR třívrstvé s vnitřní vrstvou čedičových vláken (PN 16)

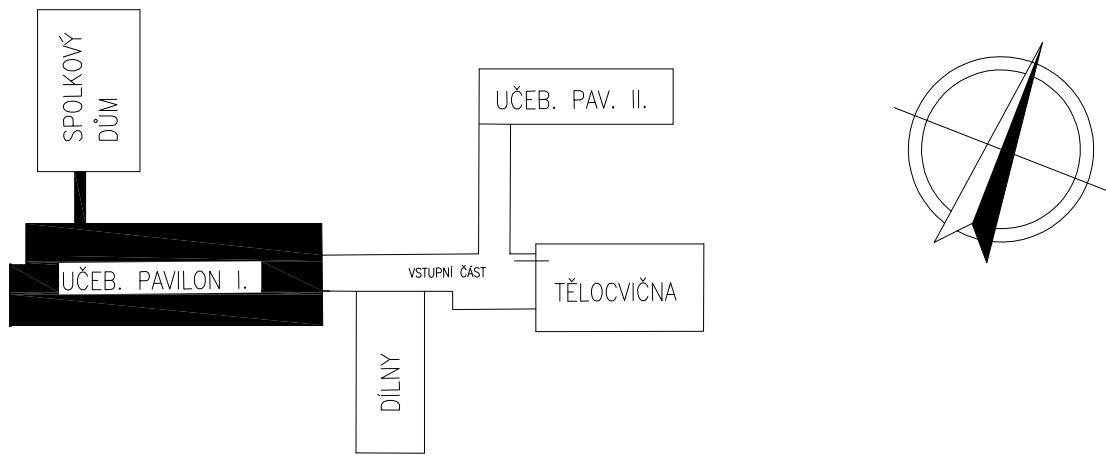

±0,000 = 413,810

navrh:	odp. projektant:	HIP :	Ing. Michaela PELIKÁNOVÁ projektová kancelář Botanická 256, Dalovice tel 604 207 652
Ing. M. Pelikánová	Ing. M. Pelikánová	Anna DINDÁKOVÁ Loketská 351 Staré Sedlo	
Kraj:	KARLOVARSKÝ		
Obec:	CHODOV		Autorizace:
Investor:	město Chodov, Komenského	1077, Chodov	
Datum:	Stupeň:	Zakázkové číslo:	
1/2024	DPS	02–P–24	
ZŠ Husova I.–II. stupeň a spojovací chodba, Chodov D1.4.1 ZDRAVOTNĚ TECHNICKÉ INSTALACE			
Příloha: Půdorys 3.NP			Měřítko: 1:50 Formát: 4x A4 Číslo přílohy: D1.4.1.3