


PŮDORYS 1. NP -
NOVÝ STAV

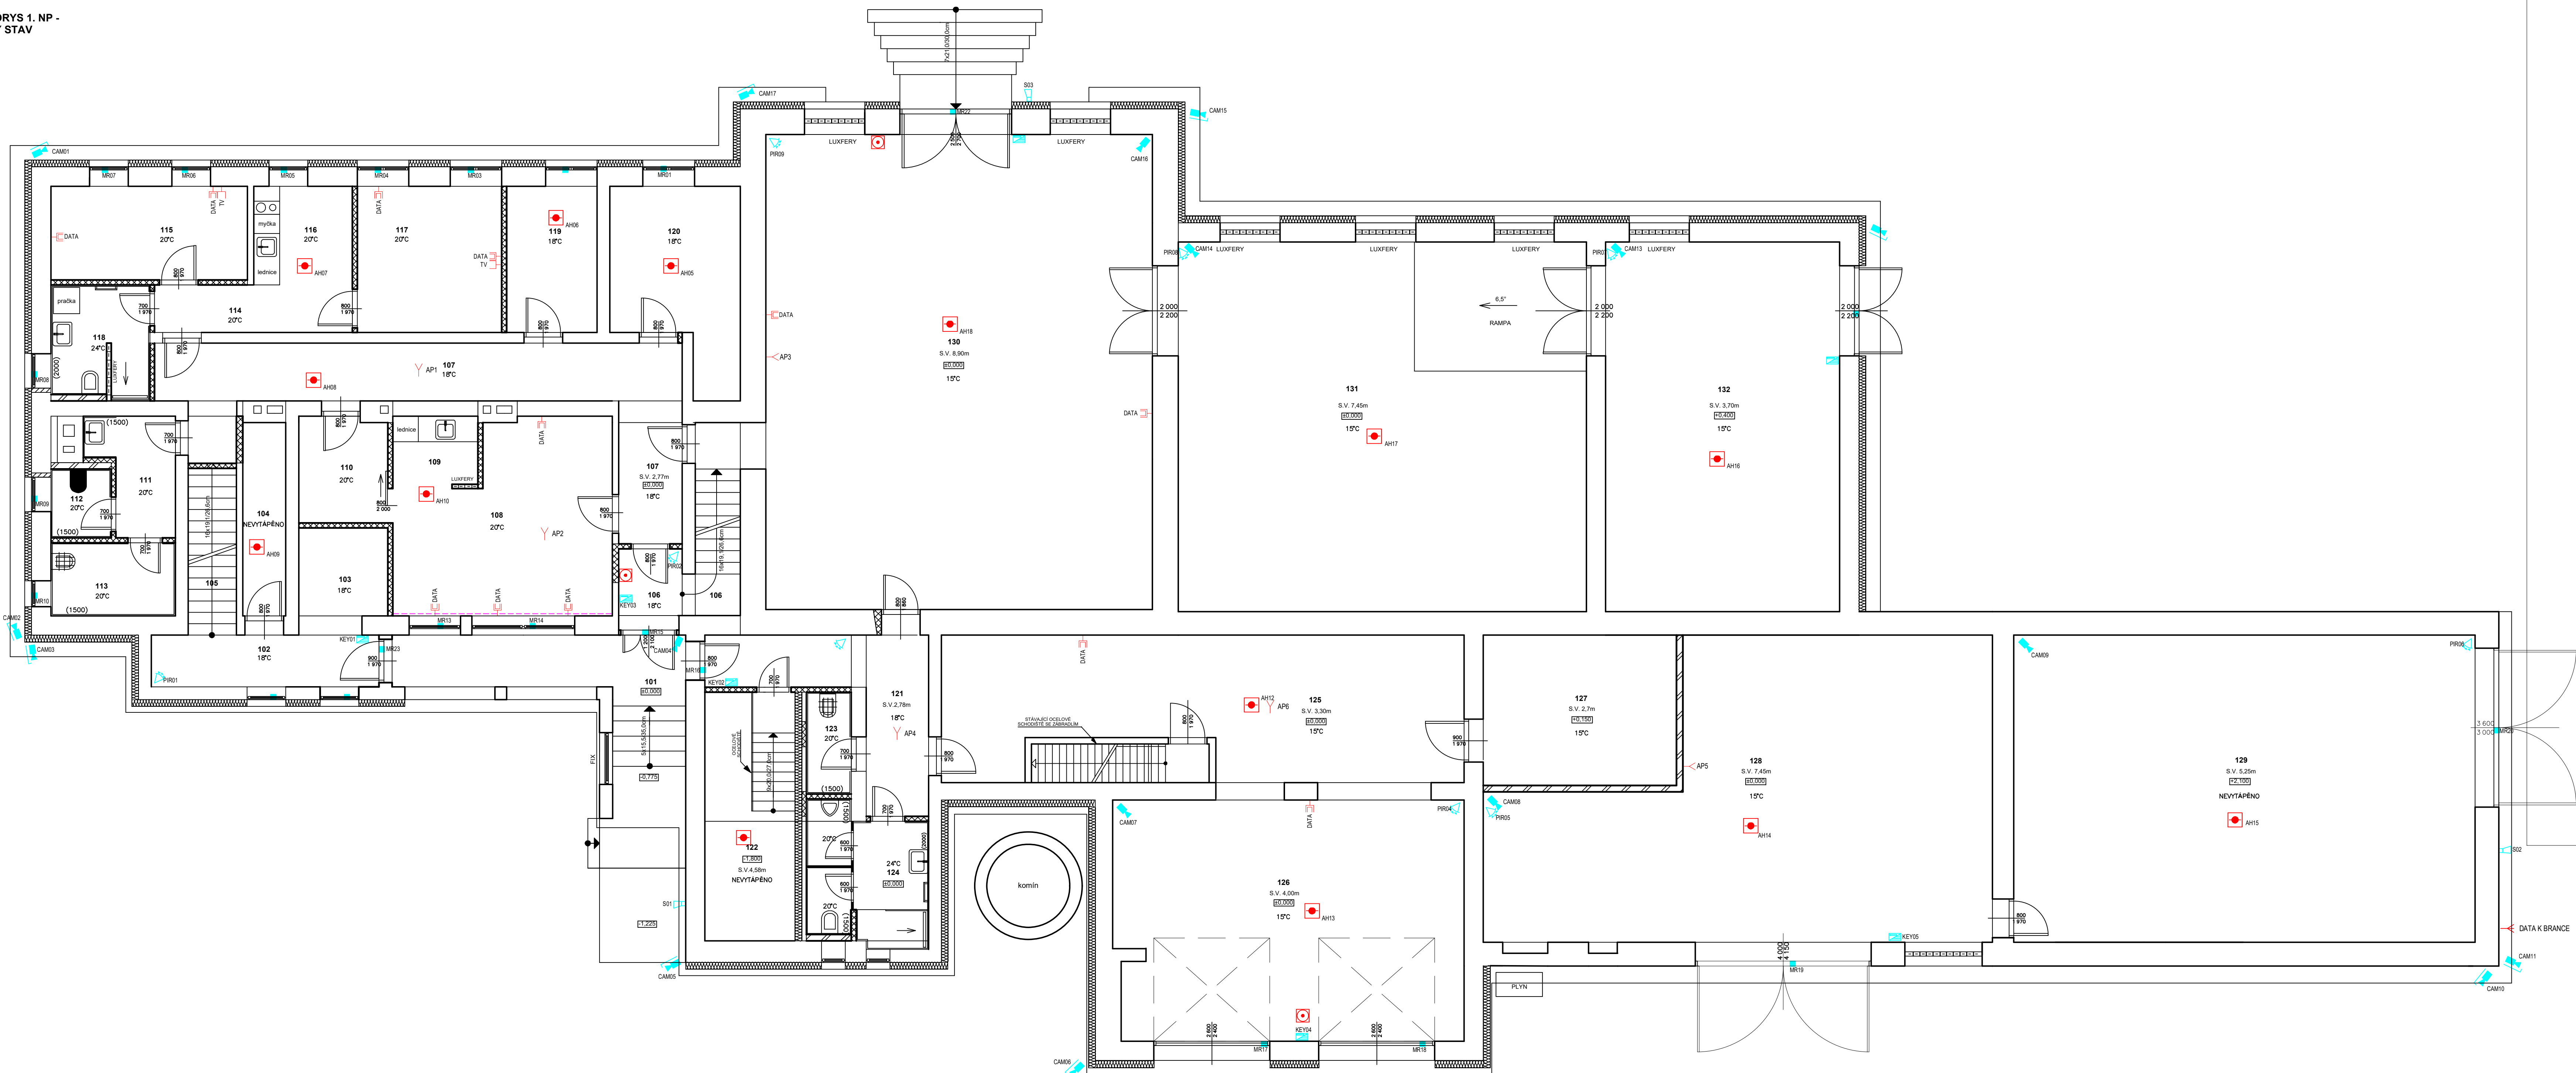

Legenda přístrojů:

- Datový rozváděč, RACK
- Datová jednozásuvka
- Datová dvozásuvka RJ45
- Vývod pro wifi router
- Žlab 150/100 - 150/50
- Žlab 50/50
- Datový kabel CAT 6A, Trubka pevná D32
- Optický kabel OM4
- Klesající vedení
- Stoupací vedení
- Průchozí vedení

Legenda přístrojů:

- PIR detektor pohybu
- Sítina s blikacem
- Klávesnice
- Ústředna
- Bezkontaktní čtečka karet
- IP Kamera
- Venkovní IP kamera
- Magnetický kontakt
- Hlasicí optčko-kouřový

LEGENDA MÍSTNOSTÍ

C.M.	MÍSTNOST (M2)	PODLAHA	VLÁŠTNÍ ÚPRAVY POKRYCHU
101	ZAVĚTRÍ	3.40	BRÁZDUNOZ. DLK. KERAM. SOKLIK
102	CHODBA - BYT	5.56	KERAM. DLAŽBA
103	SATNA	4.90	—
104	SKLAD	4.50	—
105	SCHODIŠTĚ - BYT	4.37	—
106	ZÁVĚSÍ + SCHODIŠTĚ	2.86	—
107	CHODBA	21.50	—
108	KANCELÁŘ	20.12	VINYL PVC LÍŠTA
109	KUCHYŇKA	3.30	—
110	SATNA	5.00	—
111	SOC. ZAŘÍZENÍ	4.60	KERAM. DLAŽBA, OBKLAD 1.5M
112	WC	2.30	—
113	OKLADOVÁ MÍSTNOST	4.80	KER. OBKLAD 1.5M
114	CHODBA	2.50	VINYL PVC LÍŠTA
115	POKOJ	0.00	—
116	KUCHYŇKA	7.80	—
117	POKOJ	1.40	—
118	KOUPELNA S WC	6.00	KERAM. DLAŽBA, OBKLAD 2.0M
119	SKLAD	7.15	PVC PVC LÍŠTA
120	ARCHIV	2.00	PVC PVC LÍŠTA

LEGENDA MÍSTNOSTÍ

C.M.	MÍSTNOST (M2)	PODLAHA	VLÁŠTNÍ ÚPRAVY POKRYCHU
121	CHODBA	10.70	KERAM. DLAŽBA, KERAM. SOKLIK
122	SKLEP	13.00	—
123	SKLID	2.50	KER. OBKLAD 1.5M
124	SOC. ZAŘÍZENÍ	5.00	KER. OBKLAD 1.5M
125	ZÁVĚSÍ GARÁŽE	41.80	TERACOV. KERAM. SOKLIK
126	SKLAD	47.00	—
127	SKLAD	15.75	—
128	TECH. MÍSTNOST S KOTLOVÝM ZAŘÍZENÍM, PRŮMYSLOVÁ	15.75	—
129	SKLAD BROMISTÝ	76.80	—
130	SKLAD I.	81.20	—
131	SKLAD II.	81.70	—
132	SKLAD III.	46.90	—

ZODP. PROJEKTANT Ing. David Ustánek	VYPRACOVAN Eliška Lysá	TECHNICKÁ KONTROLA
INVESTOR HTC servis, s.r.o., Kopecký 841/8, 604 47 Strakonice	AUTOR HTC servis, s.r.o., Kopecký 841/8, 604 47 Strakonice	
AKCE STAVEBNÍ ÚPRAVY STÁVAJÍCÍHO OBJEKTU A ÚSPORY ENERGIE V AREÁLU HTC servis, s.r.o.	DATUM 08/2022	SOUBĚRNÍ str. 34
OBSTAV PŮDORYS 1.NP - SLABOPROUD	MĚŘÍTKO 1:100	ČÍSLO VÝKRESU D.1.4.8.63