



PŮDORYS 1. NP

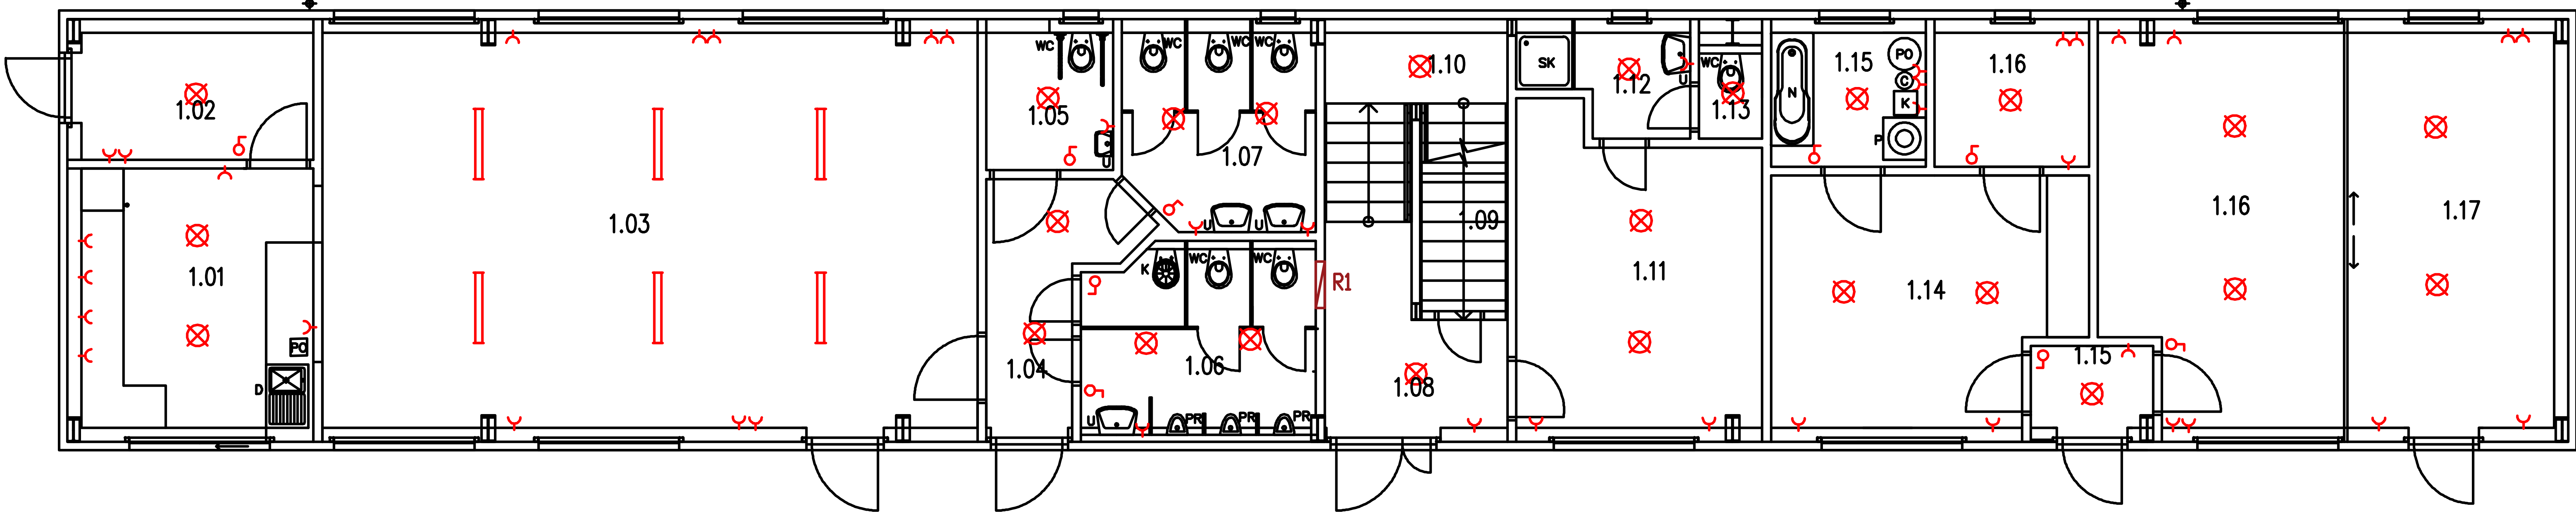

PŮDORYS 2. NP

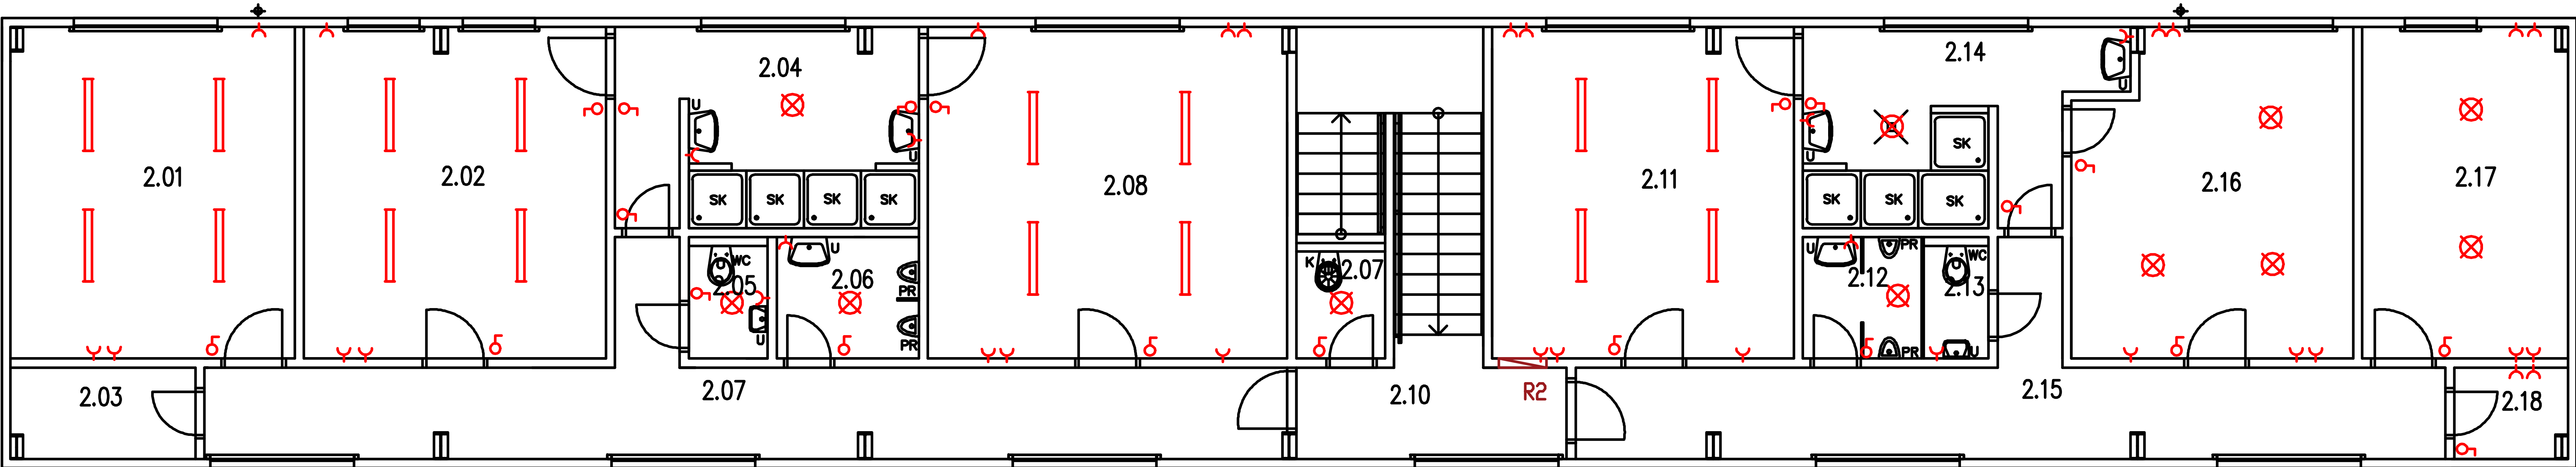

ČÍSLO	NÁZEV MÍSTNOSTI	PLOCHA
101	OBČERSTVENÍ	13,6
102	SKLAD	7
103	SPOLEČENSKÁ MÍST.	56,03
104	CHODBA	5,7
105	WC ZTP	3,87
106	WC MUŽI	9,18
107	WC ŽENY	8,04
108	CHODBA	8,27
109	SKLAD SPORT.VYBAV.	3,8
110	SCHODIŠTĚ	3,1
111	KABINA ROZHODČÍCH	15,31
112	SPRCHA	3,43
113	WC	1,53
114	HOSPODAŘ	15,71
115	PRÁDELNA	4,62
116	SKLAD DRESŮ	4,62
117	REGENERACE	19,68
118	ADMINIST. MÍSTNOST	18,86
119	CHODBA	2,36

ČÍSLO	NÁZEV MÍSTNOSTI	PLOCHA
201	ŠATNA	18,24
202	ŠATNA	19,37
203	SKLAD	3,28
204	SPRCHY	11,6
205	WC	1,86
206	WC MUŽI	3,32
207	CHODBA	20,7
208	ŠATNA	23,06
209	TECH. MÍSTNOST	1,85
210	CHODBA	9,17
211	ŠATNA	19,37
212	WC MUŽI	2,78
213	WC	1,52
214	SPRCHY	10,65
215	CHODBA	17,02
216	ŠATNA	17,09
217	ŠATNA	13,2
218	SKLAD	2,03

SK	SPRCHOVÝ KOUT	K	PLYNOVÝ KOTEL	—	ZAŘÍVKOVÉ SVÍTIDLO
U	UMYVADLO	P	PRAČKA PRÁDLA	♀	VYPÍNAČ
N	VANA	V	VÝLEVKA	⊗	SVÍTIDLO STROPNÍ
WC	WC	PR	PISOÁR	∩	ZÁSUVKA
D	KUCHYŇSKÝ DŘEZ	C	CÍRKULAČNÍ ČERPADLO	⊗	NÁSTĚNNÉ SVÍTIDLO
PO	PLYNOVÝ OHŘÍVAČ QUANTUM				

ZODP. PROJEKTANT	VYPRACOVAL	KRESLIL	KONTOLOVAL		
Ing. Zbyněk Rabušic	Ing. Jiří Janeček	Ing. Jiří Janeček			
KRAJ : Jihomoravský		MÚ : Tišnov		FORMÁT	A4
INVESTOR : FOTBALOVÝ KLUB TIŠNOV		MÍSTO STAVBY : Tišnov		DATUM	6/2019
AKCE : Rekonstrukce zázemí sportovního areálu Ostrovec v Tišnově				ÚČEL	DSP
				ČÍS.ZAK.	
				ČÍS.KOPIE	
				ARCH.ČÍSLO	
NÁZEV VÝKRESU : Elektroinstalace - půdorys				MĚŘÍTKO 1:100	Č. VÝK. D.01.4.4.02