


LEGENDA:

SYKFY 5x2x0,5	REKUPERACE - VZT
KOAX 75	STA
t29 t16	ZATRUBKOVÁNÍ PRO IT - MONEK kabely UTP - metalika

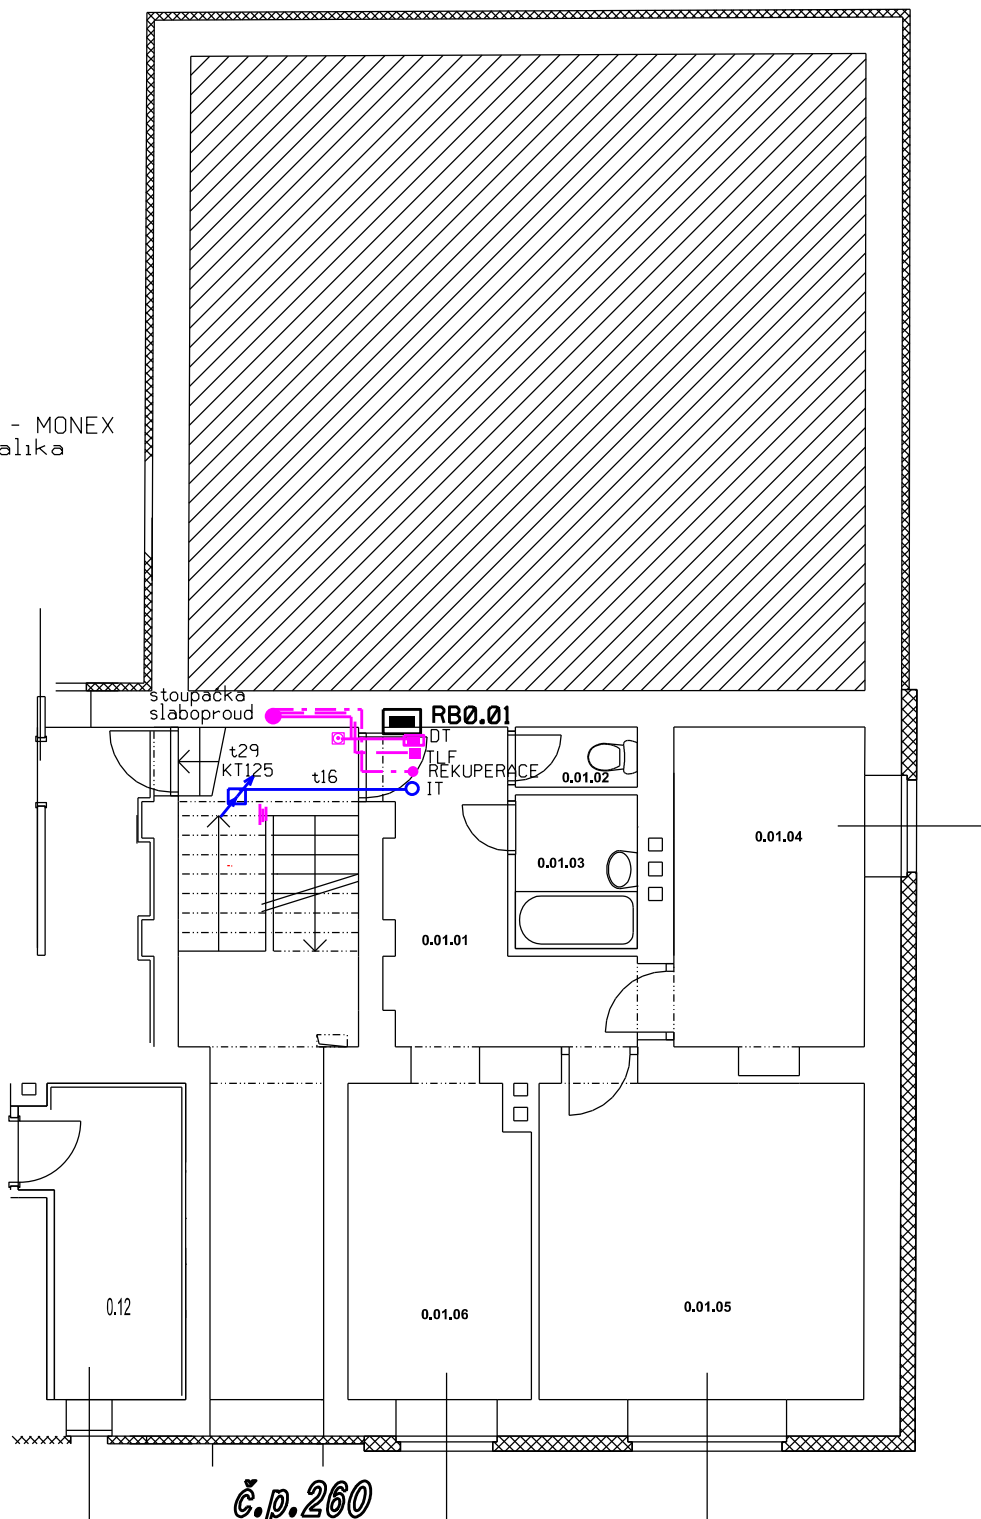

Jana Brožová
projekce elektro
Kamýk nad Vltavou 164
26263 Kamýk nad Vltavou
tel: 602 650 945
e-mail: brozova.elpro@seznam.cz

STAVBA:

Rekonstrukce elektroinstalace v rámci společných prostor a sklepů domu Z- Mírová 259-260 - Milín

1.PP - SLABOPROUDÁ INSTALACE

MÍSTO STAVBY: Milín, bytové domy	STUPEŇ PD: zadání stavby
INVESTOR: Obec Milín, 11.května 27, Milín, 262 31	Č. VÝKRESU:
PROJEKTANT: Jana Brožová <i>fbj</i>	PARÉ:
ARCHIVNÍ ČÍSLO:	3
E-9/21	DATUM: červenec 2021
MĚŘÍTKO: 1:100	