


LEGENDA MÍSTNOSTÍ

číslo místn.	název místnosti	plocha m²	podlaha	povrch stěn a stropu
1.01	VSTUPNÍ ZÁDVEŘÍ	6,53		
1.02	WC, SPRCHA	5,18		
1.03	KABINET, SKLAD	31,31		
1.04	UČEBNA	55,14		
1.05	SKLENIK	83,26		
1.06	CHODBA	5,32		

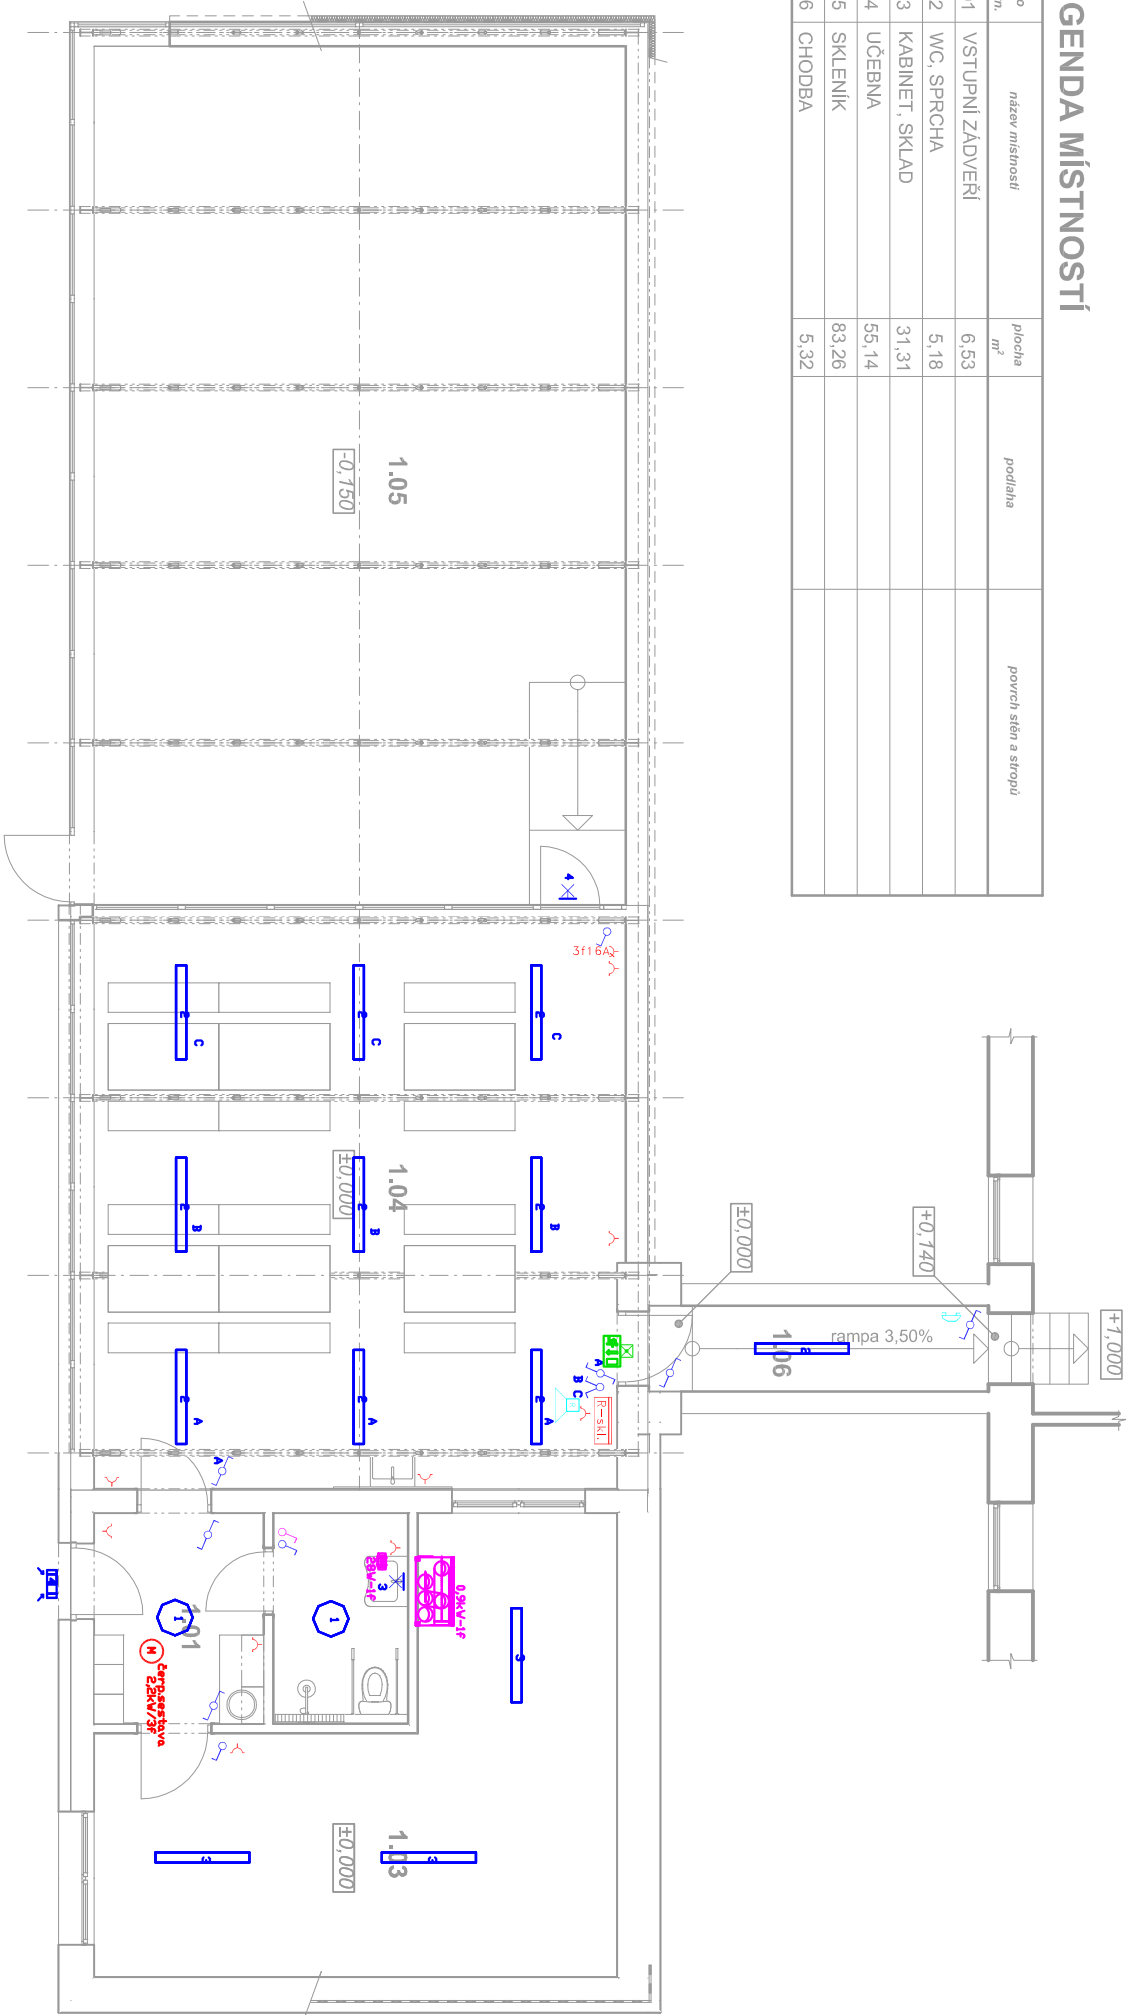

	dom, telefon, zvonek
	sl. rozvodná skříň
	rozvodná krabice
	jednopólový spínač
	sporná kombinace
	sériový spínač
	sériový spínač s třídy spínač
	křížový spínač
	jednopólový spínač s regulací napětí
	tlumičový ovladač
	tlumičový ovl. se signálkou
	zásuvka
	zásuvka s víceúčelovou zásuvkou
	zásuvka s prep. ochr.
	zásuvka IP44
	zásuvky sdílovací
	zářivkové svítidlo
	zářivkové svítidlo
	zářivkové sv. nastěnné
	nožové svítidlo
	zářivkové sv. nastěnné
	nožové sv. s tlumič. zářivkou
	ventilátor
	kabel ukončen jako vývod
	sloup. ved. nahoru, dolů
	boiler
	příst. ohřívad.

- Legenda osvětlení:
- 1 BRSB KD480 V3 Surface LED luminaire, dia. 480mm (3299 lm; 37,0 W; 1xMid Power LED)
 - 2 PL 5000 M2W (4800 lm; 41,0 W; 1xLED)
 - 3 PL 7000 L2W (6900 lm; 63,0 W; 1xLED)
 - 4 BRSB KD375 V2 Surface LED luminaire, dia.375 (2230 lm; 28,0 W; 1xMidPower LED)

- POZNÁMKA:
- Napětíová soustava: 3x230/400V AC, TN-C-S,
 - Ochrana dle ČSN 33 2000-4-41 ad.2: automatickým odpojením od zdroje a doplňujícím pospojováním, doplňková ochrana: proudovými chrániči,
 - elektroinstalace: osvětlení CYKY 2-5x1,5, ostatní 3Cx2,5 (5Cx2,5), výťah-UPS, klapky -nehoř.kab.
 - zásuvky ve výšce 30cm, u spín.přístr. ve shodné výšce 120cm, ale upřesnit v prováděcí PD!
 - v soc.zař. zásuvky a spín.přístr. ve shodné výšce 120cm, upřesnit v prováděcí PD!
 - elinst. přístroje ve spoil.rámečích,
 - slaboproudá vedení budou vedena odděleně min. 20cm od silových kabelů
 - bude instalováno LED nouz. osvětlení 1hod.
 - PK -pož.klapky propojit nehoř.kabelem
 - Stavbu provádět dle projektu pro provedení stavby !!!

ELFY ELEKTROFIRMA Josef Šmejkal		Sadská 480		Investor:		výkres č.por.:	
projektce: Jungmannova 209, 261 01 Příbram III		190 00 Praha		Obec Milín, 11.května 27, 262 31 Milín		3	
tel.-fax: 318 627 335				místo stavby: k.ú. Milín, parc.č. 239/1, 239/2, 239/4, 239/5			
projektant: J. Bonk				č.zakázky/evl.č.:			
ved. proj.: Ing. Sladkovský				P-11/909			
				datum: 2016/11			
kontrola: Ing. Sladkovský				formát: A2/4A4			
slupeň: DVZ		změna: -		platnost výkresu: pd. 2016-11-25		měřítko: 1:100	
				název: Skleník - ELEKTROINSTALACE			
				název zakázky: ZKLA DNÍ ŠKOLA MILÍN - STAVEBNÍ ÚPRAVY			
				"Odborné učebny, bezbarierové stavby"			
				SO - 02 : SKLENÍK			
				- elektročást			