

SEKO TOOL

Datum: 04.03.2019
Zpracovatel:



Zpracovatel
Telefon
Fax
e-mail

Obsah

SEKO TOOL

Titulní strana projektu	1
Obsah	2
Kusovník svítidel	6
Půdorys 1NP - Hala 3	
Shmutí	8
Kusovník svítidel	9
Půdorys	10
Svítidla (situační plán)	11
Objekty (situační plán)	12
Výpočtové plochy (seznam souřadnic)	13
Výpočtové plochy (přehled výsledků)	15
Plochy místnosti	
Sklad materiálu - 100lx	
Hodnotový graf (E, svisle)	16
Kancelář lisovny - 500lx	
Hodnotový graf (E, svisle)	17
Sklad - 200lx	
Hodnotový graf (E, svisle)	18
Kontrola výrobků - 750lx	
Hodnotový graf (E, svisle)	19
Ruční dílna - 300lx	
Hodnotový graf (E, svisle)	20
Brusírna 1 - 500lx	
Hodnotový graf (E, svisle)	21
Brusírna 2 - 500lx	
Hodnotový graf (E, svisle)	22
Kancelář lisovny - 500lx	
Hodnotový graf (E, svisle)	23
Chodba - 300lx	
Hodnotový graf (E, svisle)	24
Půdorys 1NP - Hala 1	
Shmutí	25
Kusovník svítidel	26
Půdorys	27
Svítidla (situační plán)	28
Objekty (situační plán)	29
Výpočtové plochy (seznam souřadnic)	30
Výpočtové plochy (přehled výsledků)	31
Plochy místnosti	
Expedice - 300lx	
Hodnotový graf (E, svisle)	32
Výroba - 500lx	
Hodnotový graf (E, svisle)	33
Hutní sklad - 200lx	
Hodnotový graf (E, svisle)	34
Půdorys 1NP - Administrativa 1NP	
Shmutí	35
Kusovník svítidel	36
Půdorys	37
Svítidla (situační plán)	38
Objekty (situační plán)	39
Výpočtové plochy (seznam souřadnic)	40
Výpočtové plochy (přehled výsledků)	42



Zpracovatel
Telefon
Fax
e-mail

Obsah

Plochy místnosti	
Vstupní chodba - 300lx	
Hodnotový graf (E, svisle)	44
Vrátnice - 300lx	
Hodnotový graf (E, svisle)	45
WC - 200lx	
Hodnotový graf (E, svisle)	46
WC - 200lx	
Hodnotový graf (E, svisle)	47
WC - 200lx	
Hodnotový graf (E, svisle)	48
Chodba - 300lx	
Hodnotový graf (E, svisle)	49
Schodiště - 100lx	
Hodnotový graf (E, svisle)	50
Schodiště - 100lx	
Hodnotový graf (E, svisle)	51
Chodba - 300lx	
Hodnotový graf (E, svisle)	52
Kotelna - 200lx	
Hodnotový graf (E, svisle)	53
Zasedací místnost - 500lx	
Hodnotový graf (E, svisle)	54
Zasedací místnost - 500lx	
Hodnotový graf (E, svisle)	55
WC - 200lx	
Hodnotový graf (E, svisle)	56
WC - 200lx	
Hodnotový graf (E, svisle)	57
Pánské WC - 200lx	
Hodnotový graf (E, svisle)	58
Úklidová komora - 300lx	
Hodnotový graf (E, svisle)	59
Pánská umývárna - 200lx	
Hodnotový graf (E, svisle)	60
Chodba - 300lx	
Hodnotový graf (E, svisle)	61
Pánská šatna - 200lx	
Hodnotový graf (E, svisle)	62
Odpočinková místnost - 200lx	
Hodnotový graf (E, svisle)	63
Server - 200lx	
Hodnotový graf (E, svisle)	64
Kompresor - 200lx	
Hodnotový graf (E, svisle)	65
Chodba - 300lx	
Hodnotový graf (E, svisle)	66
Stávající elektrocentrála - 200lx	
Hodnotový graf (E, svisle)	67
Půdorys 2NP - Administrativa 2NP	
Shrnutí	68
Kusovník svítidel	69
Půdorys	70
Svítidla (situační plán)	71



Zpracovatel
Telefon
Fax
e-mail

Obsah

Objekty (situacní plán)	72
Výpočtové plochy (seznam souřadnic)	73
Výpočtové plochy (přehled výsledků)	75
Plochy místnosti	
Kancelář ředitel - 500lx	
Hodnotový graf (E, svisle)	77
Kancelář ředitel - 500lx	
Hodnotový graf (E, svisle)	78
Chodba - 300lx	
Hodnotový graf (E, svisle)	79
Obchodní úsek - 500lx	
Hodnotový graf (E, svisle)	80
Chodba - 300lx	
Hodnotový graf (E, svisle)	81
WC - 200lx	
Hodnotový graf (E, svisle)	82
Chodba - 300lx	
Hodnotový graf (E, svisle)	83
Ekonomický úsek - 500lx	
Hodnotový graf (E, svisle)	84
WC - 200lx	
Hodnotový graf (E, svisle)	85
WC - 200lx	
Hodnotový graf (E, svisle)	86
WC - 200lx	
Hodnotový graf (E, svisle)	87
WC - 200lx	
Hodnotový graf (E, svisle)	88
WC - 200lx	
Hodnotový graf (E, svisle)	89
WC - 200lx	
Hodnotový graf (E, svisle)	90
WC - 200lx	
Hodnotový graf (E, svisle)	91
WC - 200lx	
Hodnotový graf (E, svisle)	92
WC - 200lx	
Hodnotový graf (E, svisle)	93
Kvalita - 500lx	
Hodnotový graf (E, svisle)	94
Nákup - 500lx	
Hodnotový graf (E, svisle)	95
Zasedací místnost - 500lx	
Hodnotový graf (E, svisle)	96
Výroba - 500lx	
Hodnotový graf (E, svisle)	97
Konstrukce - 500lx	
Hodnotový graf (E, svisle)	98
WC - 200lx	
Hodnotový graf (E, svisle)	99
WC - 200lx	
Hodnotový graf (E, svisle)	100
WC - 200lx	
Hodnotový graf (E, svisle)	101



Zpracovatel
Telefon
Fax
e-mail

Obsah

Chodba - 300lx	
Hodnotový graf (E, svisle)	102
Chodba - 300lx	
Hodnotový graf (E, svisle)	103
Dámské šatny - 200lx	
Hodnotový graf (E, svisle)	104
Dámské šatny - 200lx	
Hodnotový graf (E, svisle)	105




Zpracovatel
Telefon
Fax
e-mail

SEKO TOOL / Kusovník svítidel

170 ks

SAMPLE Svítidlo E
C. výrobku:
Světelný tok (Svítidlo): 3600 lm
Světelný tok (Zdroje:): 3600 lm
Výkon svítidla: 40.0 W
Klasifikace svítidel dle CIE: 100
Kód CIE Flux Code: 61 87 97 100 100
Osazení: 1 x LED 4000K / CRI >= 80 (Opravný faktor 1.000).


Obrázek svítidla najdete
v našem katalogu
svítidel.

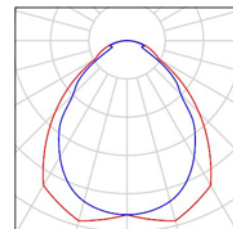

11 ks

Sample 4 Svítidlo D
C. výrobku: 4
Světelný tok (Svítidlo): 4400 lm
Světelný tok (Zdroje:): 4400 lm
Výkon svítidla: 39.0 W
Klasifikace svítidel dle CIE: 95
Kód CIE Flux Code: 46 76 93 95 100
Osazení: 1 x LED 4000K / CRI >= 80 (Opravný faktor 1.000).


Obrázek svítidla najdete
v našem katalogu
svítidel.

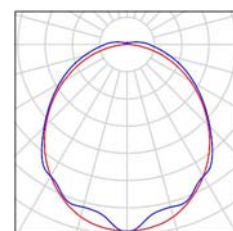

50 ks

Sample 4 Svítidlo F
C. výrobku: 4
Světelný tok (Svítidlo): 1920 lm
Světelný tok (Zdroje:): 2000 lm
Výkon svítidla: 23.0 W
Klasifikace svítidel dle CIE: 100
Kód CIE Flux Code: 46 78 95 100 96
Osazení: 1 x LED 4000K / CRI >= 80 (Opravný faktor 1.000).


Obrázek svítidla najdete
v našem katalogu
svítidel.

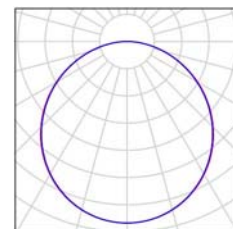

22 ks

Sample XXXXX Svítidlo B
C. výrobku: XXXXX
Světelný tok (Svítidlo): 12277 lm
Světelný tok (Zdroje:): 14400 lm
Výkon svítidla: 92.0 W
Klasifikace svítidel dle CIE: 100
Kód CIE Flux Code: 66 90 98 100 85
Osazení: 3 x LED modul (Opravný faktor 1.000).


Obrázek svítidla najdete
v našem katalogu
svítidel.

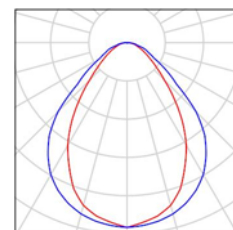

44 ks

Sample XXXXX Svítidlo C
C. výrobku: XXXXX
Světelný tok (Svítidlo): 15943 lm
Světelný tok (Zdroje:): 18700 lm
Výkon svítidla: 125.0 W
Klasifikace svítidel dle CIE: 100
Kód CIE Flux Code: 66 90 98 100 85
Osazení: 4 x LED (Opravný faktor 1.000).

Obrázek svítidla najdete
v našem katalogu
svítidel.

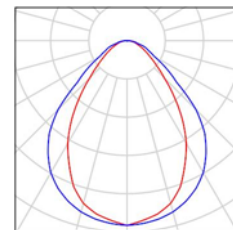




Zpracovatel
Telefon
Fax
e-mail

SEKO TOOL / Kusovník svítidel

24 ks


Sample XXXXXX Svítidlo A
C. výrobku: XXXXXX
Světelný tok (Svítidlo): 7929 lm
Světelný tok (Zdroje:): 9300 lm
Výkon svítidla: 63.0 W
Klasifikace svítidel dle CIE: 100
Kód CIE Flux Code: 66 90 98 100 85
Osazení: 2 x LED (Opravný faktor 1.000).

Obrázek svítidla najdete
v našem katalogu
svítidel.

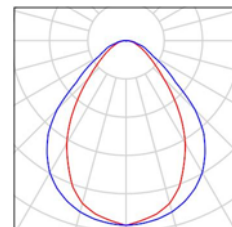

Zpracovatel
Telefon
Fax
e-mail

Půdorys 1NP - Hala 3 / Shrnutí

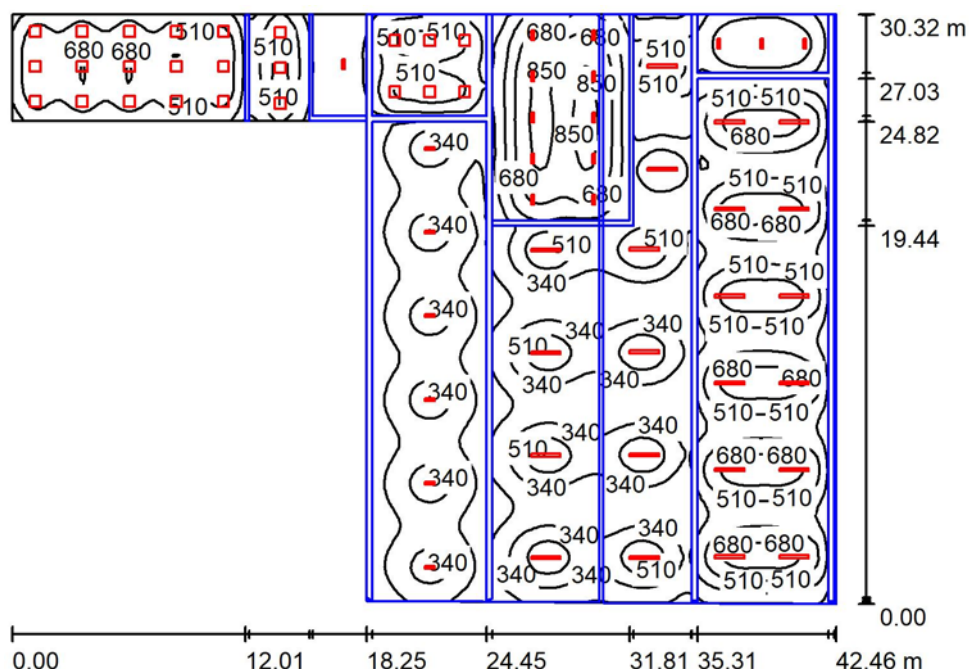

Výška místnosti: 9.160 m, Činitel údržby: 0.80

Hodnoty v Lux, Měřítko 1:390

Plocha	ρ [%]	E_m [lx]	E_{min} [lx]	E_{max} [lx]	E_{min} / E_m
Uživatelská úroveň	/	422	65	898	0.155
Podlaha	20	361	22	818	0.060
Strop	70	5.57	0.97	40	0.175
Stěny (6)	50	49	0.18	707	/

Uživatelská úroveň:

Výška: 0.850 m
Rastr: 128 x 128 Body
Okrajová zóna: 0.000 m

Kusovník svítidel

Č.	ks	Označení (Opravný faktor)	Φ (Svítidlo) [lm]	Φ (Zdroje:) [lm]	P [W]
1	24	SAMPLE Svítidlo E (1.000)	3600	3600	40.0
2	22	Sample XXXXX Svítidlo B (1.000)	12277	14400	92.0
3	20	Sample XXXXXX Svítidlo A (1.000)	7929	9300	63.0
Celkem:			515066	589200	4244.0

Specifický příkon: $5.10 \text{ W/m}^2 = 1.21 \text{ W/m}^2/100 \text{ lx}$ (Základní plocha: 832.16 m^2)




Zpracovatel
Telefon
Fax
e-mail

Půdorys 1NP - Hala 3 / Kusovník svítidel

24 ks

SAMPLE Svítidlo E
C. výrobku:
Světelný tok (Svítidlo): 3600 lm
Světelný tok (Zdroje:): 3600 lm
Výkon svítidla: 40.0 W
Klasifikace svítidel dle CIE: 100
Kód CIE Flux Code: 61 87 97 100 100
Osazení: 1 x LED 4000K / CRI >= 80 (Opravný faktor 1.000).


Obrázek svítidla najdete
v našem katalogu
svítidel.

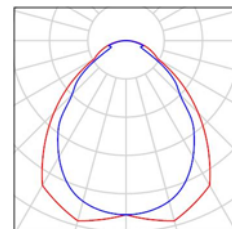

22 ks

Sample XXXXX Svítidlo B
C. výrobku: XXXXX
Světelný tok (Svítidlo): 12277 lm
Světelný tok (Zdroje:): 14400 lm
Výkon svítidla: 92.0 W
Klasifikace svítidel dle CIE: 100
Kód CIE Flux Code: 66 90 98 100 85
Osazení: 3 x LED modul (Opravný faktor 1.000).


Obrázek svítidla najdete
v našem katalogu
svítidel.

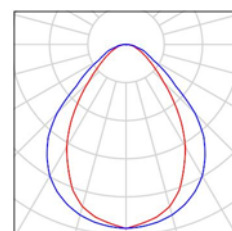

20 ks


Sample XXXXXX Svítidlo A
C. výrobku: XXXXXX
Světelný tok (Svítidlo): 7929 lm
Světelný tok (Zdroje:): 9300 lm
Výkon svítidla: 63.0 W
Klasifikace svítidel dle CIE: 100
Kód CIE Flux Code: 66 90 98 100 85
Osazení: 2 x LED (Opravný faktor 1.000).

Obrázek svítidla najdete
v našem katalogu
svítidel.

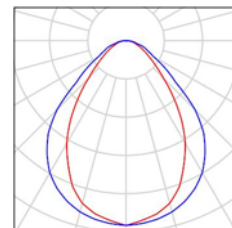



Zpracovatel
Telefon
Fax
e-mail

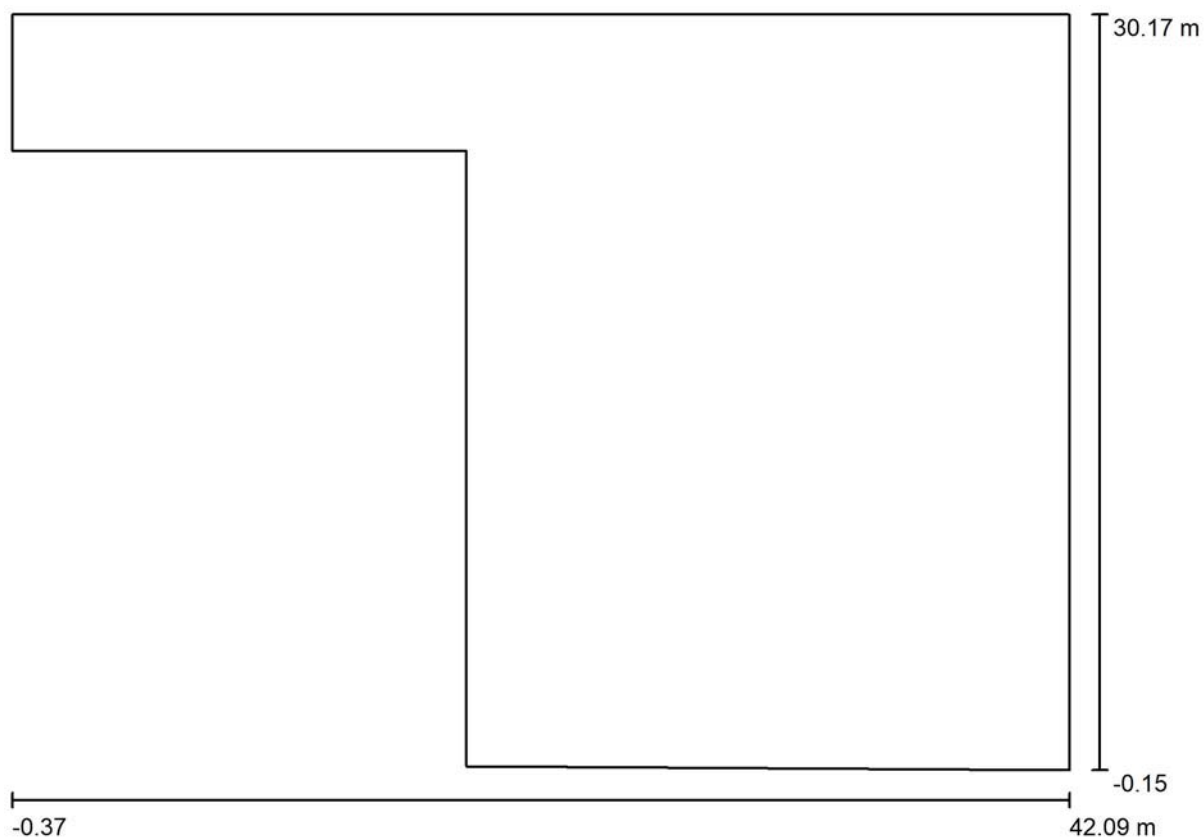
Půdorys 1NP - Hala 3 / Půdorys

Měřítko 1 : 304



Zpracovatel
Telefon
Fax
e-mail

Půdorys 1NP - Hala 3 / Svítidla (situační plán)

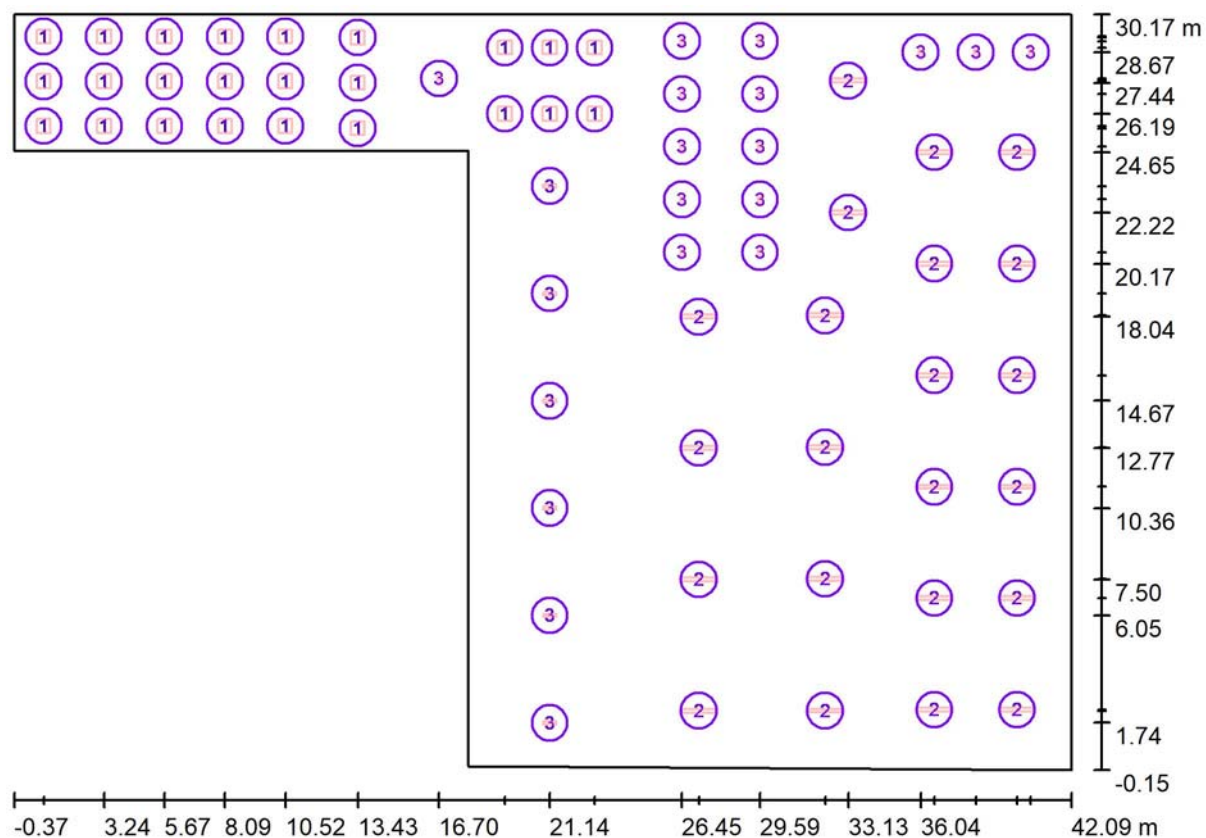

Měřítko 1 : 304


Kusovník svítidel

Č.	ks	Označení
1	24	SAMPLE Svítidlo E
2	22	Sample XXXXX Svítidlo B
3	20	Sample XXXXXX Svítidlo A



Zpracovatel
Telefon
Fax
e-mail

Půdorys 1NP - Hala 3 / Objekty (situacní plán)

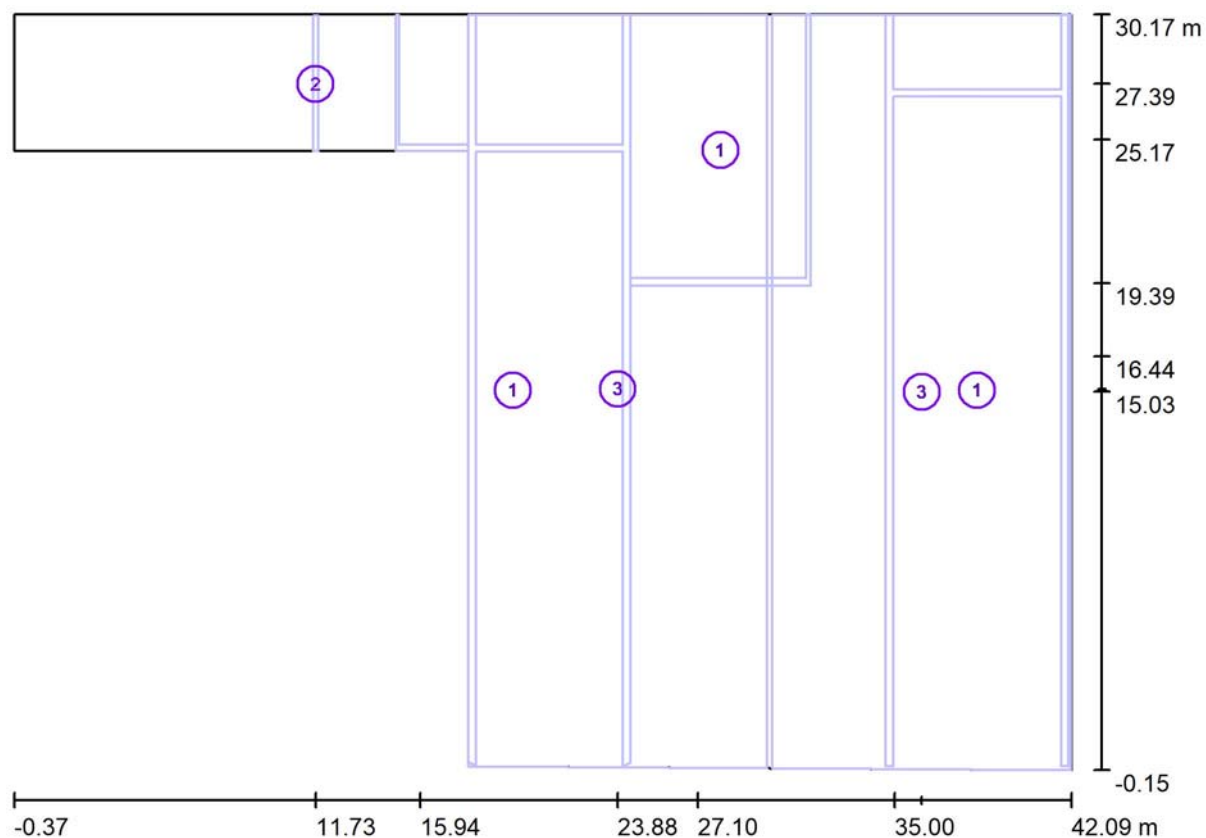

Měřítko 1 : 304


Lista detaliczna obiektów

Č.	ks	Označení
1	3	Extruzní těleso
2	1	Kvádr
3	2	Střecha



Zpracovatel
Telefon
Fax
e-mail

Půdorys 1NP - Hala 3 / Výpočtové plochy (seznam souřadnic)

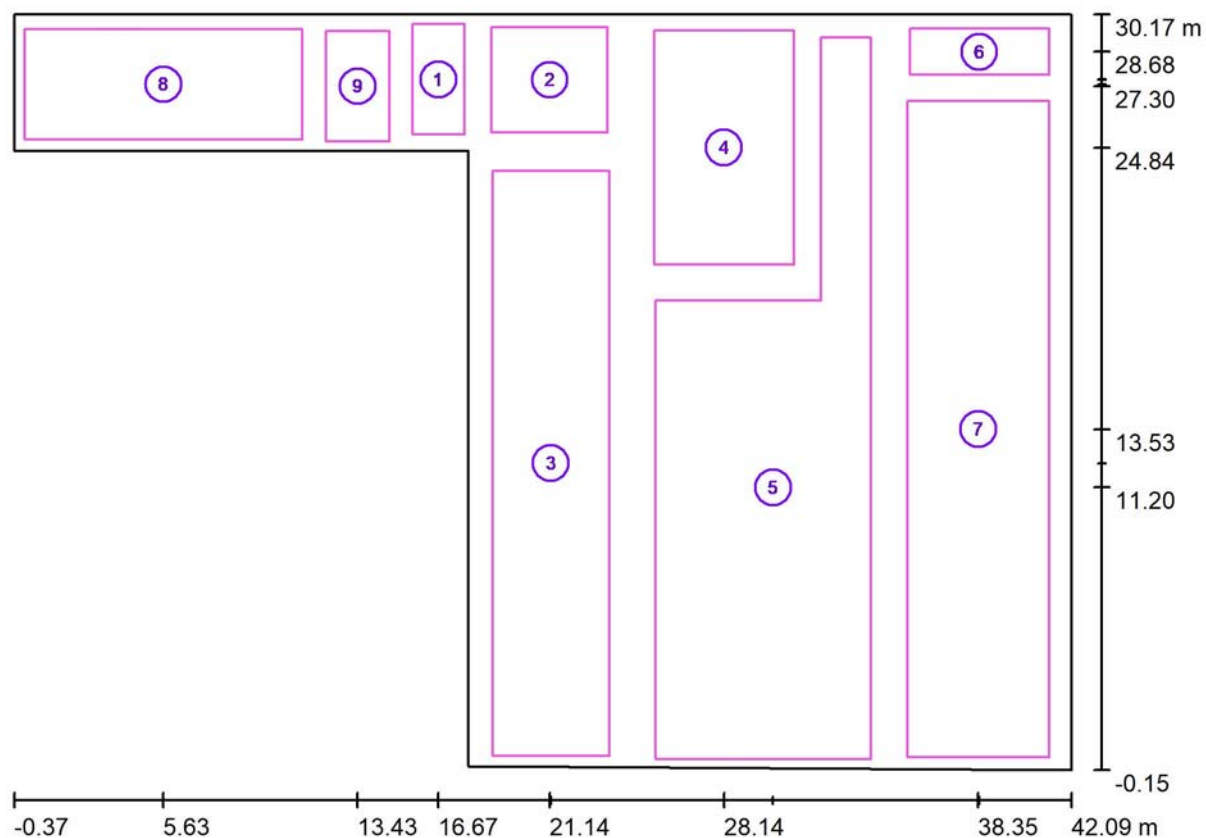

Měřítko 1 : 304

Seznam výpočtových ploch

Č.	Označení	Pozice [m]			Velikost [m]		Rotace [°]		
		X	Y	Z	D	Š	X	Y	Z
1	Sklad materiálu - 100lx	16.667	27.573	0.850	2.083	4.426	0.000	0.000	0.000
2	Kancelář lisovny - 500lx	21.136	27.556	0.850	4.673	4.236	0.000	0.000	0.000
3	Sklad - 200lx	21.182	12.158	0.850	4.688	23.483	0.000	0.000	0.000
4	Kontrola výrobků - 750lx	28.138	24.839	0.850	5.617	9.407	0.000	0.000	0.000



Zpracovatel
Telefon
Fax
e-mail

Půdorys 1NP - Hala 3 / Výpočtové plochy (seznam souřadnic)


Seznam výpočtových ploch

Č.	Označení	Pozice [m]			Velikost [m]		Rotace [°]		
		X	Y	Z	D	Š	X	Y	Z
5	Ruční dílna - 300lx	30.111	11.196	0.850	8.640	28.968	0.000	0.000	0.000
6	Brusírna 1 - 500lx	38.396	28.684	0.850	5.591	1.860	0.000	0.000	0.000
7	Brusírna 2 - 500lx	38.348	13.528	0.850	5.687	26.344	0.000	0.000	0.000
8	Kancelář lisovny - 500lx	5.626	27.381	0.850	11.147	4.426	0.000	0.000	0.000
9	Chodba - 300lx	13.429	27.300	0.850	2.541	4.426	0.000	0.000	0.000



Zpracovatel
Telefon
Fax
e-mail

Půdorys 1NP - Hala 3 / Výpočtové plochy (přehled výsledků)

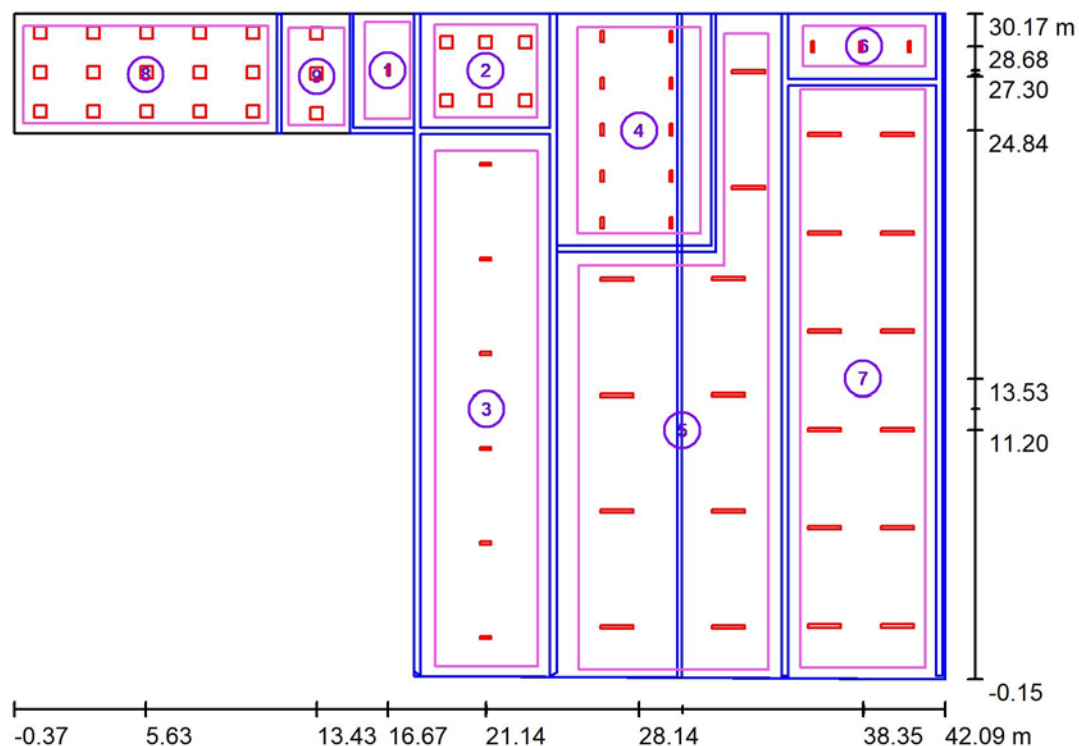

Měřítko 1 : 345

Seznam výpočtových ploch

Č.	Označení	Typ	Rastr	E_m [lx]	E_{min} [lx]	E_{max} [lx]	E_{min} / E_m	E_{min} / E_{max}
1	Sklad materiálu - 100lx	svisle	8 x 16	156	125	179	0.803	0.699
2	Kancelář lisovny - 500lx	svisle	16 x 16	516	380	611	0.738	0.623
3	Sklad - 200lx	svisle	32 x 128	254	115	424	0.453	0.272
4	Kontrola výrobků - 750lx	svisle	6 x 10	769	563	893	0.731	0.630
5	Ruční dílna - 300lx	svisle	64 x 128	383	171	673	0.447	0.254
6	Brusárna 1 - 500lx	svisle	32 x 16	601	447	687	0.744	0.652
7	Brusárna 2 - 500lx	svisle	32 x 128	571	256	790	0.448	0.323
8	Kancelář lisovny - 500lx	svisle	64 x 32	587	410	709	0.698	0.578
9	Chodba - 300lx	svisle	16 x 16	431	228	605	0.530	0.377


Shrnutí výsledků

Typ	Pocet	Průměr [lx]	Min [lx]	Max [lx]	E_{min} / E_m	E_{min} / E_{max}
svisle	9	463	115	893	0.25	0.13




Zpracovatel
Telefon
Fax
e-mail

Půdorys 1NP - Hala 3 / Sklad materiálu - 100lx / Hodnotový graf (E, svisle)

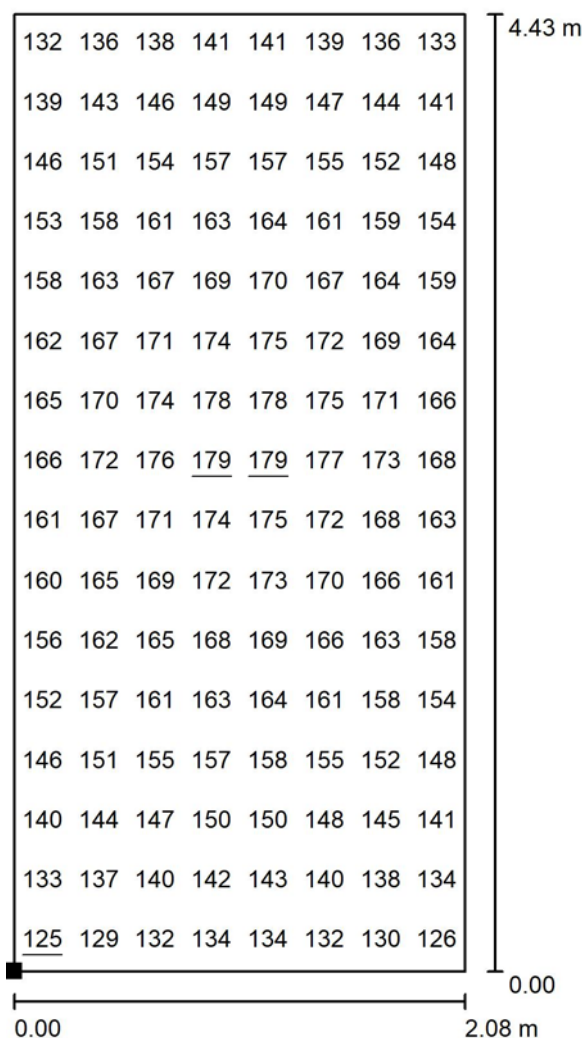

Hodnoty v Lux, Měřítko 1 : 35

Poloha plochy v místnosti:
Označený bod:
(15.625 m, 25.360 m, 0.850 m)

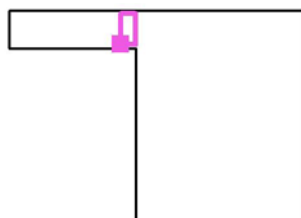

Rastr: 8 x 16 Body

E_m [lx]
156

E_{min} [lx]
125

E_{max} [lx]
179


E_{min} / E_m
0.803

E_{min} / E_{max}
0.699




Zpracovatel
Telefon
Fax
e-mail

Půdorys 1NP - Hala 3 / Kancelář lisovny - 500lx / Hodnotový graf (E, svisle)

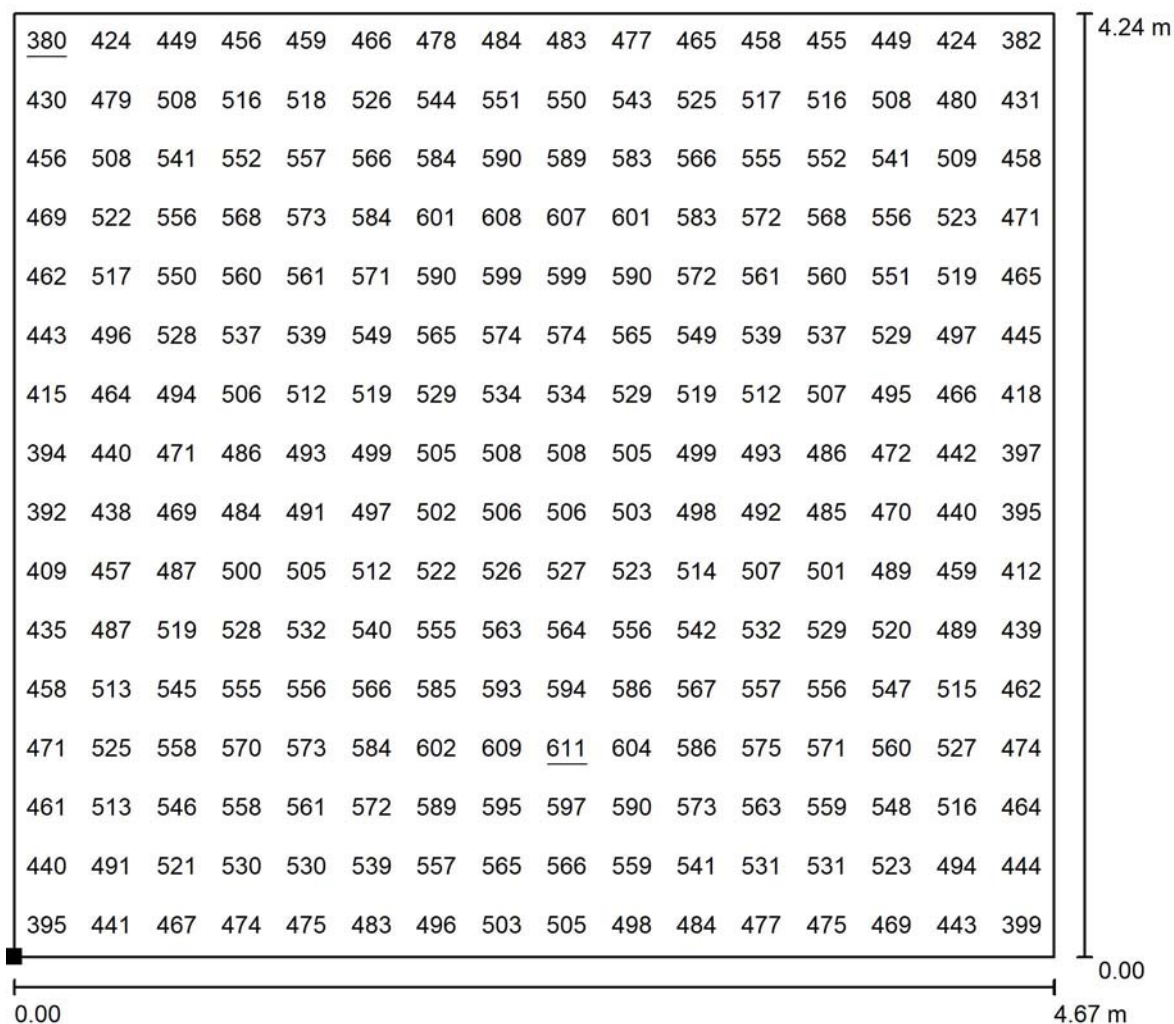

Hodnoty v Lux, Měřítko 1 : 34

Poloha plochy v místnosti:
Označený bod:
(18.800 m, 25.438 m, 0.850 m)

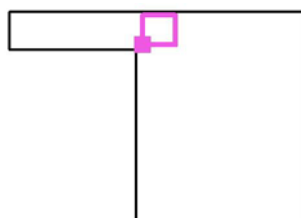

Rastr: 16 x 16 Body

E_m [lx]
516

E_{min} [lx]
380


E_{max} [lx]
611

E_{min} / E_m
0.738

E_{min} / E_{max}
0.623

Zpracovatel
Telefon
Fax
e-mail

Půdorys 1NP - Hala 3 / Sklad - 200lx / Hodnotový graf (E, svisle)

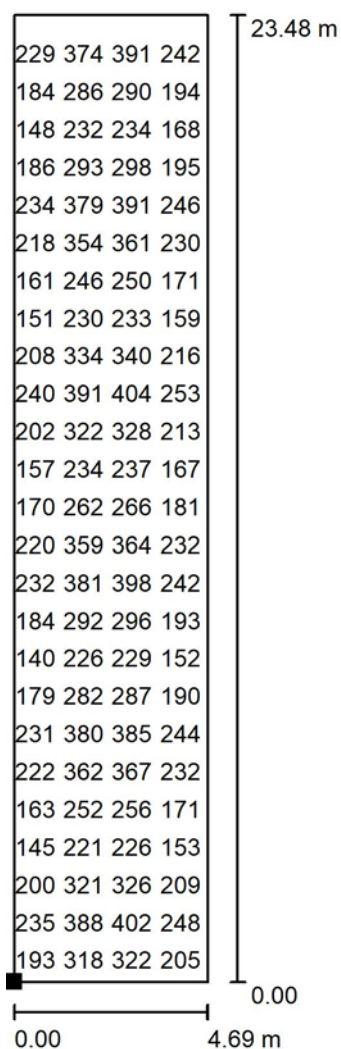


Hodnoty v Lux, Měřítko 1 : 184

Nelze zobrazit všechny vypočtené hodnoty.

Poloha plochy v místnosti:

Označený bod:

(18.838 m, 0.417 m, 0.850 m)

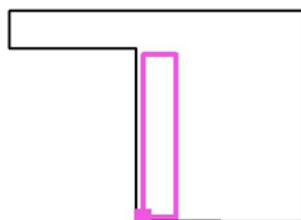

Rastr: 32 x 128 Body

E_m [lx]
254

E_{min} [lx]
115

E_{max} [lx]
424


E_{min} / E_m
0.453

E_{min} / E_{max}
0.272




Zpracovatel
Telefon
Fax
e-mail

Půdorys 1NP - Hala 3 / Kontrola výrobků - 750lx / Hodnotový graf (E, svisle)

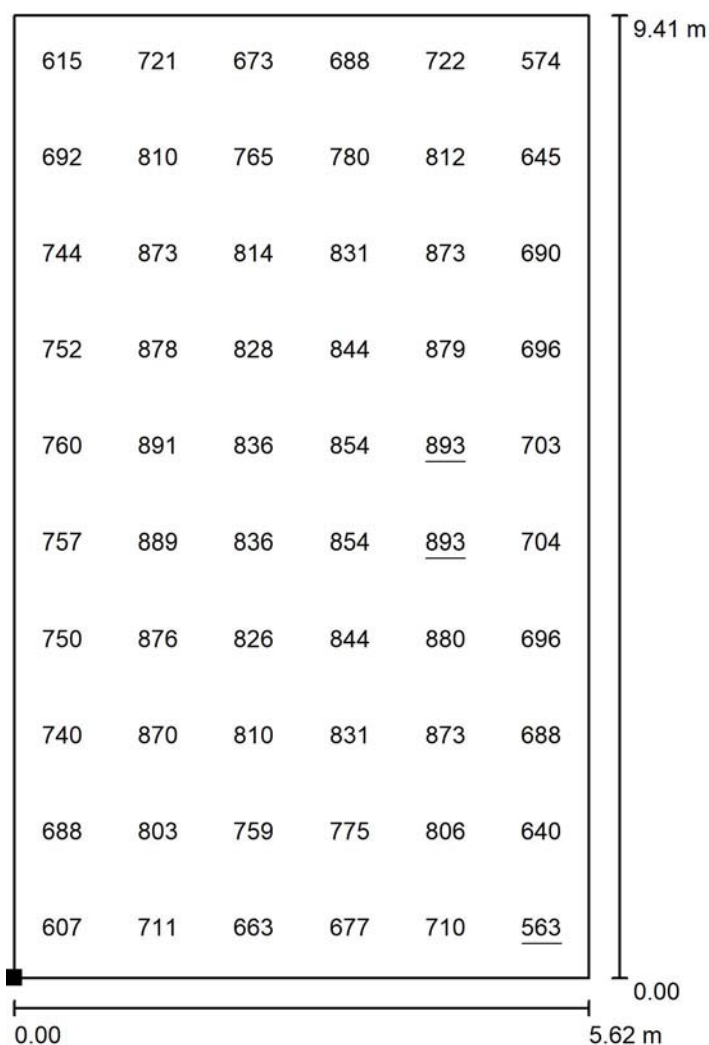

Hodnoty v Lux, Měřítko 1 : 74

Poloha plochy v místnosti:
Označený bod:
(25.330 m, 20.135 m, 0.850 m)

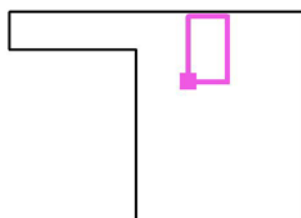

Rastr: 6 x 10 Body

E_m [lx]
769

E_{min} [lx]
563


E_{max} [lx]
893

E_{min} / E_m
0.731

E_{min} / E_{max}
0.630

Zpracovatel
Telefon
Fax
e-mail


Půdorys 1NP - Hala 3 / Ruční dílna - 300lx / Hodnotový graf (E, svisle)

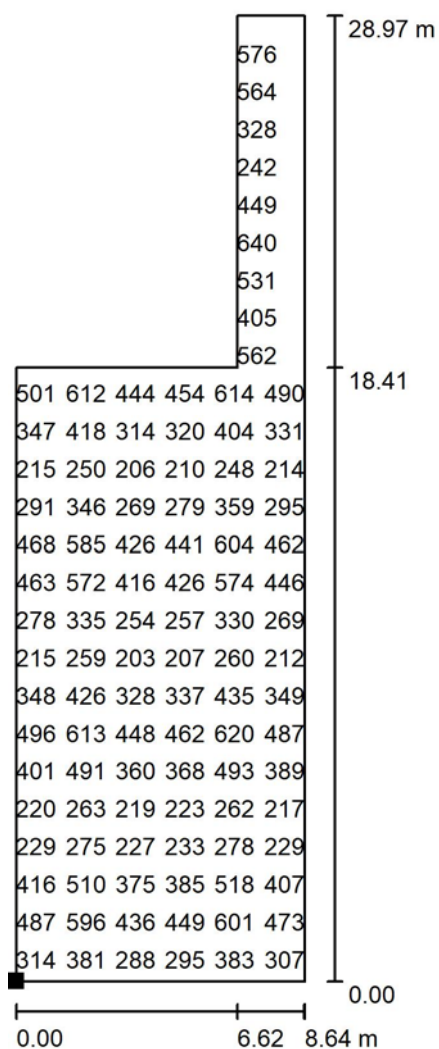

Hodnoty v Lux, Měřítko 1 : 227

Nelze zobrazit všechny vypočtené hodnoty.

Poloha plochy v místnosti:
Označený bod:
(25.400 m, 0.283 m, 0.850 m)

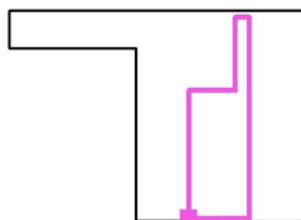

Rastr: 64 x 128 Body

E_m [lx]
383

E_{min} [lx]
171

E_{max} [lx]
673


E_{min} / E_m
0.447

E_{min} / E_{max}
0.254



Zpracovatel
Telefon
Fax
e-mail

Půdorys 1NP - Hala 3 / Brusírna 1 - 500lx / Hodnotový graf (E, svisle)

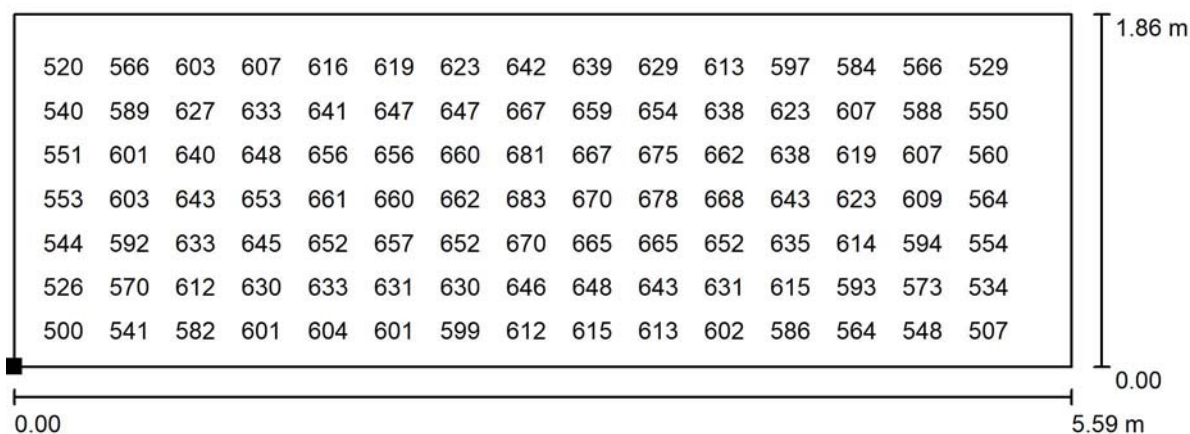


Hodnoty v Lux, Měřítko 1 : 40

Nelze zobrazit všechny vypočtené hodnoty.

Poloha plochy v místnosti:

Označený bod:

(35.600 m, 27.754 m, 0.850 m)

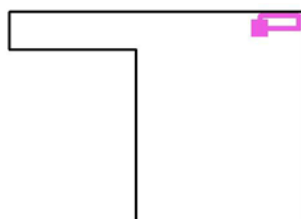

Rastr: 32 x 16 Body

E_m [lx]
601

E_{min} [lx]
447


E_{max} [lx]
687

E_{min} / E_m
0.744

E_{min} / E_{max}
0.652

Zpracovatel
Telefon
Fax
e-mail

Půdorys 1NP - Hala 3 / Brusírna 2 - 500lx / Hodnotový graf (E, svisle)

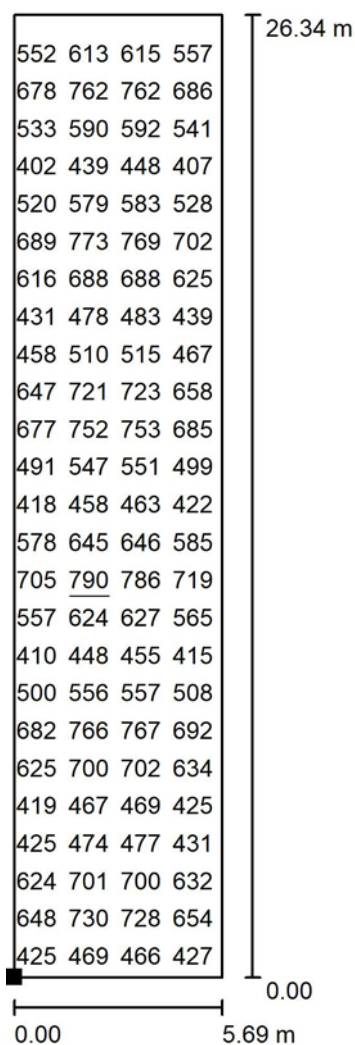

Hodnoty v Lux, Měřítko 1 : 207

Nelze zobrazit všechny vypočtené hodnoty.

Poloha plochy v místnosti:

Označený bod:

(35.504 m, 0.356 m, 0.850 m)



Rastr: 32 x 128 Body

E_m [lx]
571

E_{min} [lx]
256

E_{max} [lx]
790


E_{min} / E_m
0.448

E_{min} / E_{max}
0.323



Zpracovatel
Telefon
Fax
e-mail


Půdorys 1NP - Hala 3 / Kancelář lisovny - 500lx / Hodnotový graf (E, svisle)

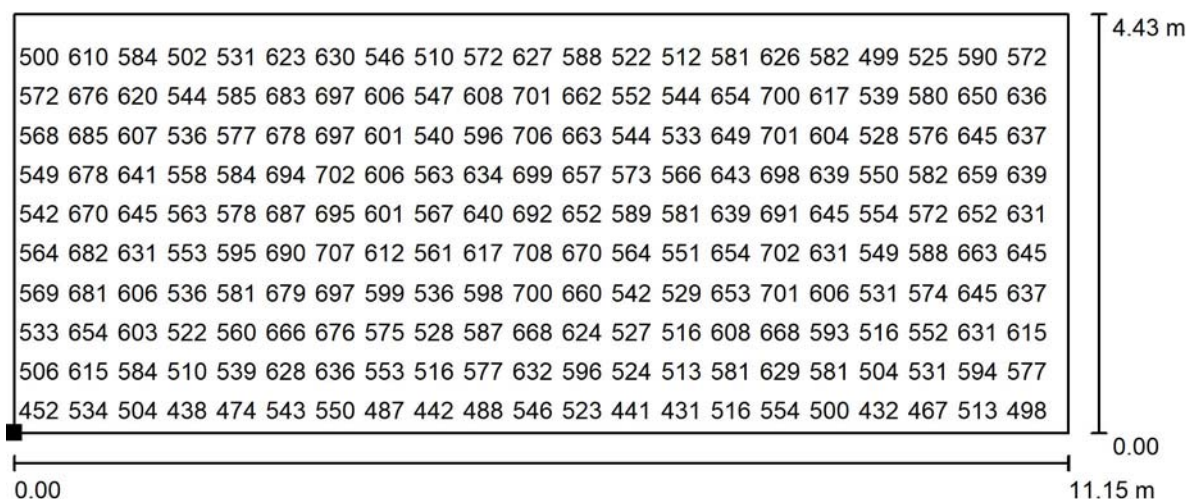

Hodnoty v Lux, Měřítko 1 : 80

Nelze zobrazit všechny vypočtené hodnoty.

Poloha plochy v místnosti:
Označený bod:
(0.053 m, 25.168 m, 0.850 m)

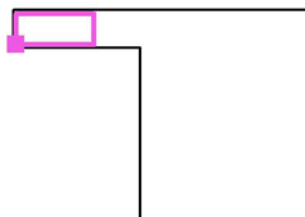

Rastr: 64 x 32 Body

E_m [lx]
587

E_{min} [lx]
410


E_{max} [lx]
709

E_{min} / E_m
0.698

E_{min} / E_{max}
0.578

Zpracovatel
Telefon
Fax
e-mail

Půdorys 1NP - Hala 3 / Chodba - 300lx / Hodnotový graf (E, svisle)

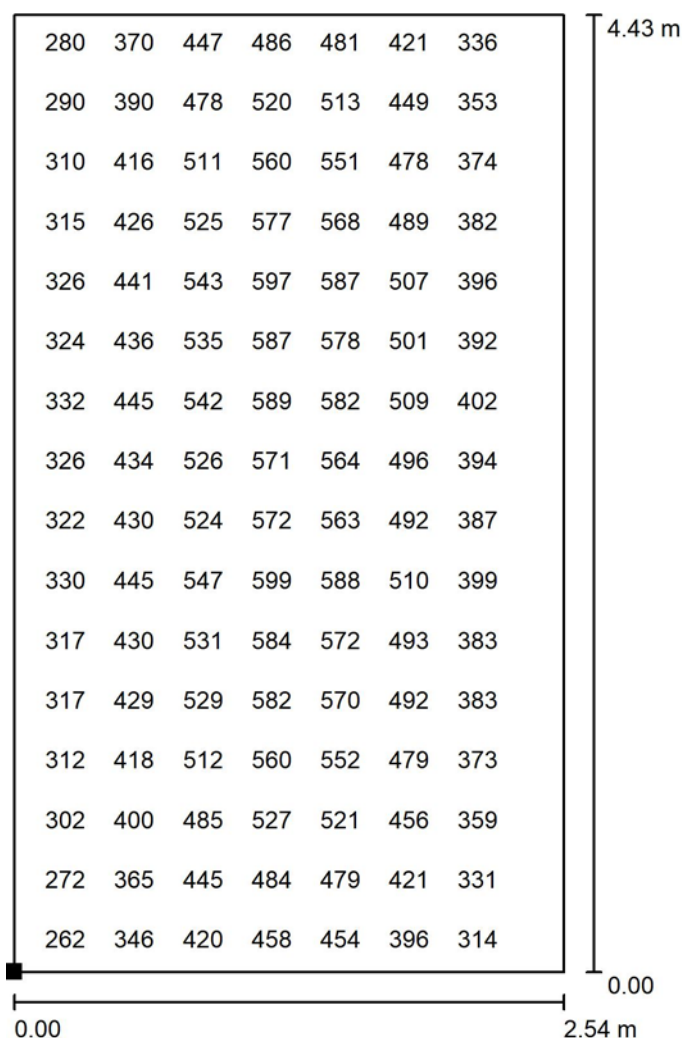


Hodnoty v Lux, Měřítko 1 : 35

Nelze zobrazit všechny vypočtené hodnoty.

Poloha plochy v místnosti:

Označený bod:

(12.159 m, 25.087 m, 0.850 m)

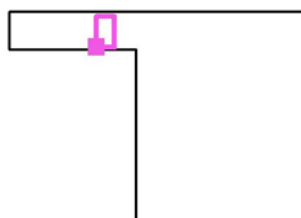

Rastr: 16 x 16 Body

E_m [lx]
431

E_{min} [lx]
228

E_{max} [lx]
605


E_{min} / E_m
0.530

E_{min} / E_{max}
0.377



Zpracovatel
Telefon
Fax
e-mail

Půdorys 1NP - Hala 1 / Shrnutí

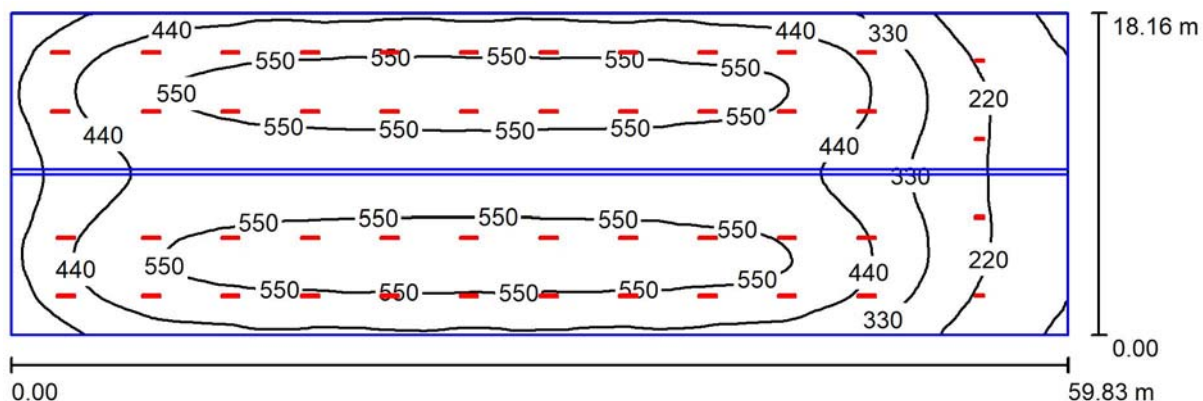

Výška místnosti: 10.750 m, Činitel údržby: 0.80

Hodnoty v Lux, Měřítko 1:428

Plocha	ρ [%]	E_m [lx]	E_{min} [lx]	E_{max} [lx]	E_{min} / E_m
Uživatelská úroveň	/	453	95	597	0.209
Podlaha	20	442	107	568	0.241
Strop	70	9.22	1.73	26	0.188
Stěny (4)	50	162	24	301	/

Uživatelská úroveň:

Výška: 0.850 m
Rastr: 128 x 64 Body
Okrajová zóna: 0.000 m

Kusovník svítidel

Č.	ks	Označení (Opravný faktor)	Φ (Svítidlo) [lm]	Φ (Zdroje:) [lm]	P [W]
1	44	Sample XXXXXX Svítidlo C (1.000)	15943	18700	125.0
2	4	Sample XXXXXX Svítidlo A (1.000)	7929	9300	63.0
Celkem:			733195	860000	5752.0

Specifický příkon: $5.29 \text{ W/m}^2 = 1.17 \text{ W/m}^2/100 \text{ lx}$ (Základní plocha: 1086.60 m^2)




Zpracovatel
Telefon
Fax
e-mail

Půdorys 1NP - Hala 1 / Kusovník svítidel

44 ks

Sample XXXXX Svítidlo C
C. výrobku: XXXXX
Světelný tok (Svítidlo): 15943 lm
Světelný tok (Zdroje): 18700 lm
Výkon svítidla: 125.0 W
Klasifikace svítidel dle CIE: 100
Kód CIE Flux Code: 66 90 98 100 85
Osazení: 4 x LED (Opravný faktor 1.000).


Obrázek svítidla najdete
v našem katalogu
svítidel.

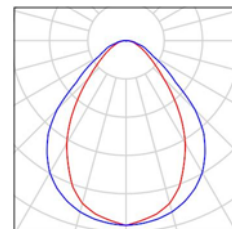

4 ks

Sample XXXXXX Svítidlo A
C. výrobku: XXXXXX
Světelný tok (Svítidlo): 7929 lm
Světelný tok (Zdroje): 9300 lm
Výkon svítidla: 63.0 W
Klasifikace svítidel dle CIE: 100
Kód CIE Flux Code: 66 90 98 100 85
Osazení: 2 x LED (Opravný faktor 1.000).

Obrázek svítidla najdete
v našem katalogu
svítidel.

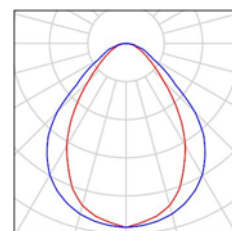



Zpracovatel
Telefon
Fax
e-mail

Půdorys 1NP - Hala 1 / Půdorys




Měřítko 1 : 428



Zpracovatel
Telefon
Fax
e-mail

Půdorys 1NP - Hala 1 / Svítidla (situační plán)

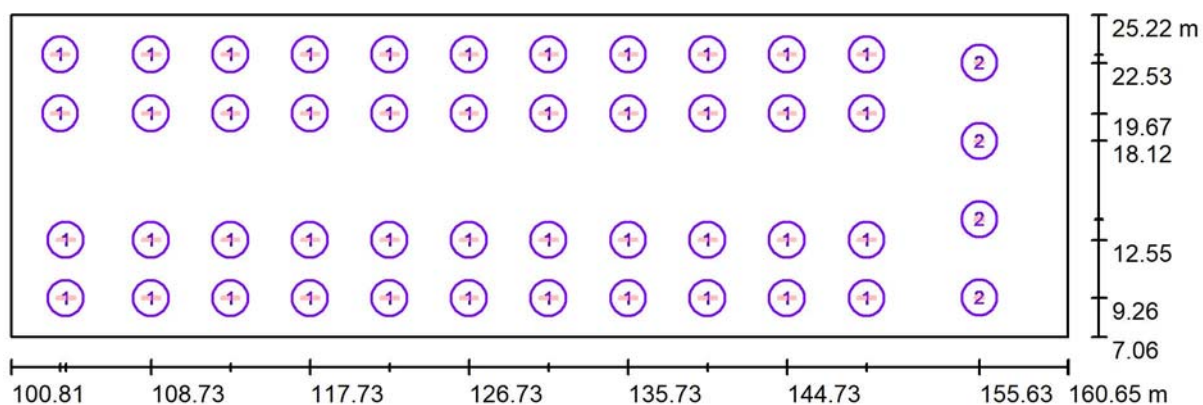

Měřítko 1 : 428

Kusovník svítidel

Č.	ks	Označení
1	44	Sample XXXXX Svítidlo C
2	4	Sample XXXXXX Svítidlo A

Půdorys 1NP - Hala 1 / Objekty (situací plán)




Lista detaliczna obiektów

Č.	ks	Označení
1	2	Střecha



Zpracovatel
Telefon
Fax
e-mail

Půdorys 1NP - Hala 1 / Výpočtové plochy (seznam souřadnic)

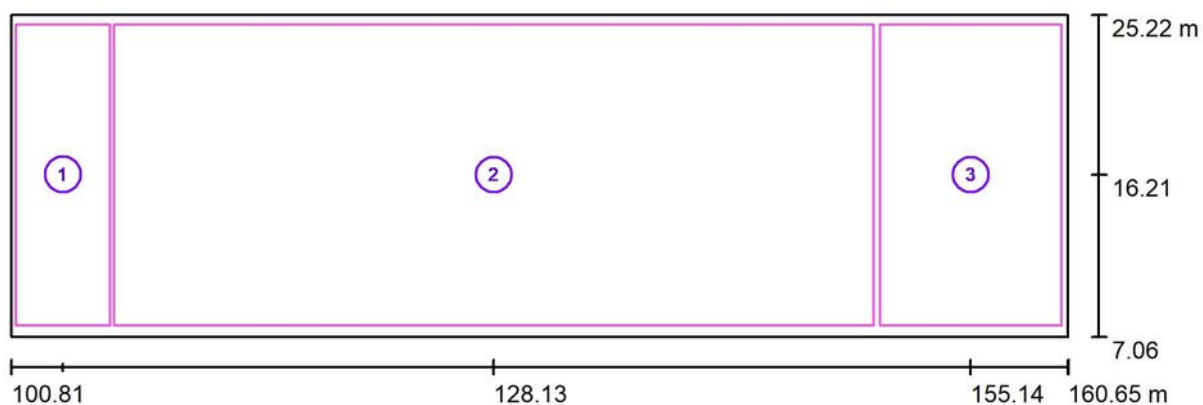

Měřítko 1 : 428


Seznam výpočtových ploch

Č.	Označení	Pozice [m]			Velikost [m]		Rotace [°]		
		X	Y	Z	D	Š	X	Y	Z
1	Expedice - 300lx	103.754	16.213	0.850	5.322	17.000	0.000	0.000	0.000
2	Výroba - 500lx	128.132	16.206	0.850	43.000	17.000	0.000	0.000	0.000
3	Hutní sklad - 200lx	155.135	16.206	0.850	10.266	17.000	0.000	0.000	0.000



Zpracovatel
Telefon
Fax
e-mail

Půdorys 1NP - Hala 1 / Výpočtové plochy (přehled výsledků)

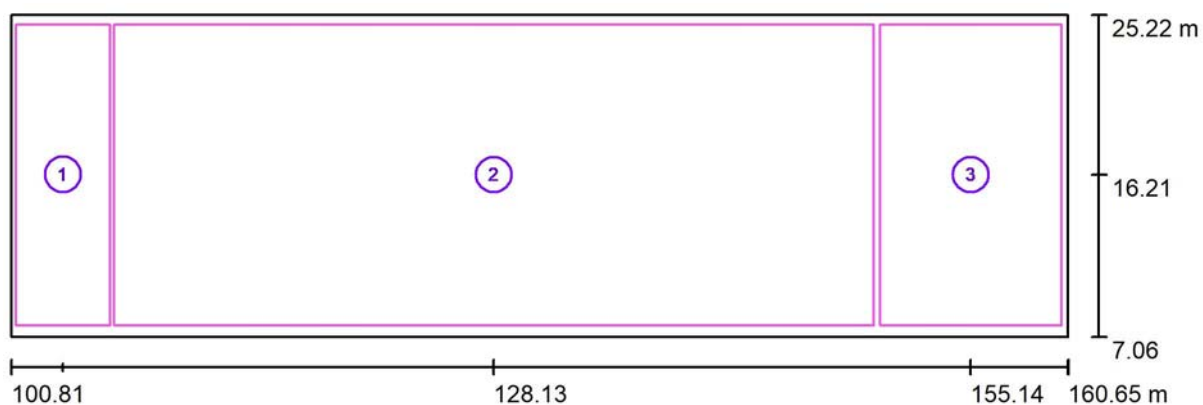

Měřítko 1 : 428

Seznam výpočtových ploch

Č.	Označení	Typ	Rastr	E_m [lx]	E_{min} [lx]	E_{max} [lx]	E_{min} / E_m	E_{min} / E_{max}
1	Expedice - 300lx	svisle	16 x 32	384	268	496	0.700	0.541
2	Výroba - 500lx	svisle	64 x 32	526	354	594	0.673	0.596
3	Hutní sklad - 200lx	svisle	32 x 32	244	104	421	0.426	0.247


Shrnutí výsledků

Typ	Pocet	Průměr [lx]	Min [lx]	Max [lx]	E_{min} / E_m	E_{min} / E_{max}
svisle	3	464	104	594	0.22	0.17



Zpracovatel
Telefon
Fax
e-mail

Půdorys 1NP - Hala 1 / Expedice - 300lx / Hodnotový graf (E, svisle)

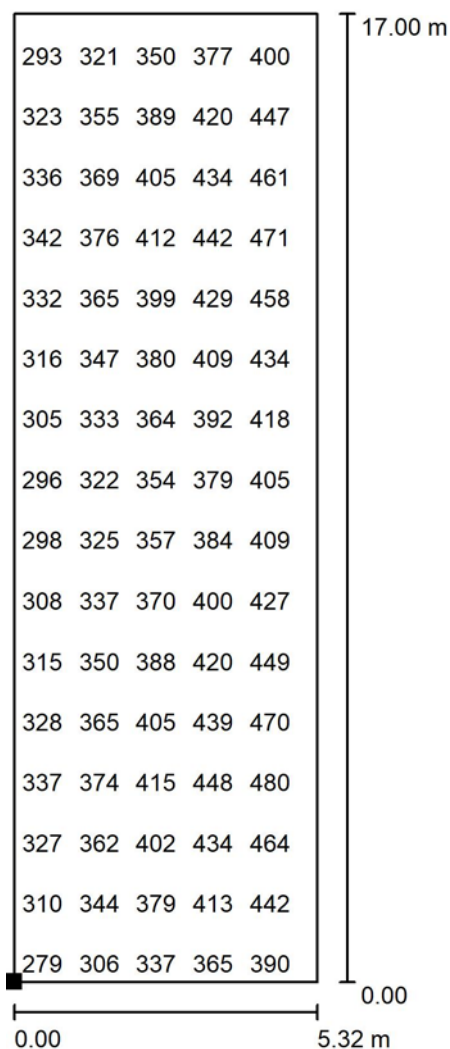

Hodnoty v Lux, Měřítko 1 : 133

Nelze zobrazit všechny vypočtené hodnoty.

Poloha plochy v místnosti:
Označený bod:
(101.093 m, 7.713 m, 0.850 m)



Rastr: 16 x 32 Body

E_m [lx]
384

E_{min} [lx]
268

E_{max} [lx]
496


E_{min} / E_m
0.700

E_{min} / E_{max}
0.541



Zpracovatel
Telefon
Fax
e-mail

Půdorys 1NP - Hala 1 / Výroba - 500lx / Hodnotový graf (E, svisle)

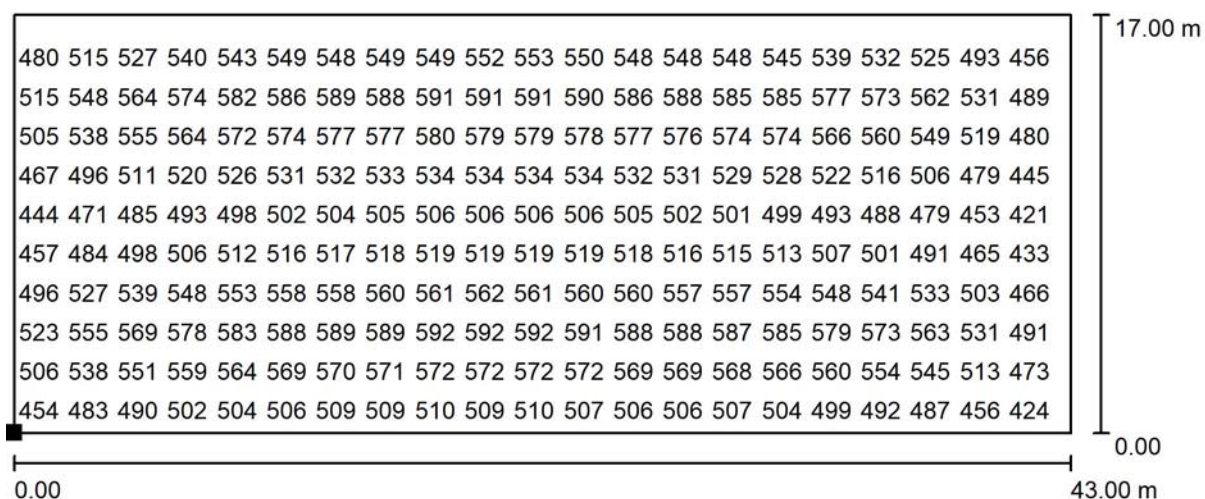

Hodnoty v Lux, Měřítko 1 : 308

Nelze zobrazit všechny vypočtené hodnoty.

Poloha plochy v místnosti:
Označený bod:
(106.632 m, 7.706 m, 0.850 m)



Rastr: 64 x 32 Body

E_m [lx]
526

E_{min} [lx]
354

E_{max} [lx]
594


E_{min} / E_m
0.673

E_{min} / E_{max}
0.596



Zpracovatel
Telefon
Fax
e-mail

Půdorys 1NP - Hala 1 / Hutní sklad - 200lx / Hodnotový graf (E, svisle)

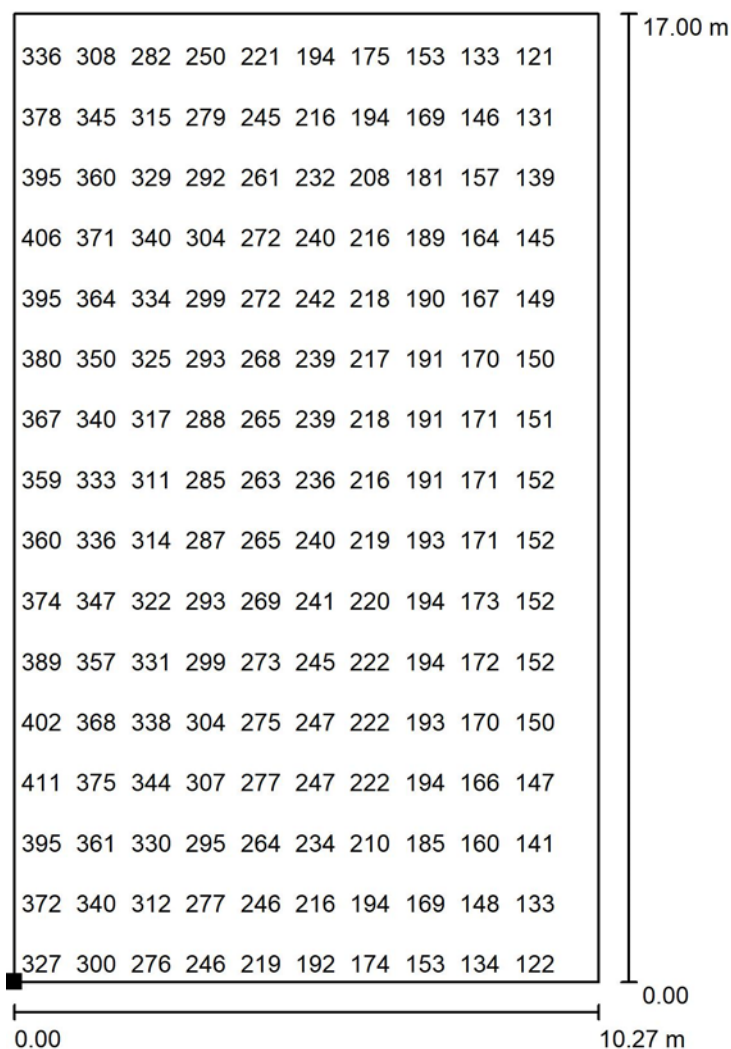

Hodnoty v Lux, Měřítko 1 : 133

Nelze zobrazit všechny vypočtené hodnoty.

Poloha plochy v místnosti:

Označený bod:

(150.002 m, 7.706 m, 0.850 m)



Rastr: 32 x 32 Body

E_m [lx]
244

E_{min} [lx]
104


E_{max} [lx]
421

E_{min} / E_m
0.426

E_{min} / E_{max}
0.247

Zpracovatel
Telefon
Fax
e-mail

Půdorys 1NP - Administrativa 1NP / Shrnutí

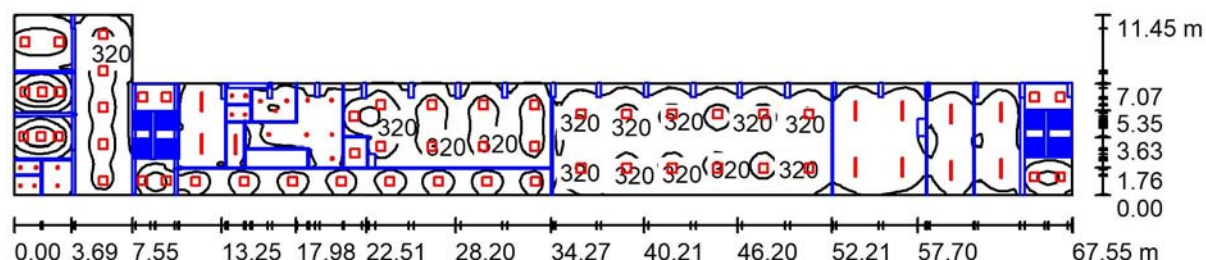

Výška místnosti: 3.000 m, Montážní výška: 3.000 m, Činitel údržby: 0.80

Hodnoty v Lux, Měřítko 1:483

Plocha	ρ [%]	E_m [lx]	E_{min} [lx]	E_{max} [lx]	E_{min} / E_m
Uživatelská úroveň	/	265	5.02	772	0.019
Podlaha	20	209	7.12	498	0.034
Strop	70	65	12	4506	0.188
Stěny (6)	50	131	5.42	1198	/

Uživatelská úroveň:

Výška: 0.850 m
Rastr: 128 x 128 Body
Okrajová zóna: 0.000 m

Kusovník svítidel

Č.	ks	Označení (Opravný faktor)	Φ (Svítidlo) [lm]	Φ (Zdroje:) [lm]	P [W]
1	51	SAMPLE Svítidlo E (1.000)	3600	3600	40.0
2	11	Sample 4 Svítidlo D (1.000)	4400	4400	39.0
3	19	Sample 4 Svítidlo F (1.000)	1920	2000	23.0
Celkem:			268483	270000	2906.0

Specifický příkon: $5.67 \text{ W/m}^2 = 2.14 \text{ W/m}^2/100 \text{ lx}$ (Základní plocha: 512.45 m^2)




Zpracovatel
Telefon
Fax
e-mail

Půdorys 1NP - Administrativa 1NP / Kusovník svítidel

51 ks

SAMPLE Svítidlo E
C. výrobku:
Světelný tok (Svítidlo): 3600 lm
Světelný tok (Zdroje:): 3600 lm
Výkon svítidla: 40.0 W
Klasifikace svítidel dle CIE: 100
Kód CIE Flux Code: 61 87 97 100 100
Osazení: 1 x LED 4000K / CRI \geq 80 (Opravný faktor 1.000).


Obrázek svítidla najdete
v našem katalogu
svítidel.

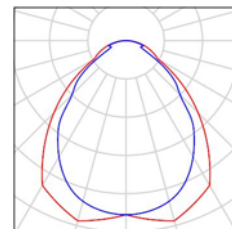

11 ks

Sample 4 Svítidlo D
C. výrobku: 4
Světelný tok (Svítidlo): 4400 lm
Světelný tok (Zdroje:): 4400 lm
Výkon svítidla: 39.0 W
Klasifikace svítidel dle CIE: 95
Kód CIE Flux Code: 46 76 93 95 100
Osazení: 1 x LED 4000K / CRI \geq 80 (Opravný faktor 1.000).


Obrázek svítidla najdete
v našem katalogu
svítidel.

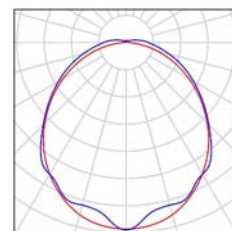

19 ks

Sample 4 Svítidlo F
C. výrobku: 4
Světelný tok (Svítidlo): 1920 lm
Světelný tok (Zdroje:): 2000 lm
Výkon svítidla: 23.0 W
Klasifikace svítidel dle CIE: 100
Kód CIE Flux Code: 46 78 95 100 96
Osazení: 1 x LED 4000K / CRI \geq 80 (Opravný faktor 1.000).


Obrázek svítidla najdete
v našem katalogu
svítidel.

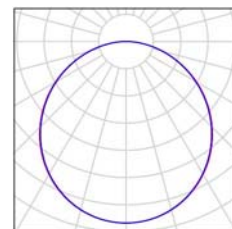



Zpracovatel
Telefon
Fax
e-mail

Půdorys 1NP - Administrativa 1NP / Půdorys

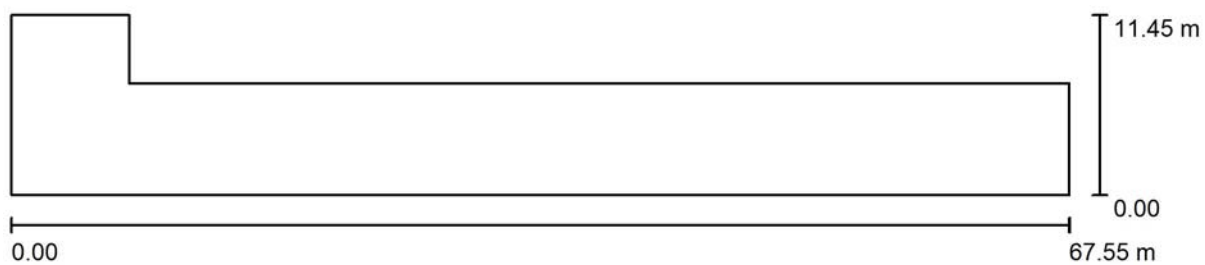


Měřítko 1 : 483



Zpracovatel
Telefon
Fax
e-mail

Půdorys 1NP - Administrativa 1NP / Svítidla (situační plán)

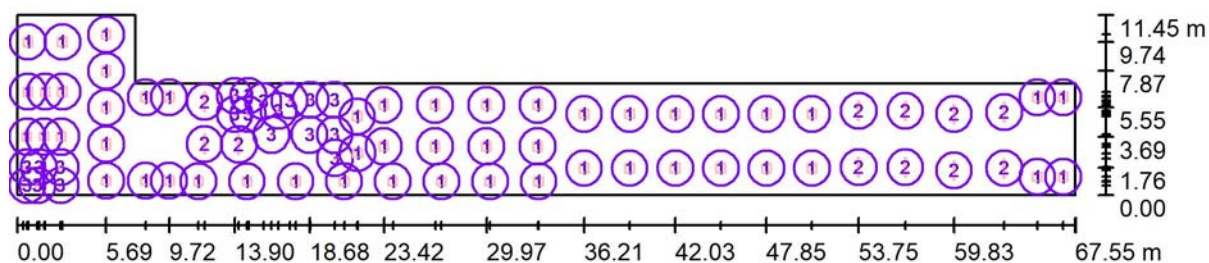

Měřítko 1 : 483


Kusovník svítidel

Č.	ks	Označení
1	51	SAMPLE Svítidlo E
2	11	Sample 4 Svítidlo D
3	19	Sample 4 Svítidlo F



Zpracovatel
Telefon
Fax
e-mail

Půdorys 1NP - Administrativa 1NP / Objekty (situacní plán)

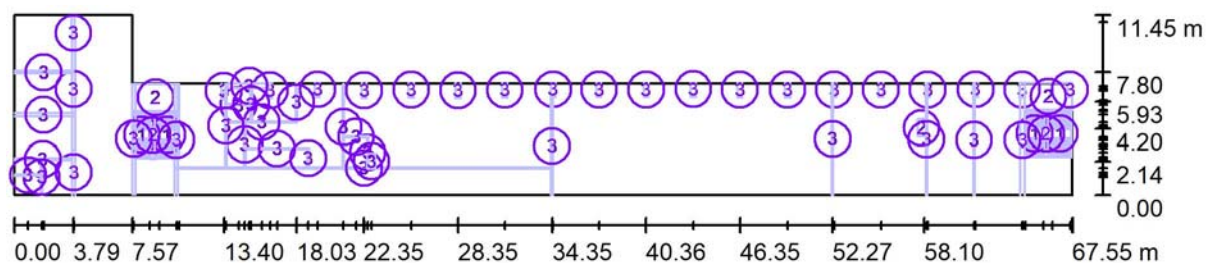

Měřítko 1 : 483


Lista detaliczna obiektów

Č.	ks	Označení
1	4	dvouhlavňový přímý
2	5	Extruzní těleso
3	48	Příčka



Zpracovatel
Telefon
Fax
e-mail

Půdorys 1NP - Administrativa 1NP / Výpočtové plochy (seznam souřadnic)

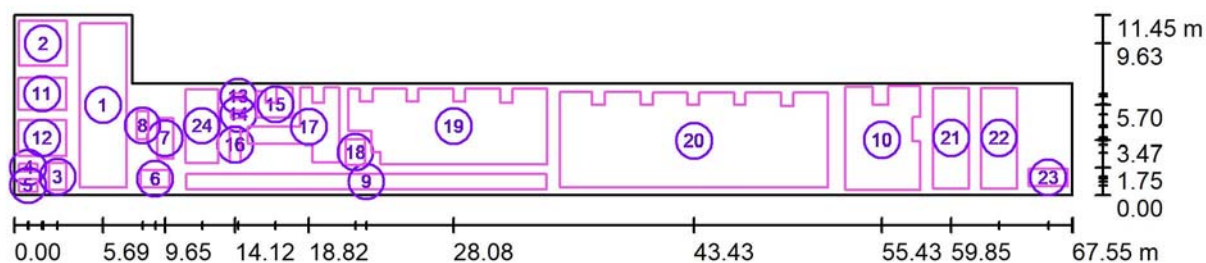

Měřítko 1 : 483

Seznam výpočtových ploch

Č.	Označení	Pozice [m]			Velikost [m]		Rotace [°]		
		X	Y	Z	D	Š	X	Y	Z
1	Vstupní chodba - 300lx	5.686	5.700	0.850	2.972	10.400	0.000	0.000	0.000
2	Vrátnice - 300lx	1.842	9.634	0.850	3.060	2.869	0.000	0.000	0.000
3	WC - 200lx	2.788	1.157	0.850	1.129	1.713	0.000	0.000	0.000
4	WC - 200lx	0.905	1.750	0.850	1.182	0.500	0.000	0.000	0.000



Zpracovatel
Telefon
Fax
e-mail

Půdorys 1NP - Administrativa 1NP / Výpočtové plochy (seznam souřadnic)


Seznam výpočtových ploch

Č.	Označení	Pozice [m]			Velikost [m]		Rotace [°]		
		X	Y	Z	D	Š	X	Y	Z
5	WC - 200lx	0.896	0.600	0.850	1.167	0.801	0.000	0.000	0.000
6	Chodba - 300lx	9.015	1.045	0.850	1.831	1.100	0.000	0.000	0.000
7	Schodiště - 100lx	9.646	3.585	0.859	1.030	2.914	30.000	0.000	0.000
8	Schodiště - 100lx	8.213	4.394	2.332	0.743	2.200	-35.000	0.000	0.000
9	Chodba - 300lx	22.507	0.848	0.850	22.987	1.000	0.000	0.000	0.000
10	Kotelna - 200lx	55.427	3.471	0.850	4.807	6.615	0.000	0.000	0.000
11	Zasedací místnost - 500lx	1.800	6.417	0.850	3.060	2.035	0.000	0.000	0.000
12	Zasedací místnost - 500lx	1.800	3.609	0.850	3.060	2.217	0.000	0.000	0.000
13	WC - 200lx	14.320	6.246	0.850	0.887	0.422	0.000	0.000	0.000
14	WC - 200lx	14.320	5.102	0.850	0.887	0.453	0.000	0.000	0.000
15	Pánské WC - 200lx	16.696	5.738	0.850	2.300	1.900	0.000	0.000	0.000
16	Úklidová komora - 300lx	14.122	3.182	0.850	0.690	2.250	0.000	0.000	0.000
17	Pánská umývárna - 200lx	18.823	4.291	0.850	5.845	4.725	0.000	0.000	0.000
18	Chodba - 300lx	21.800	2.700	0.850	1.200	1.600	0.000	0.000	0.000
19	Pánská šatna - 200lx	28.081	4.338	0.850	12.716	4.823	0.000	0.000	0.000
20	Odpočinková místnost - 200lx	43.426	3.423	0.850	17.104	6.024	0.000	0.000	0.000
21	Server - 200lx	59.850	3.600	0.850	2.301	6.400	0.000	0.000	0.000
22	Kompresor - 200lx	62.900	3.600	0.850	2.301	6.400	0.000	0.000	0.000
23	Chodba - 300lx	66.042	1.119	0.850	2.516	1.100	0.000	0.000	0.000
24	Stávající elektrocentrála - 200lx	11.996	4.373	0.850	2.066	4.655	0.000	0.000	0.000



Zpracovatel
Telefon
Fax
e-mail

Půdorys 1NP - Administrativa 1NP / Výpočtové plochy (přehled výsledků)

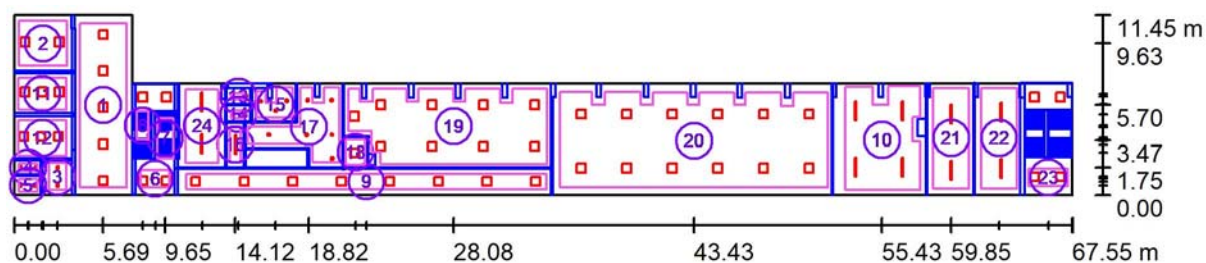

Měřítko 1 : 483

Seznam výpočtových ploch

Č.	Označení	Typ	Rastr	E_m [lx]	E_{min} [lx]	E_{max} [lx]	E_{min} / E_m	E_{min} / E_{max}
1	Vstupní chodba - 300lx	svisle	16 x 32	318	196	401	0.616	0.489
2	Vrátnice - 300lx	svisle	16 x 16	331	189	449	0.569	0.420
3	WC - 200lx	svisle	8 x 8	273	248	293	0.908	0.846
4	WC - 200lx	svisle	4 x 2	308	302	313	0.982	0.965
5	WC - 200lx	svisle	4 x 4	321	310	331	0.966	0.937
6	Chodba - 300lx	svisle	8 x 8	524	430	585	0.822	0.736
7	Schodiště - 100lx	svisle	8 x 16	114	69	214	0.604	0.322
8	Schodiště - 100lx	svisle	4 x 8	134	40	420	0.297	0.095
9	Chodba - 300lx	svisle	128 x 8	331	256	398	0.773	0.643



Zpracovatel
Telefon
Fax
e-mail

Půdorys 1NP - Administrativa 1NP / Výpočtové plochy (přehled výsledků)

Seznam výpočtových ploch

Č.	Označení	Typ	Rastr	E_m [lx]	E_{min} [lx]	E_{max} [lx]	E_{min} / E_m	E_{min} / E_{max}
10	Kotelna - 200lx	svisle	32 x 32	267	148	351	0.555	0.422
11	Zasedací místnost - 500lx	svisle	16 x 16	612	382	781	0.625	0.489
12	Zasedací místnost - 500lx	svisle	16 x 16	600	363	784	0.605	0.463
13	WC - 200lx	svisle	4 x 2	313	308	318	0.983	0.969
14	WC - 200lx	svisle	4 x 2	308	304	311	0.988	0.976
15	Pánské WC - 200lx	svisle	16 x 16	300	217	361	0.724	0.602
16	Úklidová komora - 300lx	svisle	4 x 8	305	256	348	0.839	0.734
17	Pánská umývárna - 200lx	svisle	32 x 32	262	118	338	0.450	0.348
18	Chodba - 300lx	svisle	8 x 8	341	299	371	0.876	0.805
19	Pánská šatna - 200lx	svisle	64 x 32	329	133	517	0.404	0.257
20	Odpočinková místnost - 200lx	svisle	32 x 64	285	127	384	0.447	0.331
21	Server - 200lx	svisle	16 x 32	230	130	321	0.565	0.404
22	Kompresor - 200lx	svisle	16 x 32	227	133	322	0.585	0.413
23	Chodba - 300lx	svisle	16 x 8	477	393	553	0.823	0.711
24	Stávající elektrocentrála - 200lx	svisle	8 x 16	294	200	362	0.680	0.551


Shrnutí výsledků

Typ	Pocet	Průměr [lx]	Min [lx]	Max [lx]	E_{min} / E_m	E_{min} / E_{max}
svisle	24	306	40	784	0.13	0.05



Zpracovatel
Telefon
Fax
e-mail

Půdorys 1NP - Administrativa 1NP / Vstupní chodba - 300lx / Hodnotový graf (E, svisle)

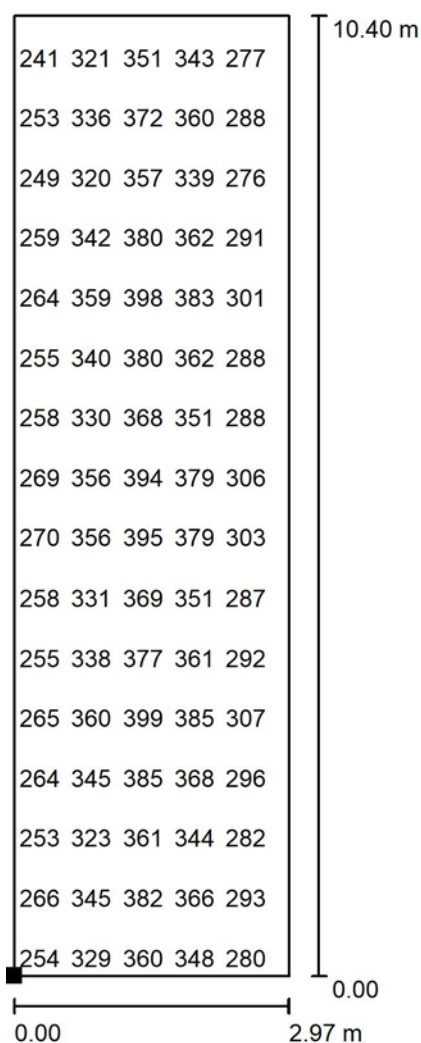

Hodnoty v Lux, Měřítko 1 : 82

Nelze zobrazit všechny vypočtené hodnoty.

Poloha plochy v místnosti:
Označený bod:
(4.200 m, 0.500 m, 0.850 m)



Rastr: 16 x 32 Body

E_m [lx]
318

E_{min} [lx]
196

E_{max} [lx]
401


E_{min} / E_m
0.616

E_{min} / E_{max}
0.489




Zpracovatel
Telefon
Fax
e-mail

Půdorys 1NP - Administrativa 1NP / Vrátnice - 300lx / Hodnotový graf (E, svisle)

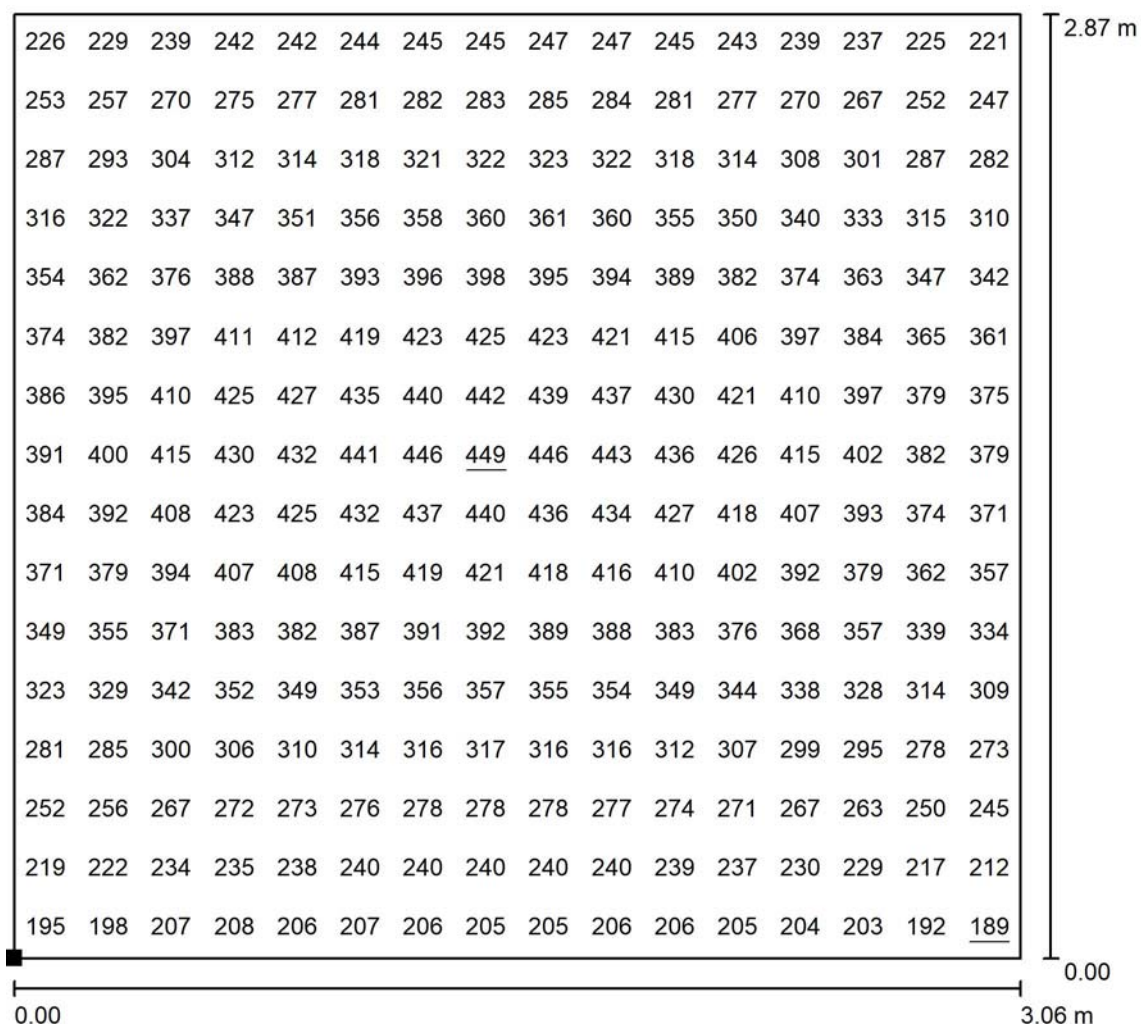

Hodnoty v Lux, Měřítko 1 : 23

Poloha plochy v místnosti:
Označený bod:
(0.312 m, 8.200 m, 0.850 m)

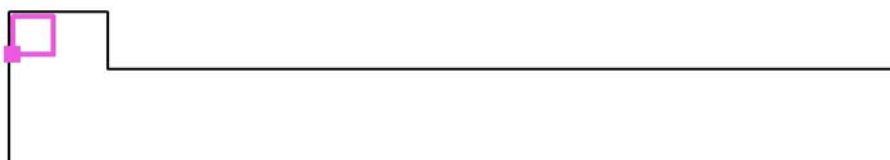

Rastr: 16 x 16 Body

E_m [lx]
331

E_{min} [lx]
189

E_{max} [lx]
449


E_{min} / E_m
0.569

E_{min} / E_{max}
0.420




Zpracovatel
Telefon
Fax
e-mail

Půdorys 1NP - Administrativa 1NP / WC - 200lx / Hodnotový graf (E, svisle)

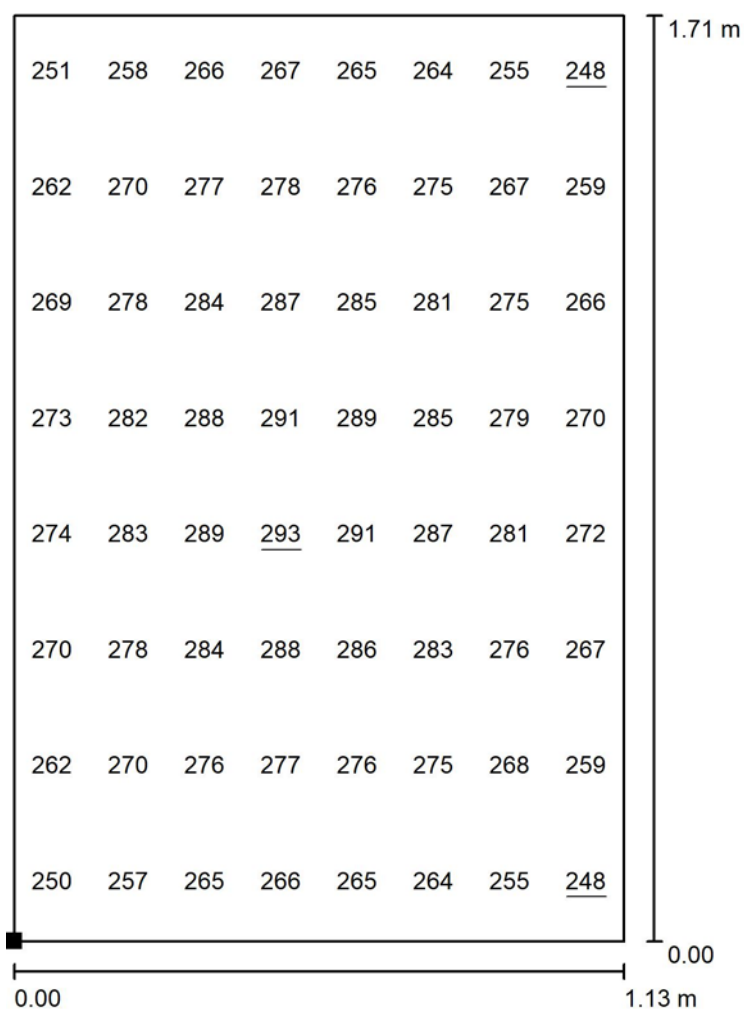

Hodnoty v Lux, Měřítko 1 : 14

Poloha plochy v místnosti:
Označený bod:
(2.223 m, 0.300 m, 0.850 m)

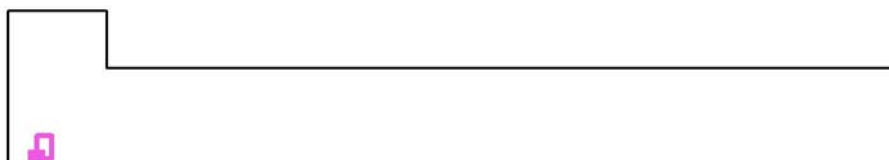

Rastr: 8 x 8 Body

E_m [lx]
273

E_{min} [lx]
248

E_{max} [lx]
293


E_{min} / E_m
0.908

E_{min} / E_{max}
0.846



Zpracovatel
Telefon
Fax
e-mail

Půdorys 1NP - Administrativa 1NP / WC - 200lx / Hodnotový graf (E, svisle)

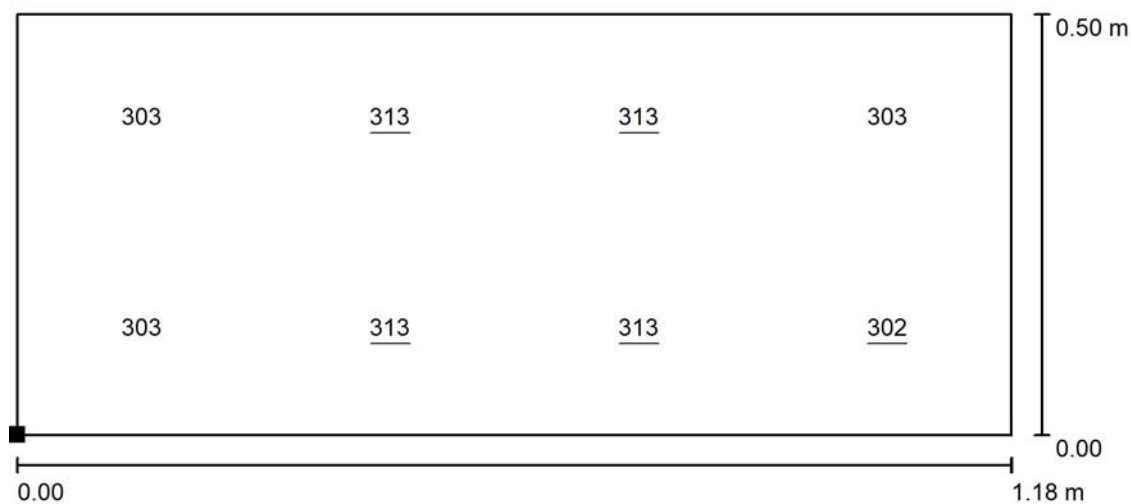

Hodnoty v Lux, Měřítko 1 : 9

Poloha plochy v místnosti:
Označený bod:
(0.314 m, 1.500 m, 0.850 m)



Rastr: 4 x 2 Body

E_m [lx]
308

E_{min} [lx]
302

E_{max} [lx]
313


E_{min} / E_m
0.982

E_{min} / E_{max}
0.965



Zpracovatel
Telefon
Fax
e-mail

Půdorys 1NP - Administrativa 1NP / WC - 200lx / Hodnotový graf (E, svisle)

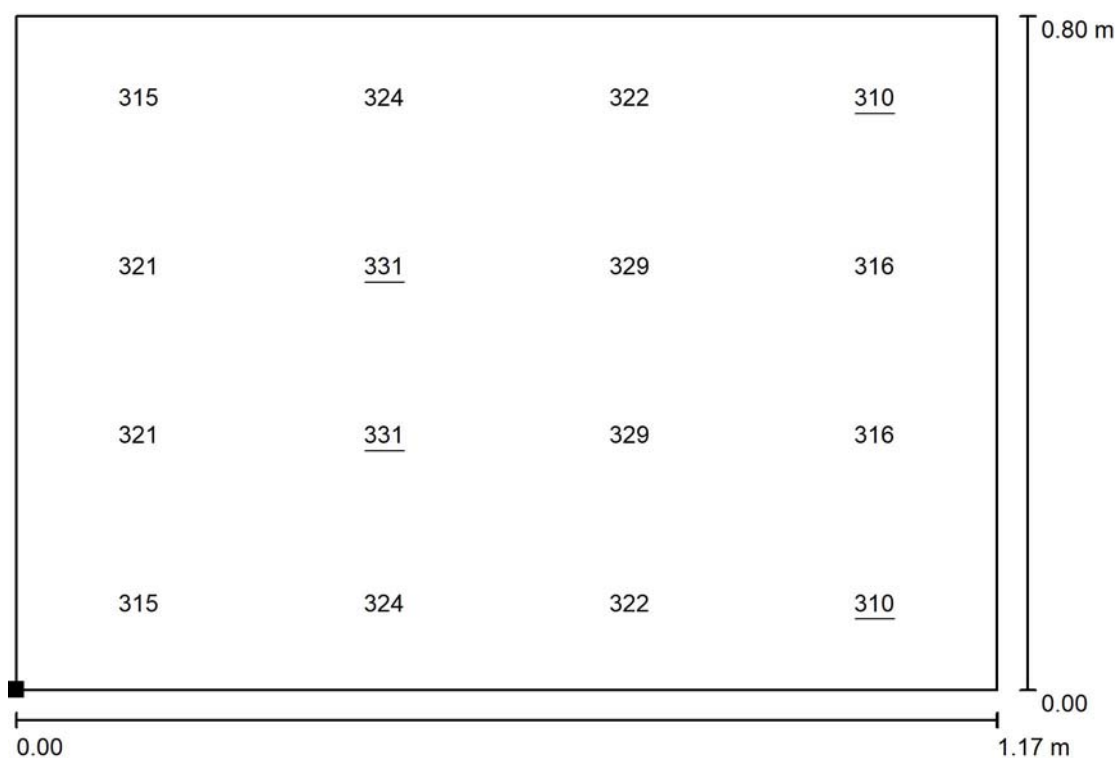

Hodnoty v Lux, Měřítko 1 : 9

Poloha plochy v místnosti:
Označený bod:
(0.312 m, 0.199 m, 0.850 m)



Rastr: 4 x 4 Body

E_m [lx]
321

E_{min} [lx]
310

E_{max} [lx]
331


E_{min} / E_m
0.966

E_{min} / E_{max}
0.937



Zpracovatel
Telefon
Fax
e-mail

Půdorys 1NP - Administrativa 1NP / Chodba - 300lx / Hodnotový graf (E, svisle)

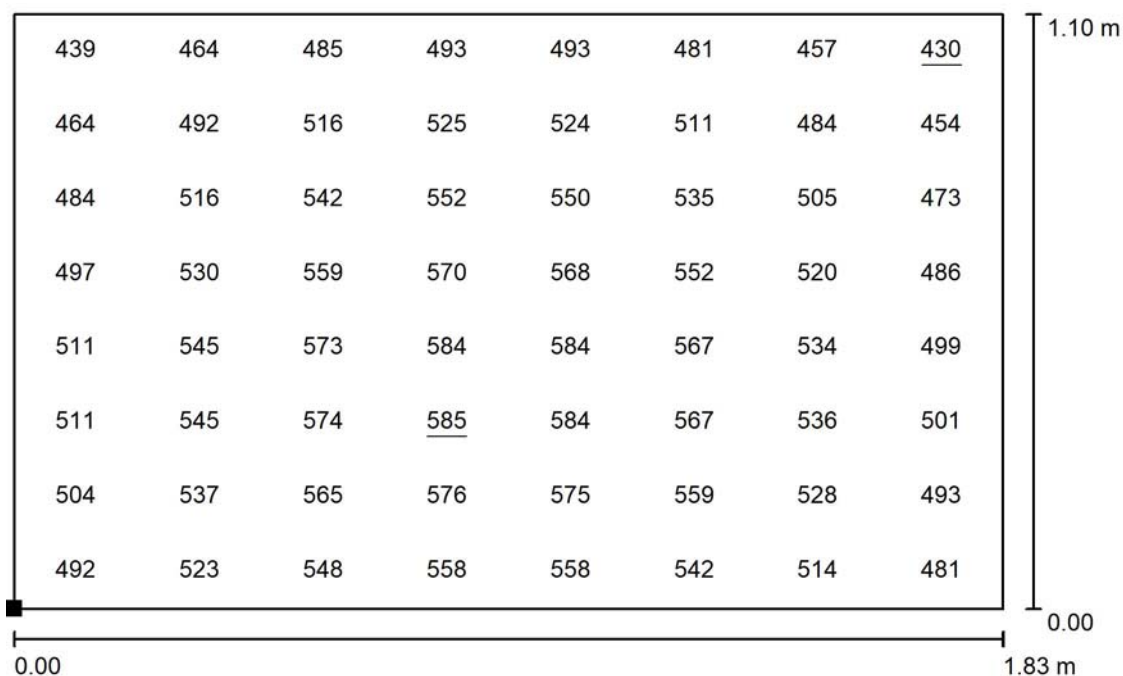

Hodnoty v Lux, Měřítko 1 : 14

Poloha plochy v místnosti:
Označený bod:
(8.100 m, 0.495 m, 0.850 m)



Rastr: 8 x 8 Body

E_m [lx]
524

E_{min} [lx]
430

E_{max} [lx]
585


E_{min} / E_m
0.822

E_{min} / E_{max}
0.736



Zpracovatel
Telefon
Fax
e-mail

Půdorys 1NP - Administrativa 1NP / Schodiště - 100lx / Hodnotový graf (E, svisle)

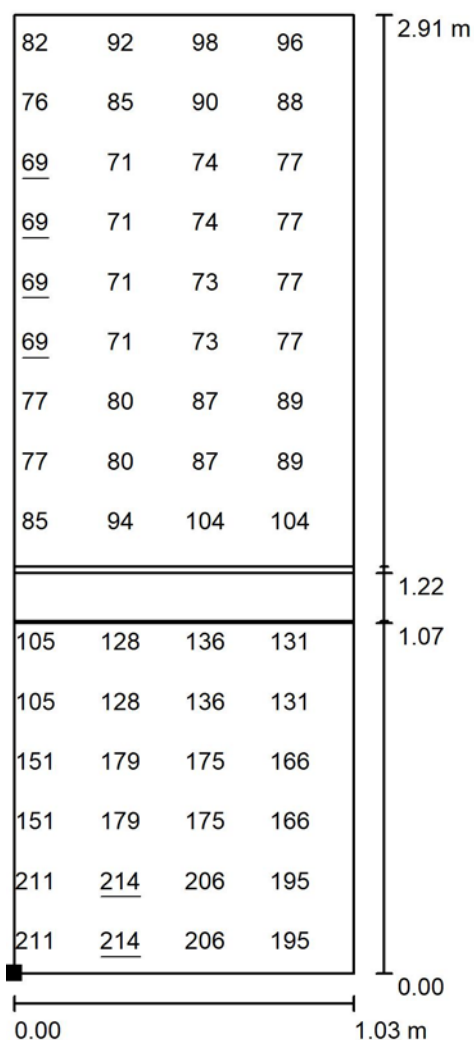


Hodnoty v Lux, Měřítko 1 : 23

Nelze zobrazit všechny vypočtené hodnoty.

Poloha plochy v místnosti:

Označený bod:

(9.131 m, 2.323 m, 0.131 m)

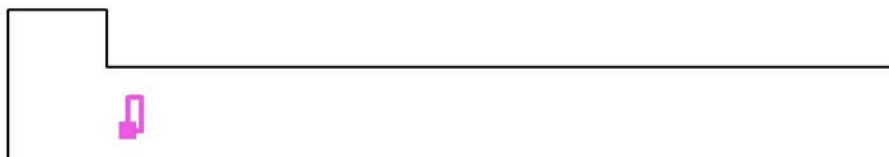

Rastr: 8 x 16 Body

E_m [lx]
114

E_{min} [lx]
69

E_{max} [lx]
214


E_{min} / E_m
0.604

E_{min} / E_{max}
0.322




Zpracovatel
Telefon
Fax
e-mail

Půdorys 1NP - Administrativa 1NP / Schodiště - 100lx / Hodnotový graf (E, svisle)

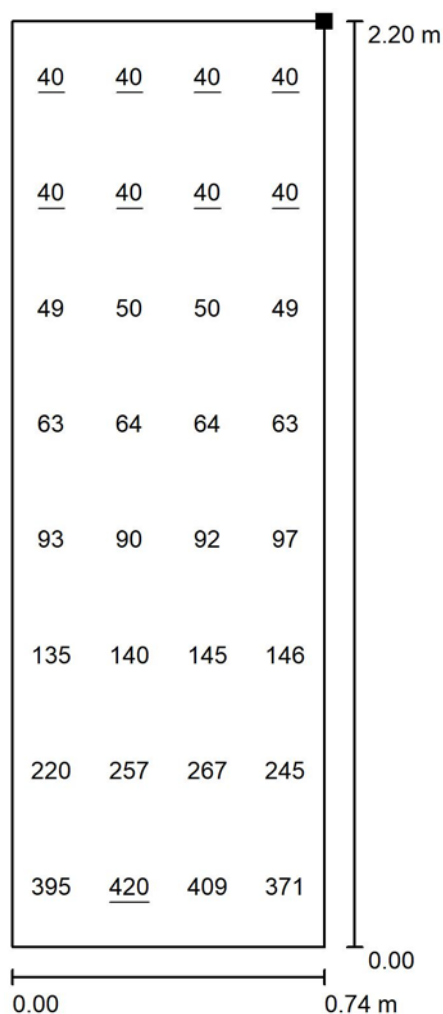

Hodnoty v Lux, Měřítko 1 : 18

Poloha plochy v místnosti:
Označený bod:
(7.841 m, 3.493 m, 2.962 m)

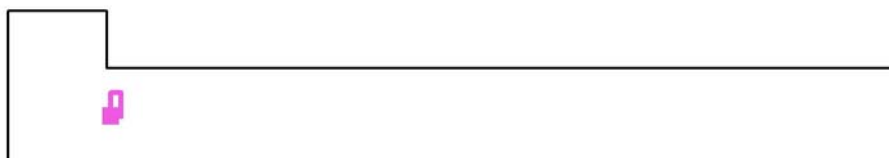

Rastr: 4 x 8 Body

E_m [lx]
134

E_{min} [lx]
40

E_{max} [lx]
420

E_{min} / E_m
0.297

E_{min} / E_{max}
0.095



Zpracovatel
Telefon
Fax
e-mail

Půdorys 1NP - Administrativa 1NP / Chodba - 300lx / Hodnotový graf (E, svisle)



Hodnoty v Lux, Měřítko 1 : 165

Nelze zobrazit všechny vypočtené hodnoty.

Poloha plochy v místnosti:
Označený bod:
(11.013 m, 0.348 m, 0.850 m)



Rastr: 128 x 8 Body

E_m [lx]
331

E_{min} [lx]
256

E_{max} [lx]
398


E_{min} / E_m
0.773

E_{min} / E_{max}
0.643



Zpracovatel
Telefon
Fax
e-mail

Půdorys 1NP - Administrativa 1NP / Kotelna - 200lx / Hodnotový graf (E, svisle)

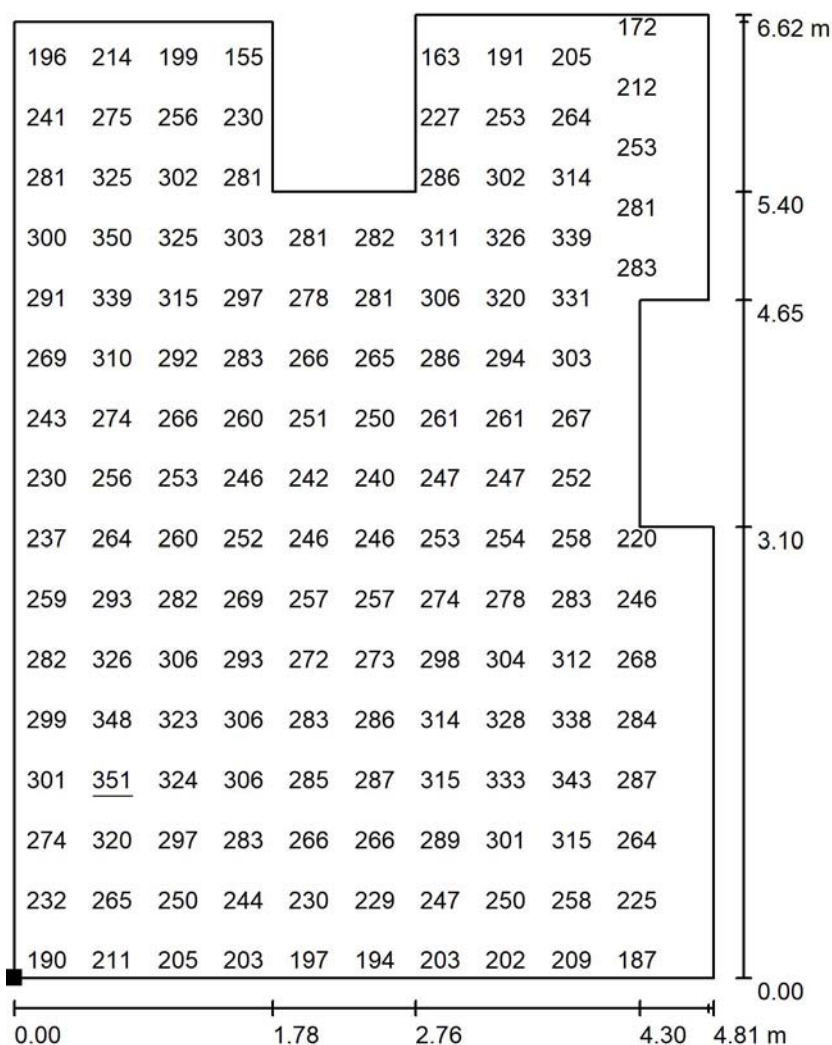

Hodnoty v Lux, Měřítko 1 : 52

Nelze zobrazit všechny vypočtené hodnoty.

Poloha plochy v místnosti:

Označený bod:

(53.076 m, 0.302 m, 0.850 m)



Rastr: 32 x 32 Body

E_m [lx]
267

E_{min} [lx]
148

E_{max} [lx]
351


E_{min} / E_m
0.555

E_{min} / E_{max}
0.422



Zpracovatel
Telefon
Fax
e-mail

Půdorys 1NP - Administrativa 1NP / Zasedací místnost - 500lx / Hodnotový graf (E, svisle)

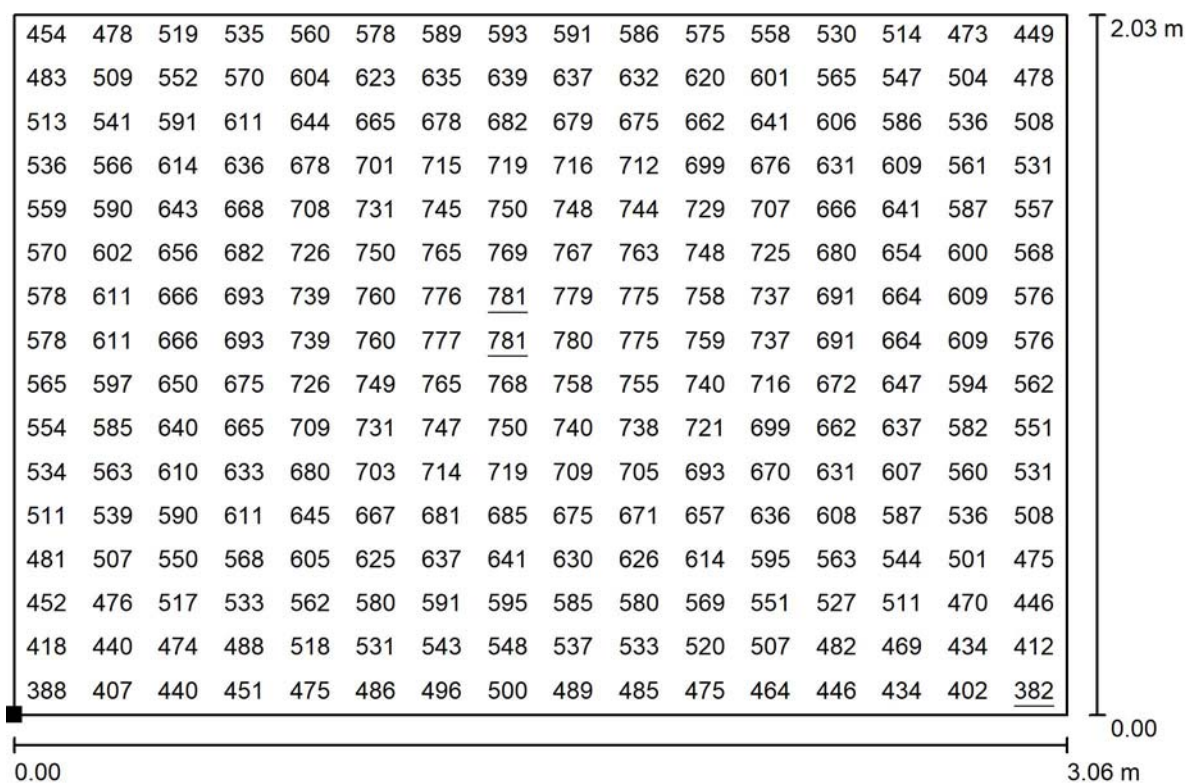

Hodnoty v Lux, Měřítko 1 : 22

Poloha plochy v místnosti:
Označený bod:
(0.270 m, 5.400 m, 0.850 m)



Rastr: 16 x 16 Body

E_m [lx]
612

E_{min} [lx]
382

E_{max} [lx]
781


E_{min} / E_m
0.625

E_{min} / E_{max}
0.489



Zpracovatel
Telefon
Fax
e-mail

Půdorys 1NP - Administrativa 1NP / Zasedací místnost - 500lx / Hodnotový graf (E, svisle)

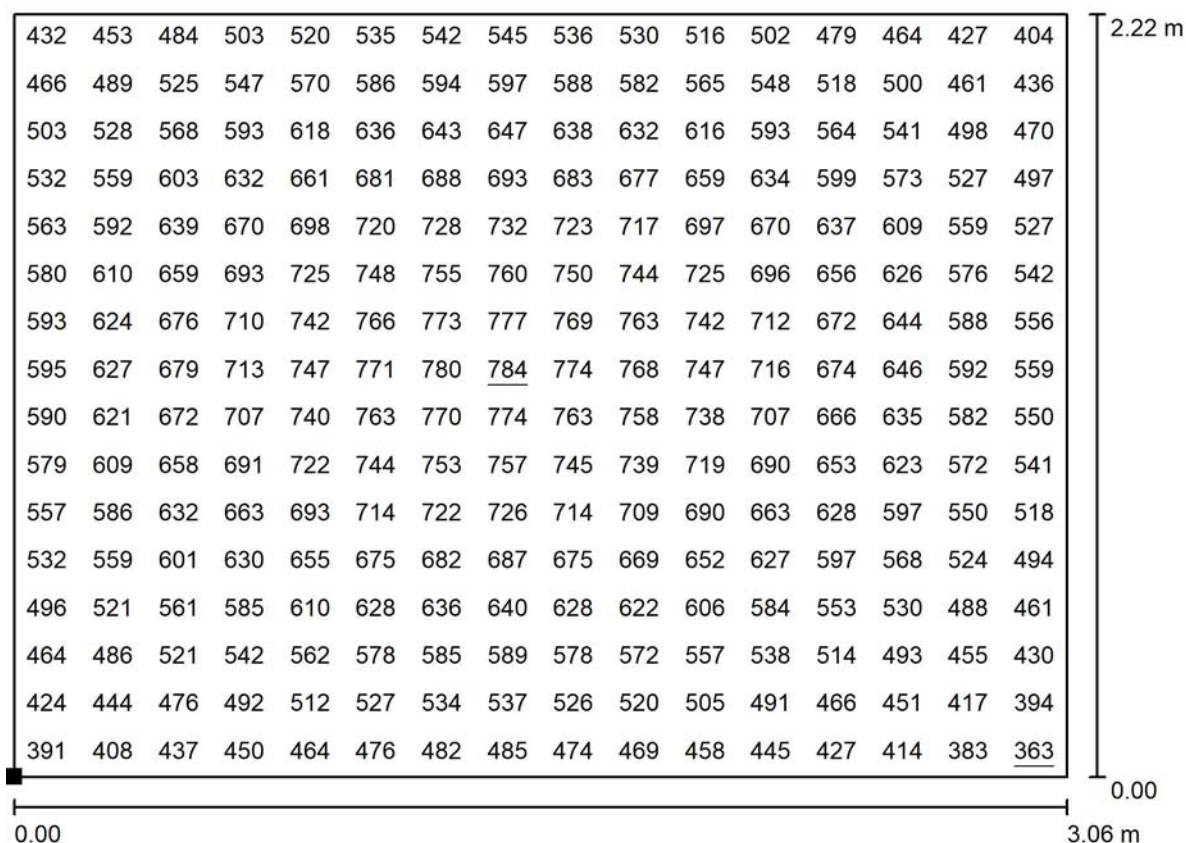

Hodnoty v Lux, Měřítko 1 : 22

Poloha plochy v místnosti:
Označený bod:
(0.270 m, 2.500 m, 0.850 m)



Rastr: 16 x 16 Body

E_m [lx]
600

E_{min} [lx]
363

E_{max} [lx]
784


E_{min} / E_m
0.605

E_{min} / E_{max}
0.463



Zpracovatel
Telefon
Fax
e-mail

Půdorys 1NP - Administrativa 1NP / WC - 200lx / Hodnotový graf (E, svisle)

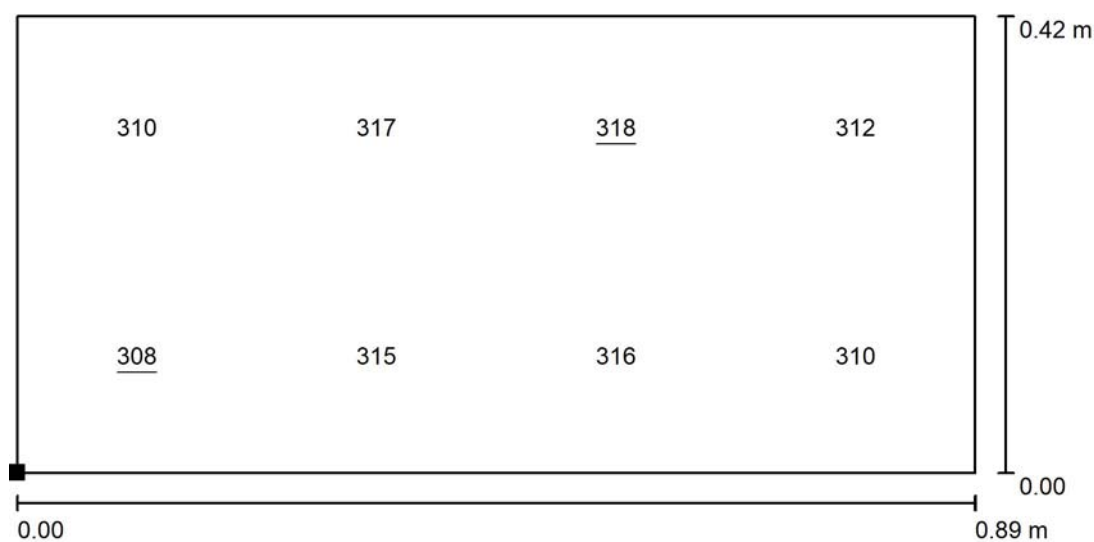

Hodnoty v Lux, Měřítko 1 : 7

Poloha plochy v místnosti:
Označený bod:
(13.877 m, 6.035 m, 0.850 m)



Rastr: 4 x 2 Body

E_m [lx]
313

E_{min} [lx]
308

E_{max} [lx]
318


E_{min} / E_m
0.983

E_{min} / E_{max}
0.969




Zpracovatel
Telefon
Fax
e-mail

Půdorys 1NP - Administrativa 1NP / WC - 200lx / Hodnotový graf (E, svisle)

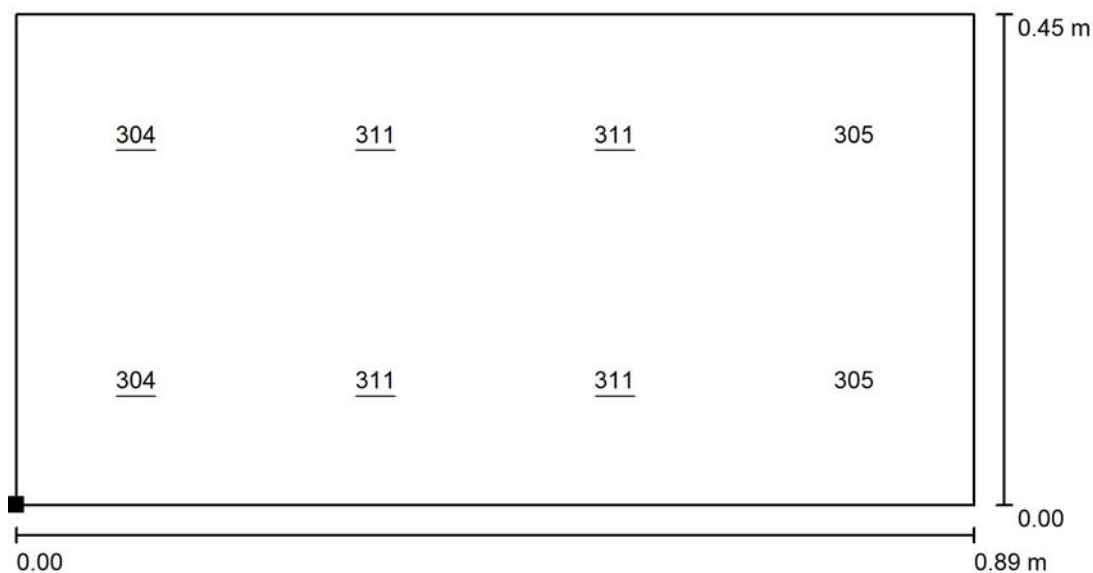

Hodnoty v Lux, Měřítko 1 : 7

Poloha plochy v místnosti:
Označený bod:
(13.877 m, 4.876 m, 0.850 m)

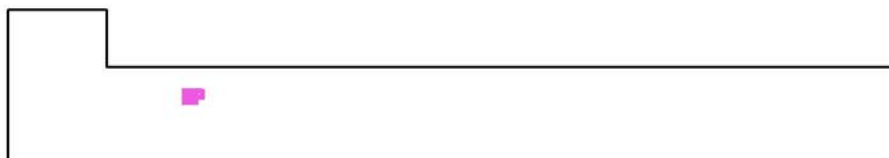

Rastr: 4 x 2 Body

E_m [lx]
308

E_{min} [lx]
304


E_{max} [lx]
311

E_{min} / E_m
0.988

E_{min} / E_{max}
0.976

Zpracovatel
Telefon
Fax
e-mail


Půdorys 1NP - Administrativa 1NP / Pánské WC - 200lx / Hodnotový graf (E, svisle)

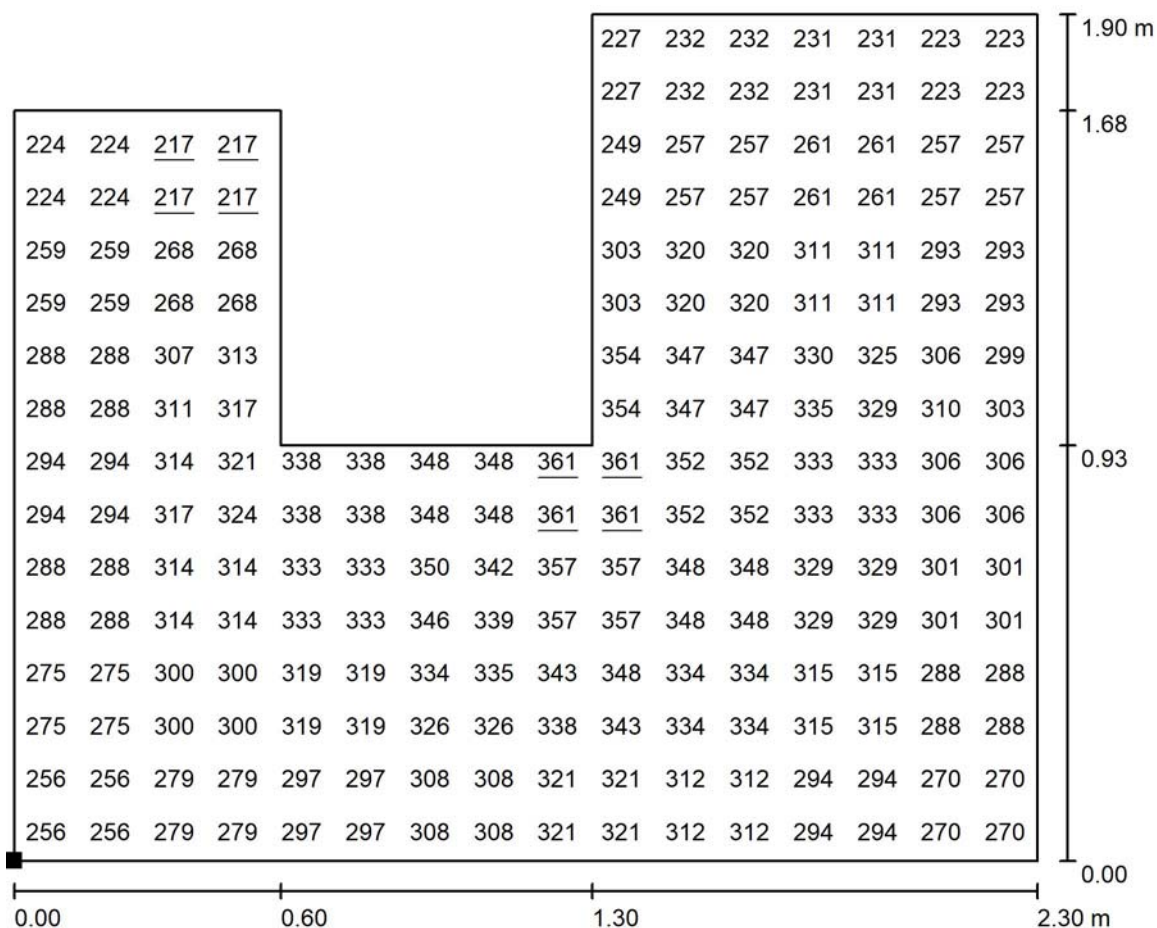

Hodnoty v Lux, Měřítka 1 : 17

Nelze zobrazit všechny vypočtené hodnoty.

Poloha plochy v místnosti:
Označený bod:
(15.477 m, 4.907 m, 0.850 m)

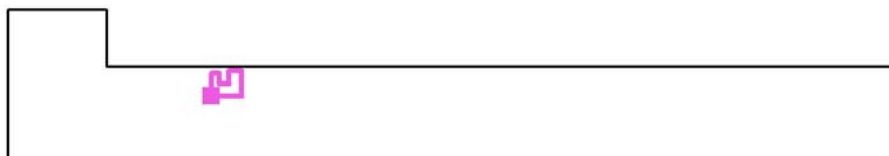

Rastr: 16 x 16 Body

$$E_m [lx]$$


$$300$$
$$E_{\min} [Ix]$$
$$E_{\max} [Ix]$$
$$E_{\min} / E_m$$

$$0.724$$
$$E_{\min} / E_{\max}$$

0.602

Zpracovatel
Telefon
Fax
e-mail

Půdorys 1NP - Administrativa 1NP / Úklidová komora - 300lx / Hodnotový graf (E, svisle)

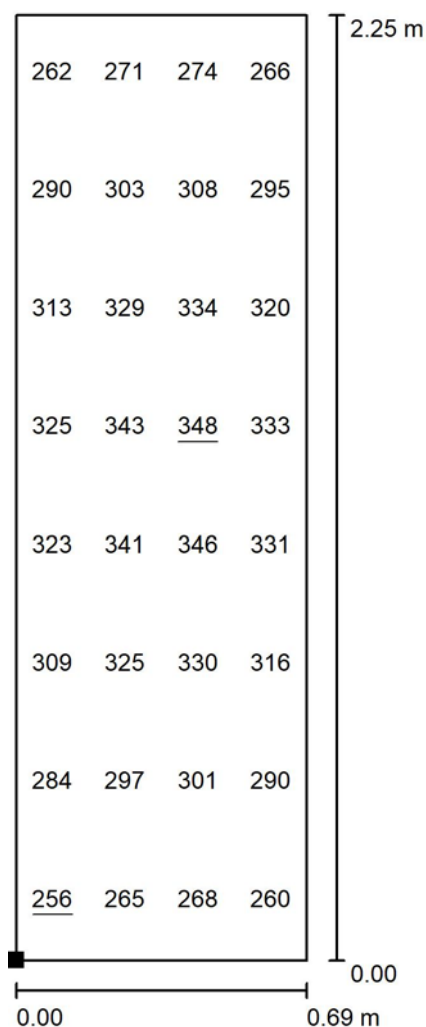

Hodnoty v Lux, Měřítko 1 : 18

Poloha plochy v místnosti:
Označený bod:
(13.777 m, 2.057 m, 0.850 m)



Rastr: 4 x 8 Body

E_m [lx]
305

E_{min} [lx]
256

E_{max} [lx]
348


E_{min} / E_m
0.839

E_{min} / E_{max}
0.734



Zpracovatel
Telefon
Fax
e-mail

Půdorys 1NP - Administrativa 1NP / Pánská umývárna - 200lx / Hodnotový graf (E, svisle)

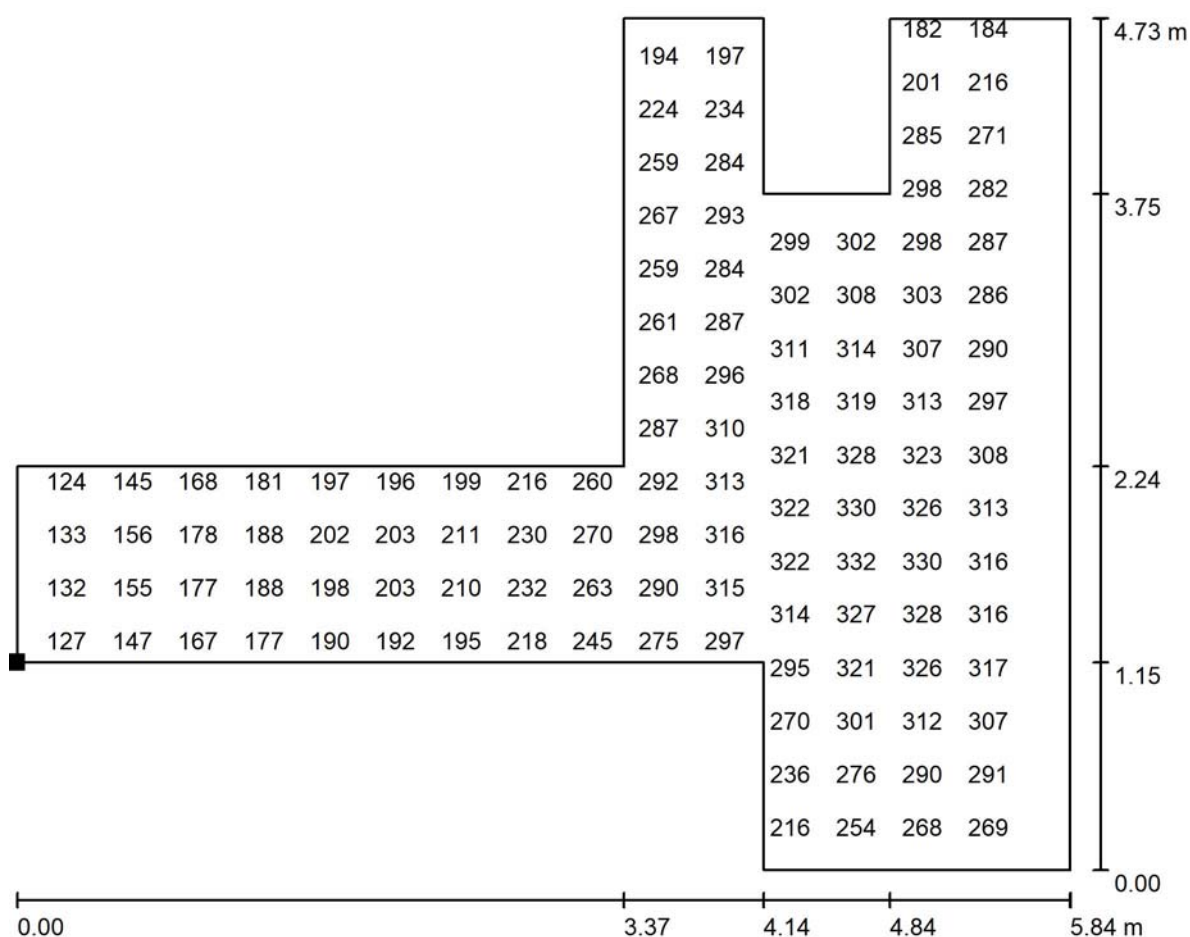

Hodnoty v Lux, Měřítko 1 : 42

Nelze zobrazit všechny vypočtené hodnoty.

Poloha plochy v místnosti:

Označený bod:

(14.932 m, 3.234 m, 0.850 m)



Rastr: 32 x 32 Body

E_m [lx]
262

E_{min} [lx]
118

E_{max} [lx]
338


E_{min} / E_m
0.450

E_{min} / E_{max}
0.348



Zpracovatel
Telefon
Fax
e-mail

Půdorys 1NP - Administrativa 1NP / Chodba - 300lx / Hodnotový graf (E, svisle)

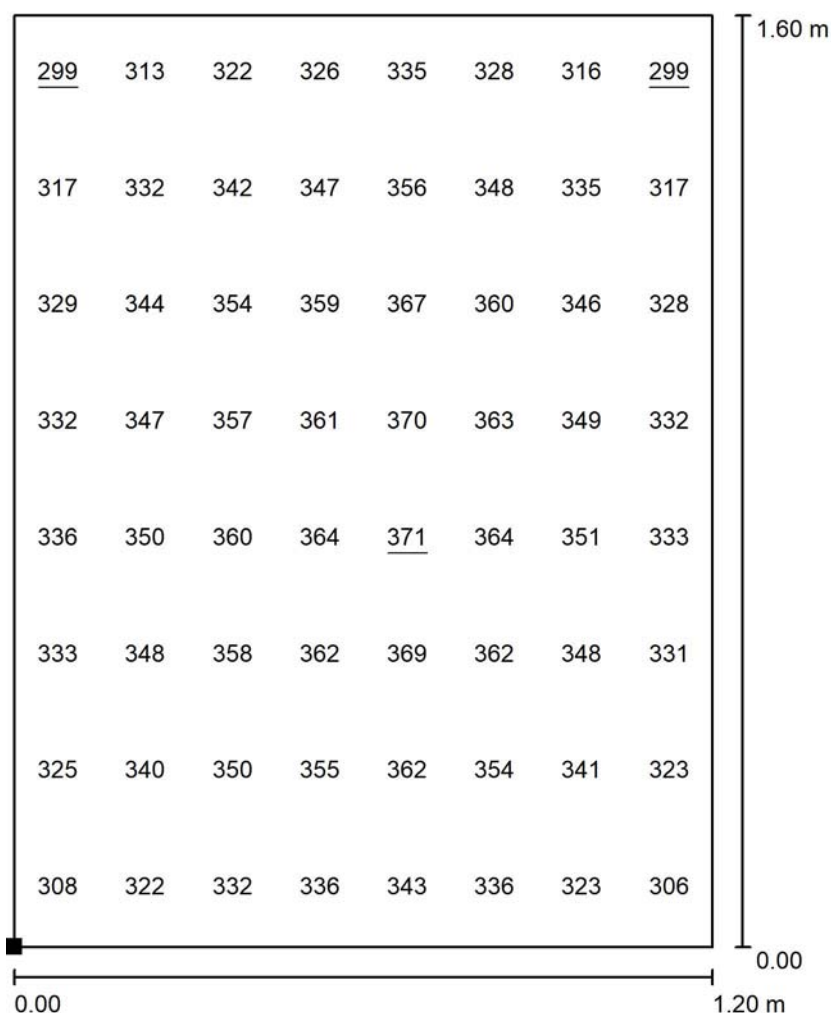

Hodnoty v Lux, Měřítko 1 : 13

Poloha plochy v místnosti:
Označený bod:
(21.200 m, 1.900 m, 0.850 m)



Rastr: 8 x 8 Body

E_m [lx]
341

E_{min} [lx]
299

E_{max} [lx]
371


E_{min} / E_m
0.876

E_{min} / E_{max}
0.805



Zpracovatel
Telefon
Fax
e-mail

Půdorys 1NP - Administrativa 1NP / Pánská šatna - 200lx / Hodnotový graf (E, svisle)

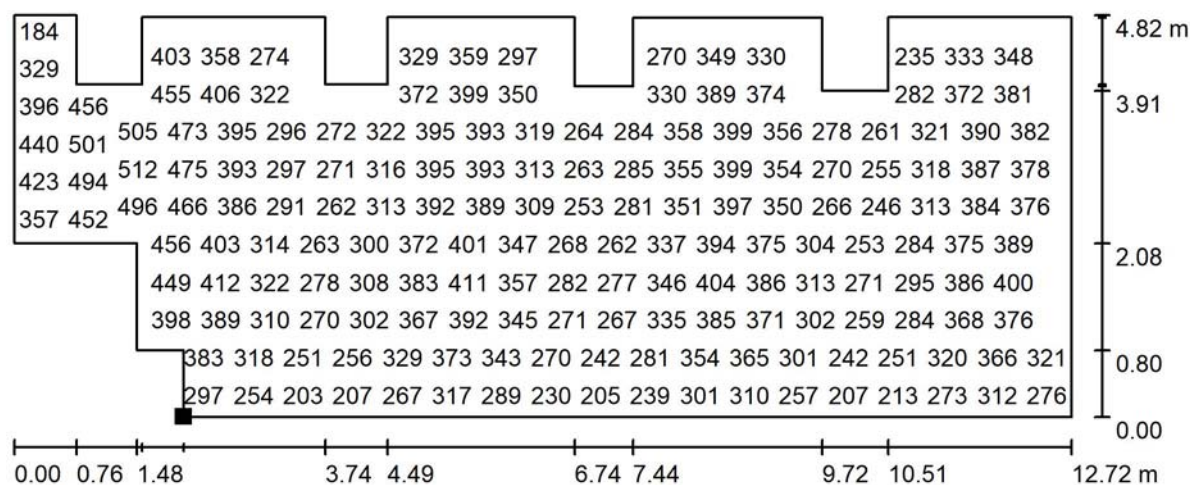


Hodnoty v Lux, Měřítko 1 : 91

Nelze zobrazit všechny vypočtené hodnoty.

Poloha plochy v místnosti:

Označený bod:

(23.383 m, 1.936 m, 0.850 m)

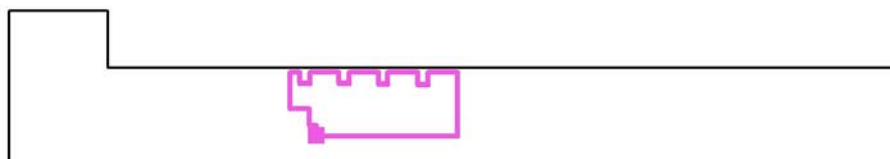

Rastr: 64 x 32 Body

E_m [lx]
329

E_{min} [lx]
133

E_{max} [lx]
517


E_{min} / E_m
0.404

E_{min} / E_{max}
0.257



Zpracovatel
Telefon
Fax
e-mail

Půdorys 1NP - Administrativa 1NP / Odpočinková místnost - 200lx / Hodnotový graf (E, svisle)

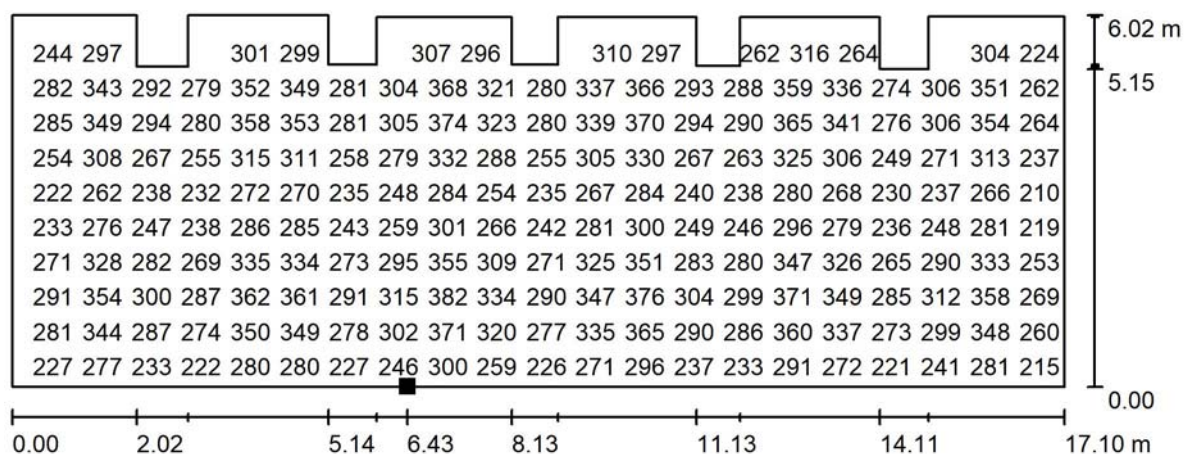


Hodnoty v Lux, Měřítko 1 : 123

Nelze zobrazit všechny vypočtené hodnoty.

Poloha plochy v místnosti:

Označený bod:

(41.305 m, 0.500 m, 0.850 m)

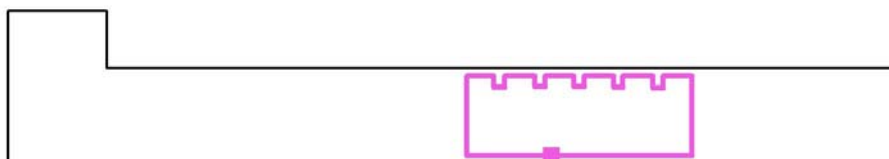

Rastr: 32 x 64 Body

E_m [lx]
285

E_{min} [lx]
127

E_{max} [lx]
384


E_{min} / E_m
0.447

E_{min} / E_{max}
0.331



Zpracovatel
Telefon
Fax
e-mail


Půdorys 1NP - Administrativa 1NP / Server - 200lx / Hodnotový graf (E, svisle)

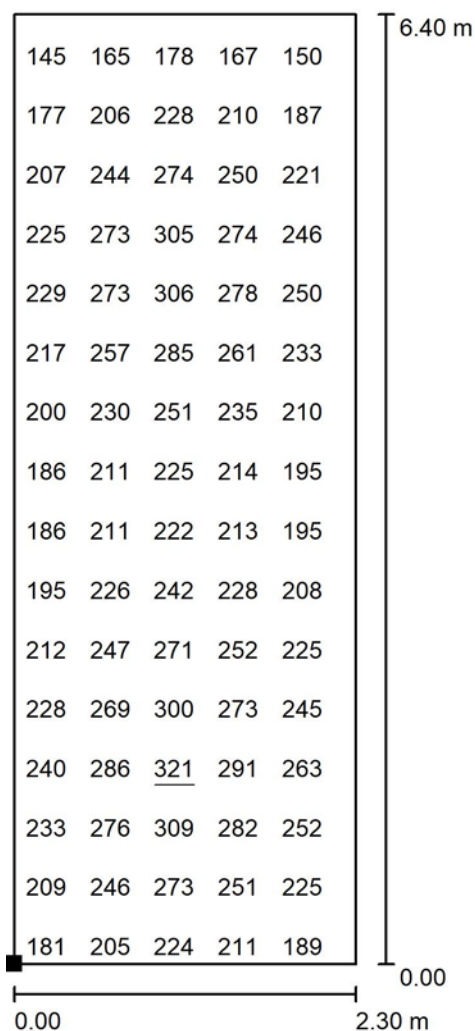

Hodnoty v Lux, Měřítko 1 : 51

Nelze zobrazit všechny vypočtené hodnoty.

Poloha plochy v místnosti:
Označený bod:
(58.700 m, 0.400 m, 0.850 m)

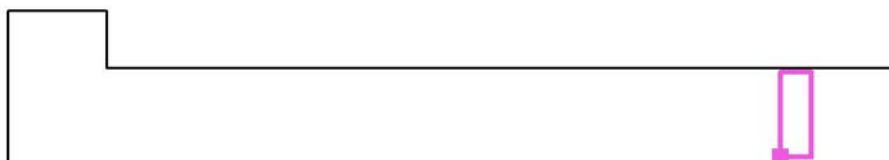

Rastr: 16 x 32 Body

E_m [lx]
230

E_{min} [lx]
130

E_{max} [lx]
321


E_{min} / E_m
0.565

E_{min} / E_{max}
0.404



Zpracovatel
Telefon
Fax
e-mail


Půdorys 1NP - Administrativa 1NP / Kompresor - 200lx / Hodnotový graf (E, svisle)

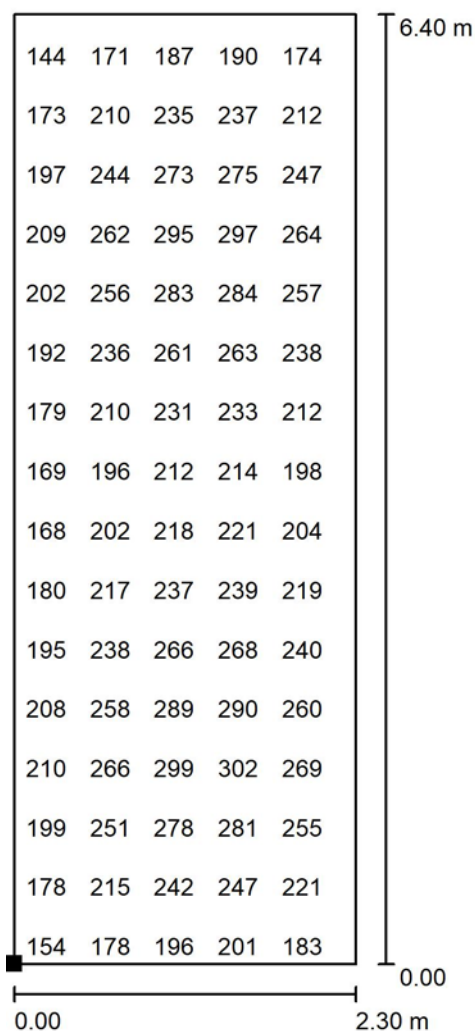

Hodnoty v Lux, Měřítko 1 : 51

Nelze zobrazit všechny vypočtené hodnoty.

Poloha plochy v místnosti:
Označený bod:
(61.750 m, 0.400 m, 0.850 m)

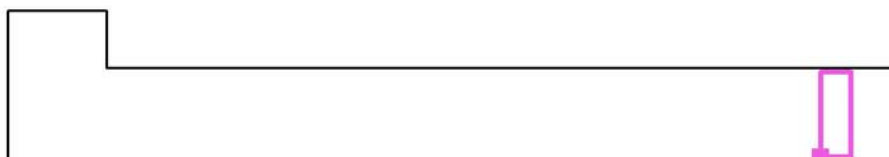

Rastr: 16 x 32 Body

E_m [lx]
227

E_{min} [lx]
133

E_{max} [lx]
322


E_{min} / E_m
0.585

E_{min} / E_{max}
0.413




Zpracovatel
Telefon
Fax
e-mail

Půdorys 1NP - Administrativa 1NP / Chodba - 300lx / Hodnotový graf (E, svisle)

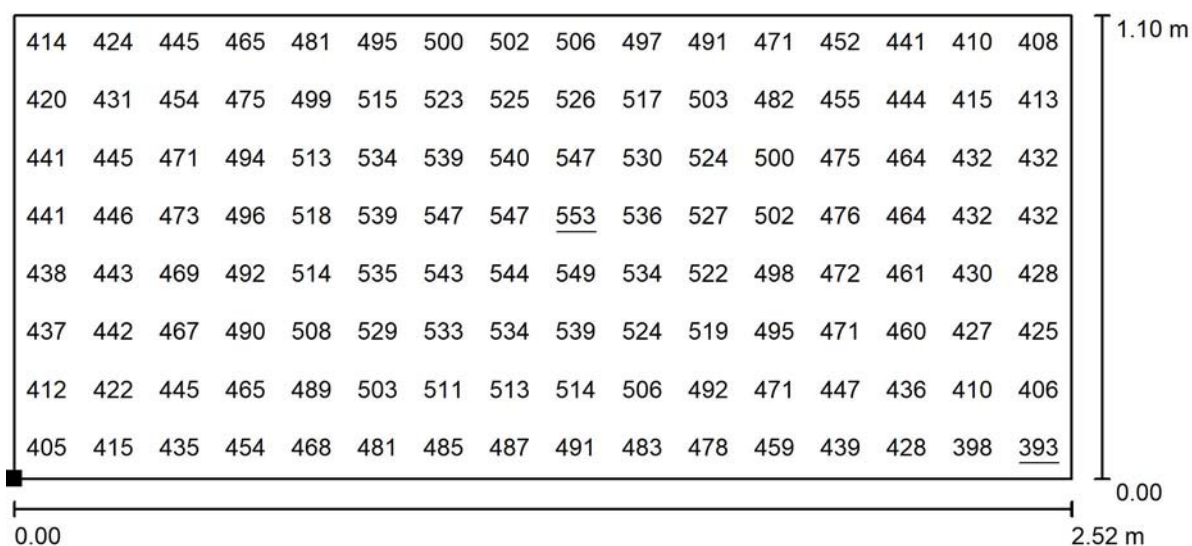

Hodnoty v Lux, Měřítko 1 : 18

Poloha plochy v místnosti:
Označený bod:
(64.784 m, 0.569 m, 0.850 m)

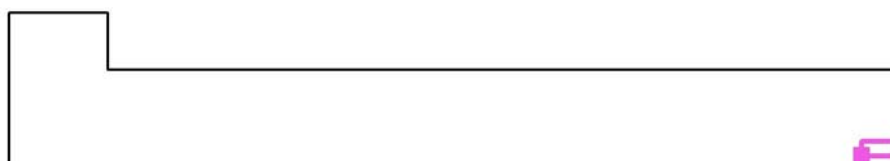

Rastr: 16 x 8 Body

E_m [lx]
477

E_{min} [lx]
393

E_{max} [lx]
553


E_{min} / E_m
0.823

E_{min} / E_{max}
0.711



Zpracovatel
Telefon
Fax
e-mail

Půdorys 1NP - Administrativa 1NP / Stávající elektrocentrála - 200lx / Hodnotový graf (E, svisle)

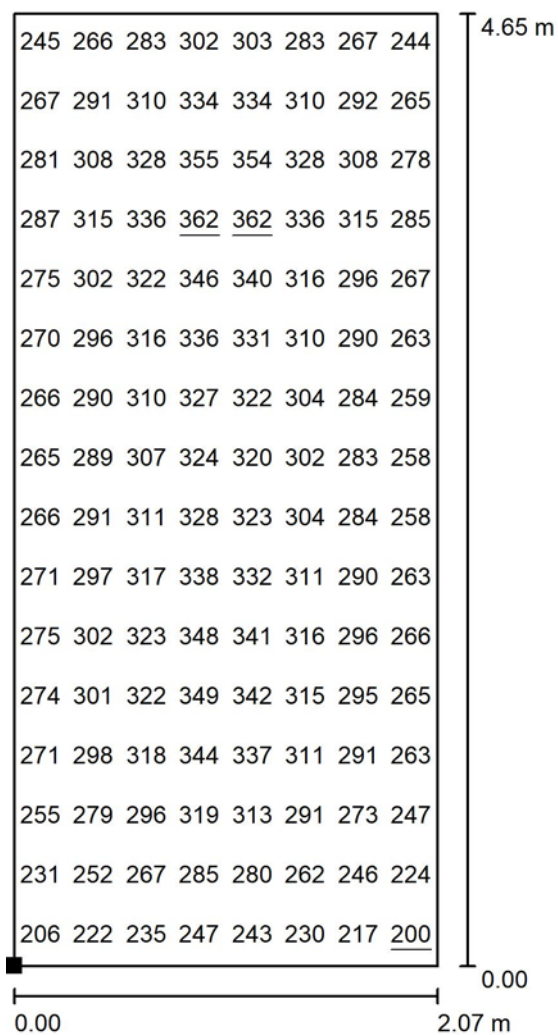

Hodnoty v Lux, Měřítko 1 : 37

Poloha plochy v místnosti:
Označený bod:
(10.963 m, 2.045 m, 0.850 m)



Rastr: 8 x 16 Body

E_m [lx]
294

E_{min} [lx]
200


E_{max} [lx]
362

E_{min} / E_m
0.680

E_{min} / E_{max}
0.551

Zpracovatel
Telefon
Fax
e-mail

Půdorys 2NP - Administrativa 2NP / Shrnutí

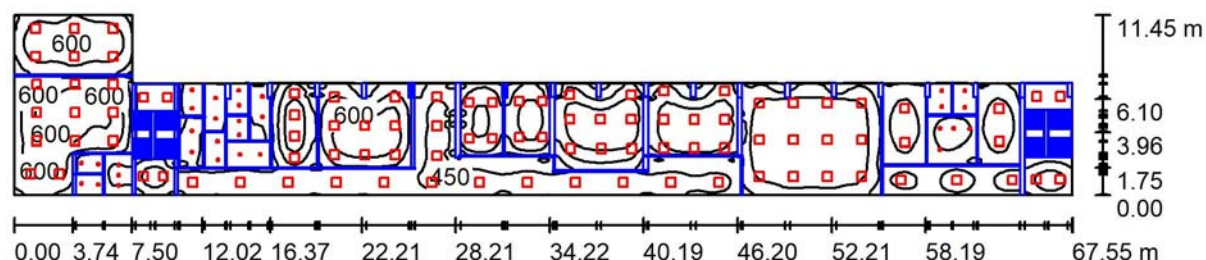

Výška místnosti: 3.000 m, Montážní výška: 3.000 m, Činitel údržby: 0.80

Hodnoty v Lux, Měřítko 1:483

Plocha	ρ [%]	E_m [lx]	E_{min} [lx]	E_{max} [lx]	E_{min} / E_m
Uživatelská úroveň	/	412	4.89	746	0.012
Podlaha	20	317	6.74	631	0.021
Strop	70	84	17	263	0.207
Stěny (6)	50	186	6.81	1187	/

Uživatelská úroveň:

Výška: 0.850 m
Rastr: 128 x 128 Body
Okrajová zóna: 0.000 m

Kusovník svítidel

Č.	ks	Označení (Opravný faktor)	Φ (Svítidlo) [lm]	Φ (Zdroje:) [lm]	P [W]
1	95	SAMPLE Svítidlo E (1.000)	3600	3600	40.0
2	31	Sample 4 Svítidlo F (1.000)	1920	2000	23.0
Celkem:			401529	404000	4513.0

Specifický příkon: $8.81 \text{ W/m}^2 = 2.14 \text{ W/m}^2/100 \text{ lx}$ (Základní plocha: 512.45 m^2)




Zpracovatel
Telefon
Fax
e-mail

Půdorys 2NP - Administrativa 2NP / Kusovník svítidel

95 ks

SAMPLE Svítidlo E
C. výrobku:
Světelný tok (Svítidlo): 3600 lm
Světelný tok (Zdroje:): 3600 lm
Výkon svítidla: 40.0 W
Klasifikace svítidel dle CIE: 100
Kód CIE Flux Code: 61 87 97 100 100
Osazení: 1 x LED 4000K / CRI \geq 80 (Opravný faktor 1.000).


Obrázek svítidla najdete
v našem katalogu
svítidel.

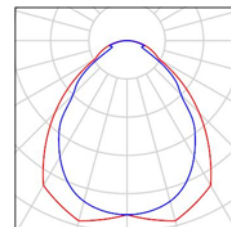

31 ks

Sample 4 Svítidlo F
C. výrobku: 4
Světelný tok (Svítidlo): 1920 lm
Světelný tok (Zdroje:): 2000 lm
Výkon svítidla: 23.0 W
Klasifikace svítidel dle CIE: 100
Kód CIE Flux Code: 46 78 95 100 96
Osazení: 1 x LED 4000K / CRI \geq 80 (Opravný faktor 1.000).


Obrázek svítidla najdete
v našem katalogu
svítidel.

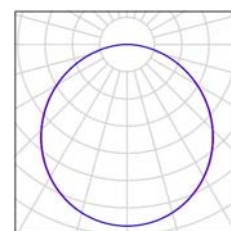



Zpracovatel
Telefon
Fax
e-mail


Půdorys 2NP - Administrativa 2NP / Půdorys

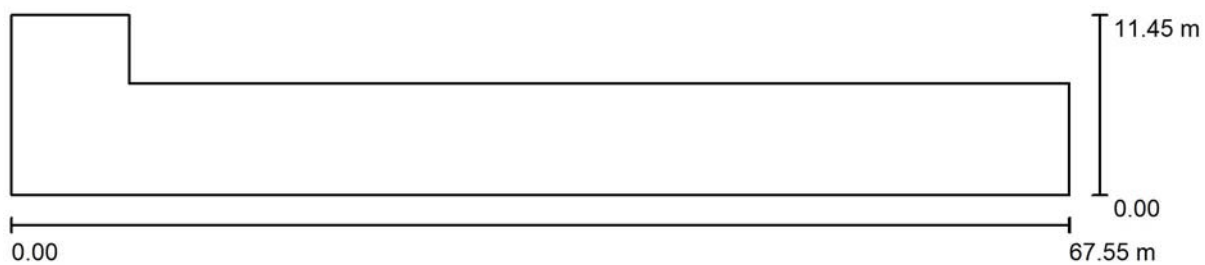

Měřítko 1 : 483

Zpracovatel
Telefon
Fax
e-mail

Půdorys 2NP - Administrativa 2NP / Svítidla (situační plán)

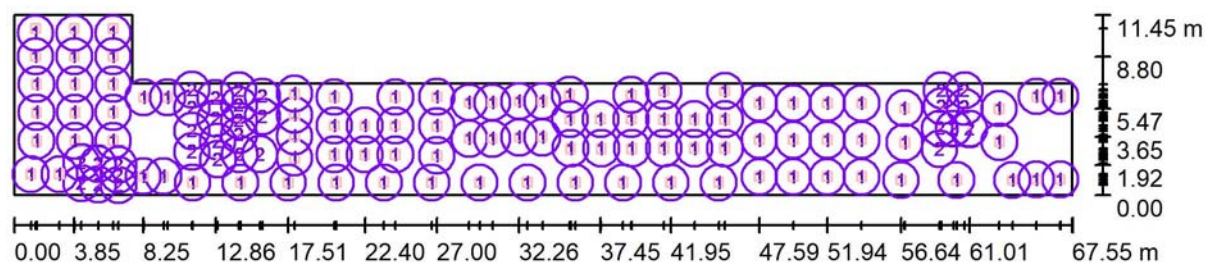

Měřítko 1 : 483


Kusovník svítidel

Č.	ks	Označení
1	95	SAMPLE Svítidlo E
2	31	Sample 4 Svítidlo F



Zpracovatel
Telefon
Fax
e-mail

Půdorys 2NP - Administrativa 2NP / Objekty (situacní plán)

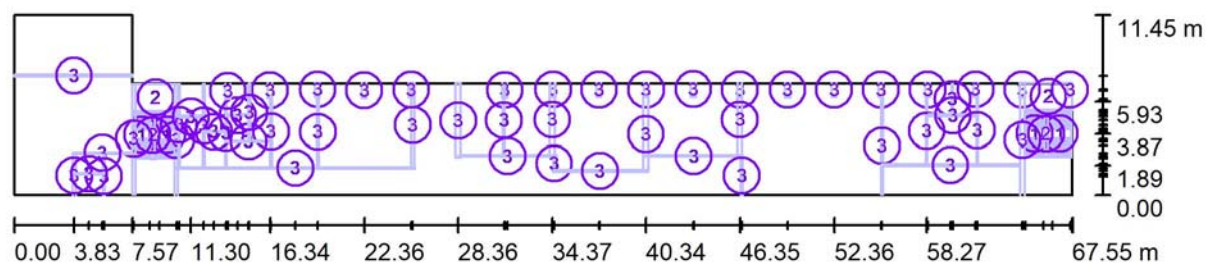

Měřítko 1 : 483


Lista detaliczna obiektów

Č.	ks	Označení
1	4	dvouhlavňový přímý
2	4	Extruzní těleso
3	54	Příčka



Zpracovatel
Telefon
Fax
e-mail

Půdorys 2NP - Administrativa 2NP / Výpočtové plochy (seznam souřadnic)

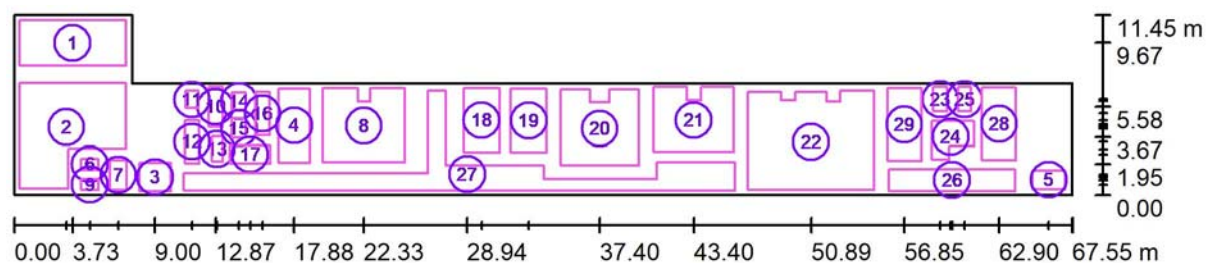

Měřítko 1 : 483

Seznam výpočtových ploch

Č.	Označení	Pozice [m]			Velikost [m]		Rotace [°]		
		X	Y	Z	D	Š	X	Y	Z
1	Kancelář ředitel - 500lx	3.733	9.669	0.850	6.800	2.900	0.000	0.000	0.000
2	Kancelář ředitel - 500lx	3.344	4.289	0.850	6.820	6.711	0.000	0.000	0.000
3	Chodba - 300lx	8.998	1.136	0.850	2.000	1.800	0.000	0.000	0.000
4	Obchodní úsek - 500lx	17.879	4.404	0.850	2.000	4.700	0.000	0.000	0.000



Zpracovatel
Telefon
Fax
e-mail

Půdorys 2NP - Administrativa 2NP / Výpočtové plochy (seznam souřadnic)


Seznam výpočtových ploch

Č.	Označení	Pozice [m]			Velikost [m]		Rotace [°]		
		X	Y	Z	D	Š	X	Y	Z
5	Chodba - 300lx	66.069	0.964	0.850	2.100	1.185	0.000	0.000	0.000
6	WC - 200lx	4.850	1.950	1.000	1.101	0.700	0.000	0.000	0.000
7	Chodba - 300lx	6.657	1.264	1.000	1.079	1.899	0.000	0.000	0.000
8	Ekonomický úsek - 500lx	22.334	4.391	0.850	5.200	4.700	0.000	0.000	0.000
9	WC - 200lx	4.848	0.658	1.000	1.101	0.700	0.000	0.000	0.000
10	WC - 200lx	12.872	5.585	0.850	0.901	2.530	0.000	0.000	0.000
11	WC - 200lx	11.362	6.050	0.850	0.803	1.100	0.000	0.000	0.000
12	WC - 200lx	11.362	3.376	0.850	0.901	2.753	0.000	0.000	0.000
13	WC - 200lx	12.966	2.900	0.850	0.692	1.600	0.000	0.000	0.000
14	WC - 200lx	14.362	5.952	0.850	0.901	1.105	0.000	0.000	0.000
15	WC - 200lx	14.362	4.231	0.850	0.901	1.237	0.000	0.000	0.000
16	WC - 200lx	15.862	5.175	0.850	0.901	2.750	0.000	0.000	0.000
17	WC - 200lx	15.071	2.564	0.850	2.582	1.129	0.000	0.000	0.000
18	Kvalita - 500lx	29.855	4.732	0.850	2.291	4.065	0.000	0.000	0.000
19	Nákup - 500lx	32.870	4.720	0.850	2.291	4.065	0.000	0.000	0.000
20	Zasedací místnost - 500lx	37.397	4.207	0.850	4.995	4.838	0.000	0.000	0.000
21	Výroba - 500lx	43.403	4.738	0.850	5.099	4.096	0.000	0.000	0.000
22	Konstrukce - 500lx	50.890	3.370	0.850	8.034	6.300	0.000	0.000	0.000
23	WC - 200lx	59.152	6.078	0.850	0.901	1.547	0.000	0.000	0.000
24	WC - 200lx	59.804	3.675	0.850	2.694	2.465	0.000	0.000	0.000
25	WC - 200lx	60.688	6.073	0.850	0.844	1.550	0.000	0.000	0.000
26	Chodba - 300lx	59.898	0.939	0.850	8.083	1.387	0.000	0.000	0.000
27	Chodba - 300lx	28.940	1.308	0.850	35.197	6.361	0.000	0.000	0.000
28	Dámské šatny - 200lx	62.900	4.500	0.850	2.170	4.609	0.000	0.000	0.000
29	Dámské šatny - 200lx	56.847	4.466	0.850	2.170	4.609	0.000	0.000	0.000



Zpracovatel
Telefon
Fax
e-mail

Půdorys 2NP - Administrativa 2NP / Výpočtové plochy (přehled výsledků)

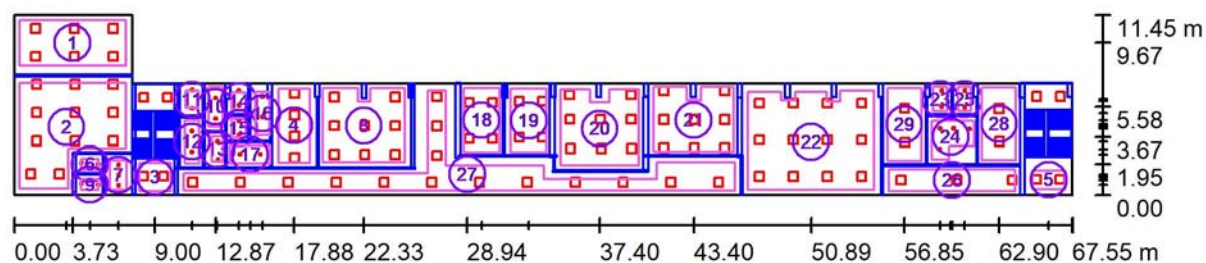

Měřítko 1 : 483

Seznam výpočtových ploch

Č.	Označení	Typ	Rastr	E_m [lx]	E_{min} [lx]	E_{max} [lx]	E_{min} / E_m	E_{min} / E_{max}
1	Kancelář ředitel - 500lx	svisle	32 x 16	507	329	623	0.650	0.528
2	Kancelář ředitel - 500lx	svisle	7 x 7	599	485	700	0.809	0.693
3	Chodba - 300lx	svisle	8 x 8	479	361	576	0.753	0.626
4	Obchodní úsek - 500lx	svisle	8 x 16	591	409	728	0.693	0.562
5	Chodba - 300lx	svisle	8 x 8	500	418	566	0.837	0.739
6	WC - 200lx	svisle	4 x 4	344	333	353	0.968	0.941
7	Chodba - 300lx	svisle	8 x 8	398	341	445	0.859	0.767
8	Ekonomický úsek - 500lx	svisle	32 x 32	592	288	726	0.487	0.397
9	WC - 200lx	svisle	4 x 4	340	330	350	0.969	0.943



Zpracovatel
Telefon
Fax
e-mail

Půdorys 2NP - Administrativa 2NP / Výpočtové plochy (přehled výsledků)

Seznam výpočtových ploch

Č.	Označení	Typ	Rastr	E_m [lx]	E_{min} [lx]	E_{max} [lx]	E_{min} / E_m	E_{min} / E_{max}
10	WC - 200lx	svisle	4 x 8	241	204	266	0.845	0.765
11	WC - 200lx	svisle	4 x 4	263	254	270	0.967	0.940
12	WC - 200lx	svisle	4 x 8	228	190	259	0.830	0.732
13	WC - 200lx	svisle	4 x 8	264	245	278	0.928	0.882
14	WC - 200lx	svisle	4 x 4	285	266	298	0.932	0.892
15	WC - 200lx	svisle	4 x 4	279	268	290	0.960	0.925
16	WC - 200lx	svisle	4 x 8	223	158	259	0.708	0.608
17	WC - 200lx	svisle	8 x 4	240	207	266	0.862	0.776
18	Kvalita - 500lx	svisle	16 x 16	576	421	678	0.731	0.621
19	Nákup - 500lx	svisle	16 x 16	585	396	694	0.677	0.570
20	Zasedací místnost - 500lx	svisle	32 x 32	606	339	739	0.560	0.459
21	Výroba - 500lx	svisle	16 x 16	635	371	752	0.584	0.493
22	Konstrukce - 500lx	svisle	32 x 32	513	324	597	0.631	0.542
23	WC - 200lx	svisle	4 x 4	271	253	286	0.934	0.885
24	WC - 200lx	svisle	16 x 16	347	247	417	0.713	0.593
25	WC - 200lx	svisle	4 x 8	279	263	293	0.944	0.900
26	Chodba - 300lx	svisle	32 x 8	303	216	379	0.714	0.571
27	Chodba - 300lx	svisle	128 x 32	375	178	563	0.475	0.316
28	Dámské šatny - 200lx	svisle	8 x 16	324	175	449	0.539	0.389
29	Dámské šatny - 200lx	svisle	8 x 16	320	181	438	0.566	0.414


Shrnutí výsledků

Typ	Pocet	Průměr [lx]	Min [lx]	Max [lx]	E_{min} / E_m	E_{min} / E_{max}
svisle	29	489	158	752	0.32	0.21



Zpracovatel
Telefon
Fax
e-mail

Půdorys 2NP - Administrativa 2NP / Kancelář ředitel - 500lx / Hodnotový graf (E, svisle)

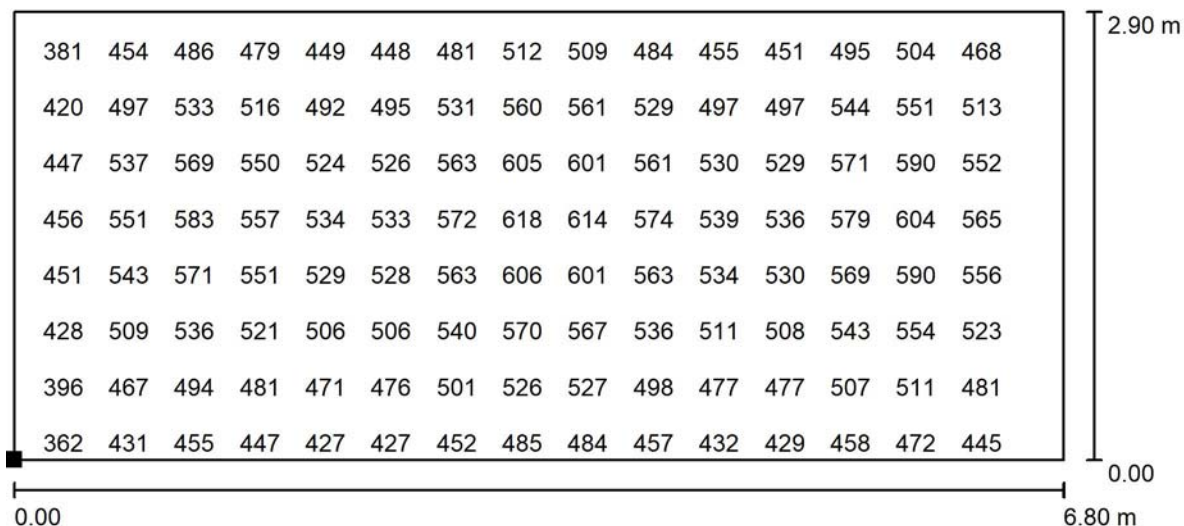

Hodnoty v Lux, Měřítko 1 : 49

Nelze zobrazit všechny vypočtené hodnoty.

Poloha plochy v místnosti:
Označený bod:
(0.333 m, 8.219 m, 0.850 m)



Rastr: 32 x 16 Body

E_m [lx]
507

E_{min} [lx]
329

E_{max} [lx]
623


E_{min} / E_m
0.650

E_{min} / E_{max}
0.528



Zpracovatel
Telefon
Fax
e-mail


Půdorys 2NP - Administrativa 2NP / Kancelář ředitel - 500lx / Hodnotový graf (E, svisle)

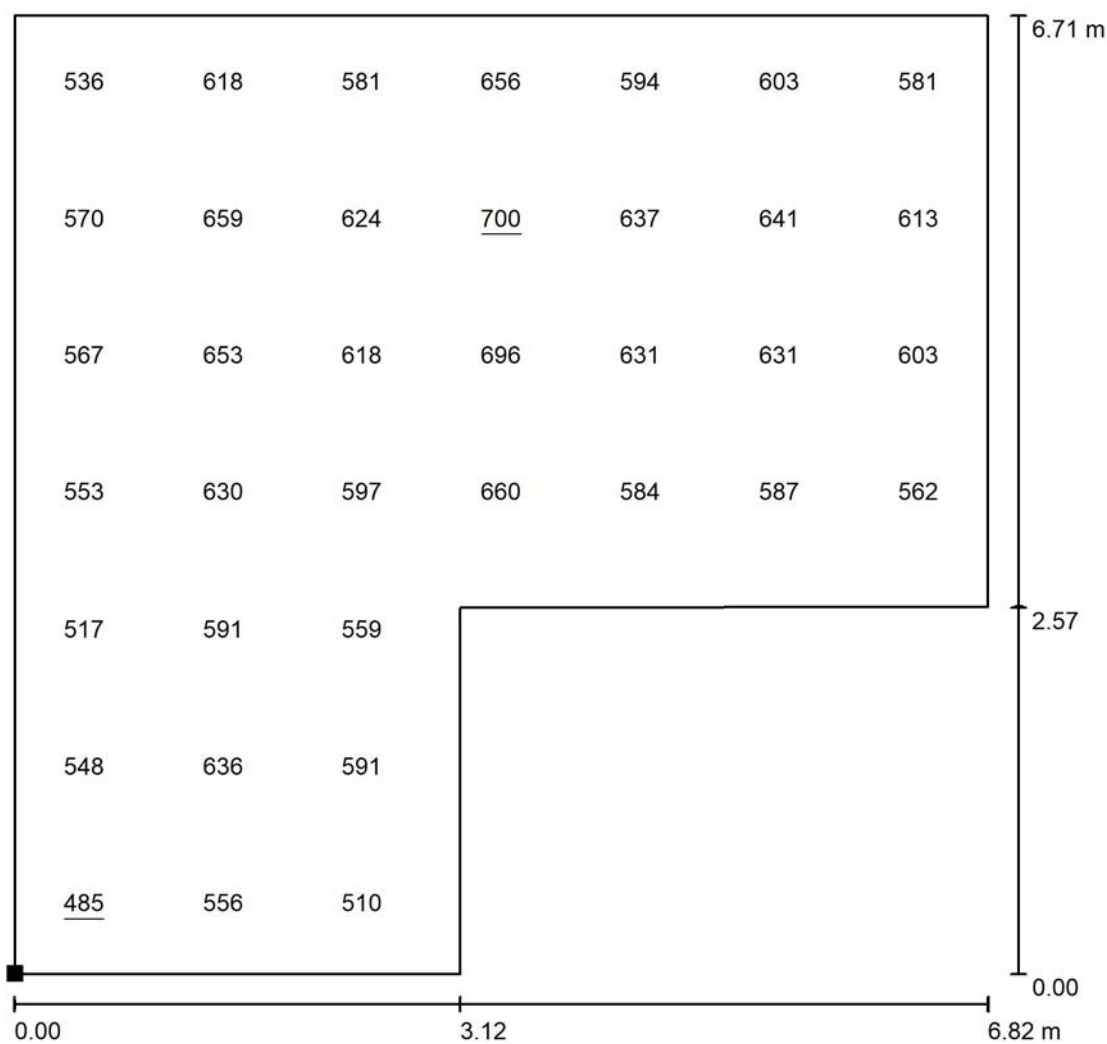

Hodnoty v Lux, Měřítko 1 : 53

Nelze zobrazit všechny vypočtené hodnoty.

Poloha plochy v místnosti:
Označený bod:
(0.349 m, 0.389 m, 0.850 m)

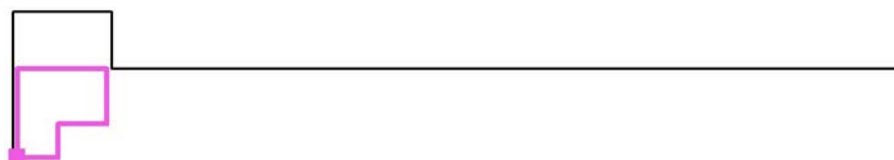

Rastr: 7 x 7 Body

E_m [lx]
599

E_{min} [lx]
485

E_{max} [lx]
700


E_{min} / E_m
0.809

E_{min} / E_{max}
0.693




Zpracovatel
Telefon
Fax
e-mail

Půdorys 2NP - Administrativa 2NP / Chodba - 300lx / Hodnotový graf (E, svisle)

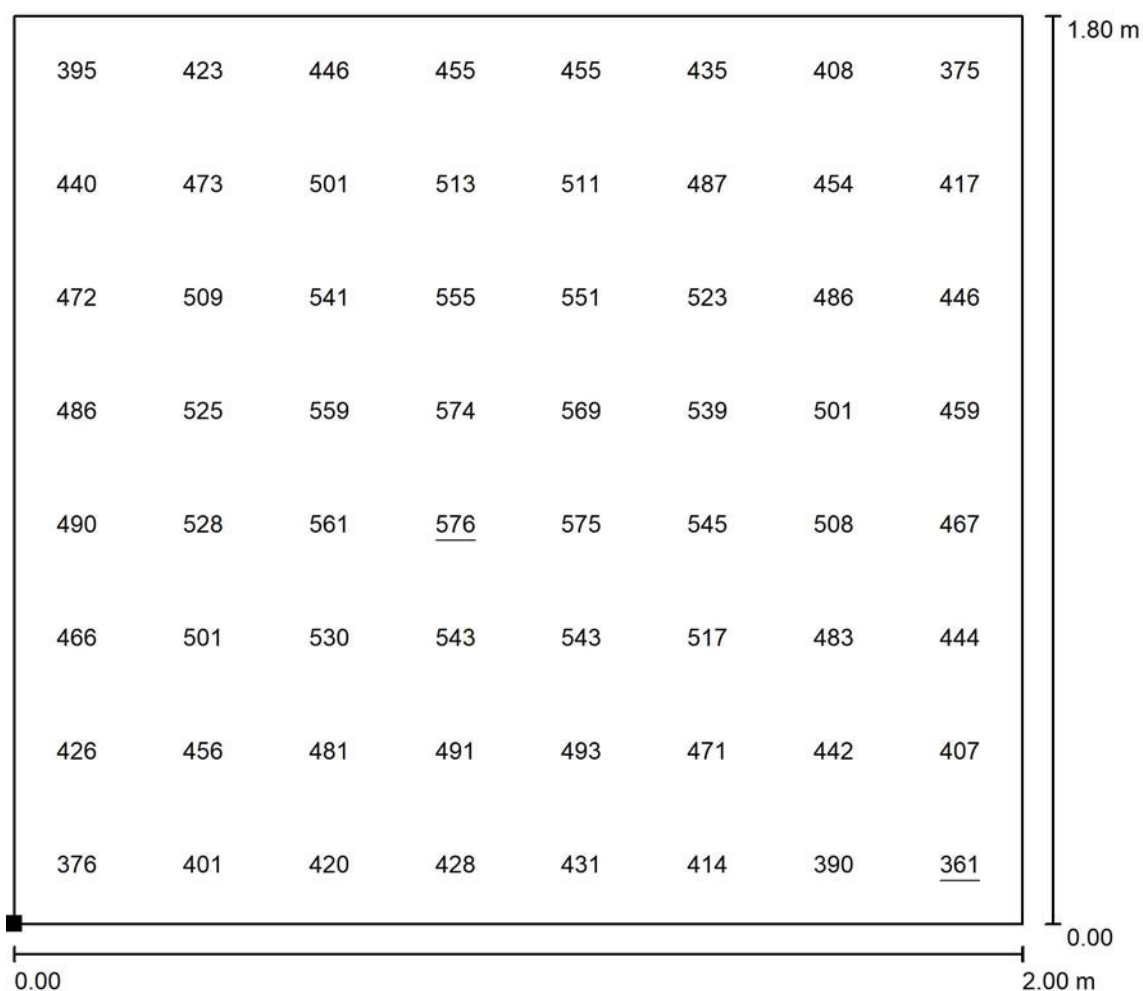

Hodnoty v Lux, Měřítko 1 : 15

Poloha plochy v místnosti:
Označený bod:
(7.998 m, 0.236 m, 0.850 m)

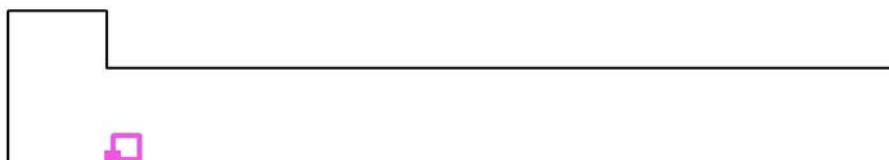

Rastr: 8 x 8 Body

E_m [lx]
479

E_{min} [lx]
361

E_{max} [lx]
576


E_{min} / E_m
0.753

E_{min} / E_{max}
0.626




Zpracovatel
Telefon
Fax
e-mail

Půdorys 2NP - Administrativa 2NP / Obchodní úsek - 500lx / Hodnotový graf (E, svisle)

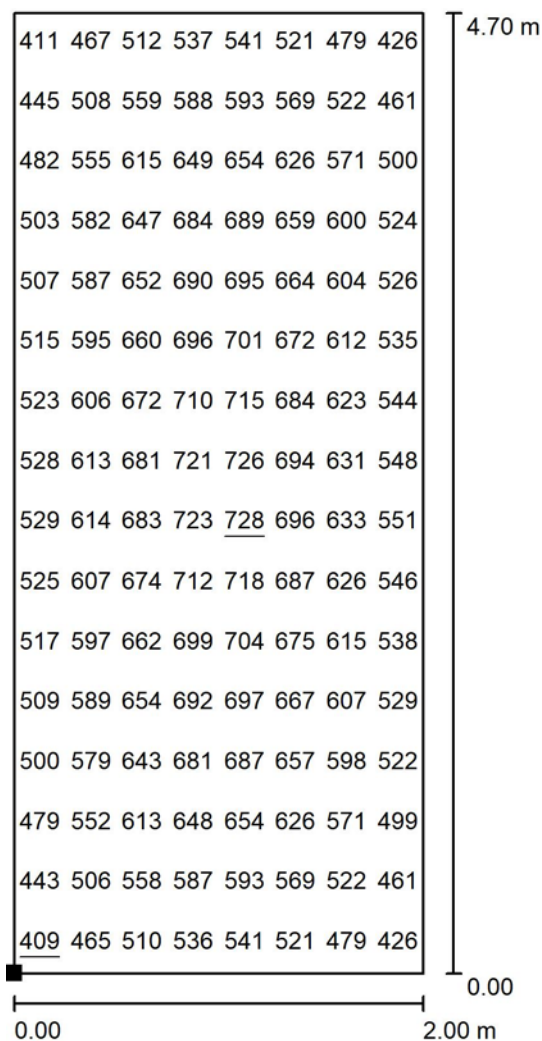

Hodnoty v Lux, Měřítko 1 : 37

Poloha plochy v místnosti:
Označený bod:
(16.879 m, 2.054 m, 0.850 m)

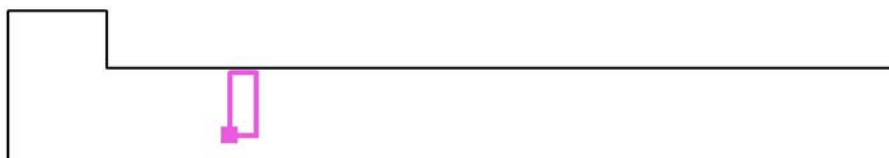

Rastr: 8 x 16 Body

E_m [lx]
591

E_{min} [lx]
409

E_{max} [lx]
728


E_{min} / E_m
0.693

E_{min} / E_{max}
0.562




Zpracovatel
Telefon
Fax
e-mail

Půdorys 2NP - Administrativa 2NP / Chodba - 300lx / Hodnotový graf (E, svisle)

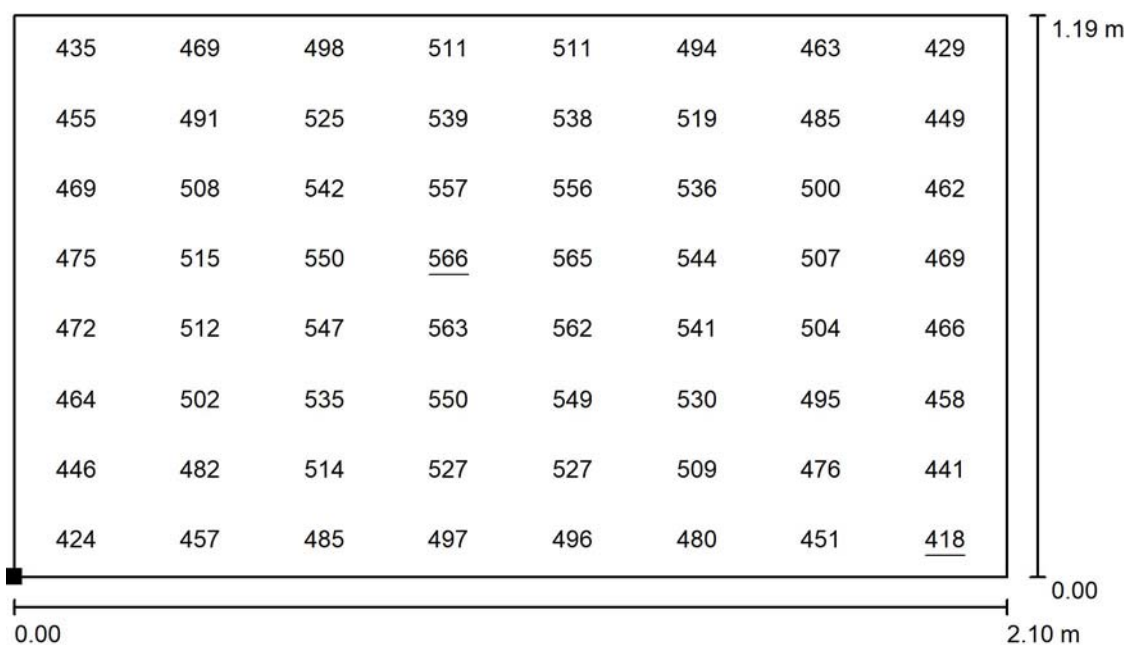

Hodnoty v Lux, Měřítko 1 : 16

Poloha plochy v místnosti:
Označený bod:
(65.019 m, 0.371 m, 0.850 m)

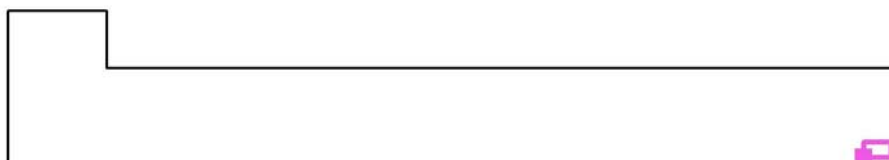

Rastr: 8 x 8 Body

E_m [lx]
500

E_{min} [lx]
418

E_{max} [lx]
566


E_{min} / E_m
0.837

E_{min} / E_{max}
0.739



Zpracovatel
Telefon
Fax
e-mail

Půdorys 2NP - Administrativa 2NP / WC - 200lx / Hodnotový graf (E, svisle)

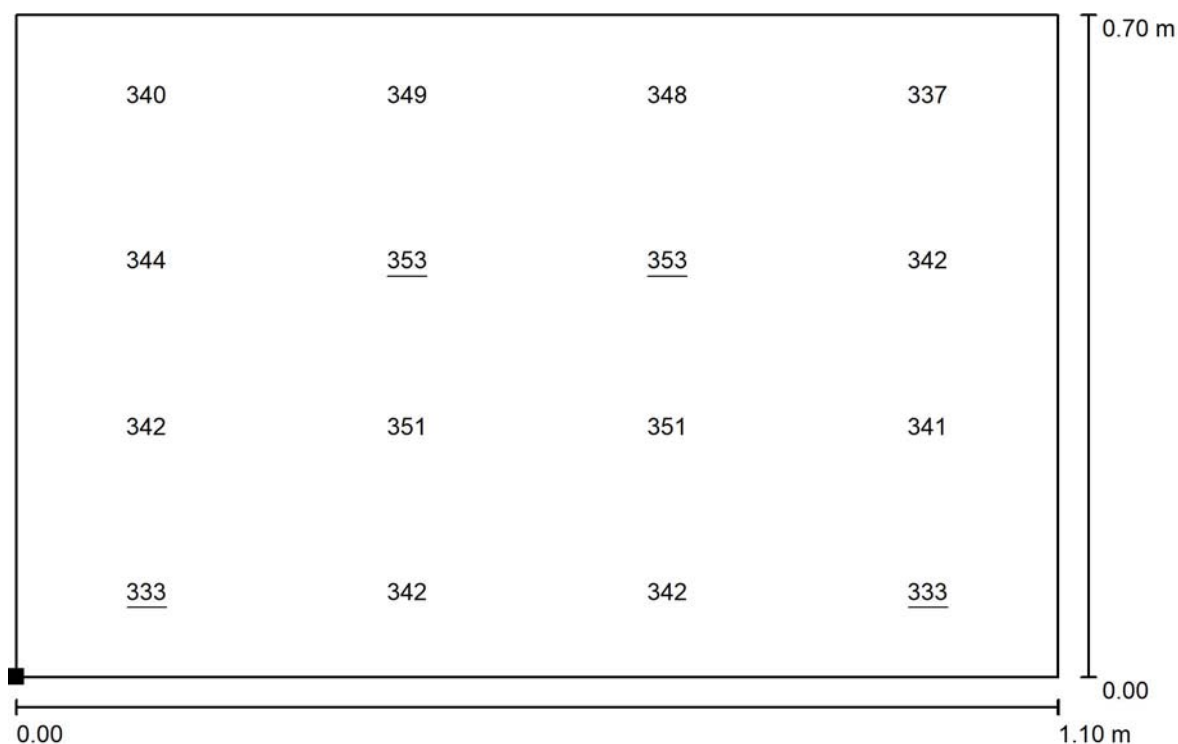

Hodnoty v Lux, Měřítko 1 : 8

Poloha plochy v místnosti:
Označený bod:
(4.299 m, 1.600 m, 1.000 m)



Rastr: 4 x 4 Body

E_m [lx]
344

E_{min} [lx]
333

E_{max} [lx]
353


E_{min} / E_m
0.968

E_{min} / E_{max}
0.941




Zpracovatel
Telefon
Fax
e-mail

Půdorys 2NP - Administrativa 2NP / Chodba - 300lx / Hodnotový graf (E, svisle)

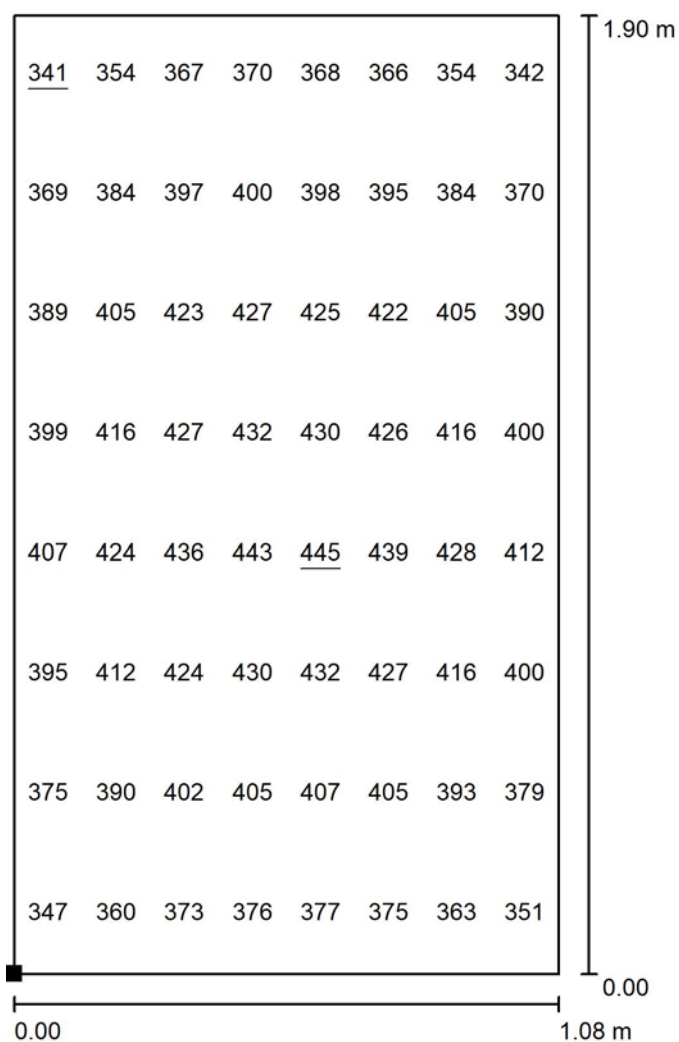

Hodnoty v Lux, Měřítko 1 : 15

Poloha plochy v místnosti:
Označený bod:
(6.117 m, 0.314 m, 1.000 m)

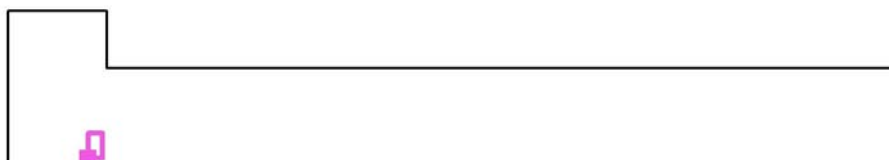

Rastr: 8 x 8 Body

E_m [lx]
398

E_{min} [lx]
341

E_{max} [lx]
445


E_{min} / E_m
0.859

E_{min} / E_{max}
0.767



Zpracovatel
Telefon
Fax
e-mail


Půdorys 2NP - Administrativa 2NP / Ekonomický úsek - 500lx / Hodnotový graf (E, svisle)

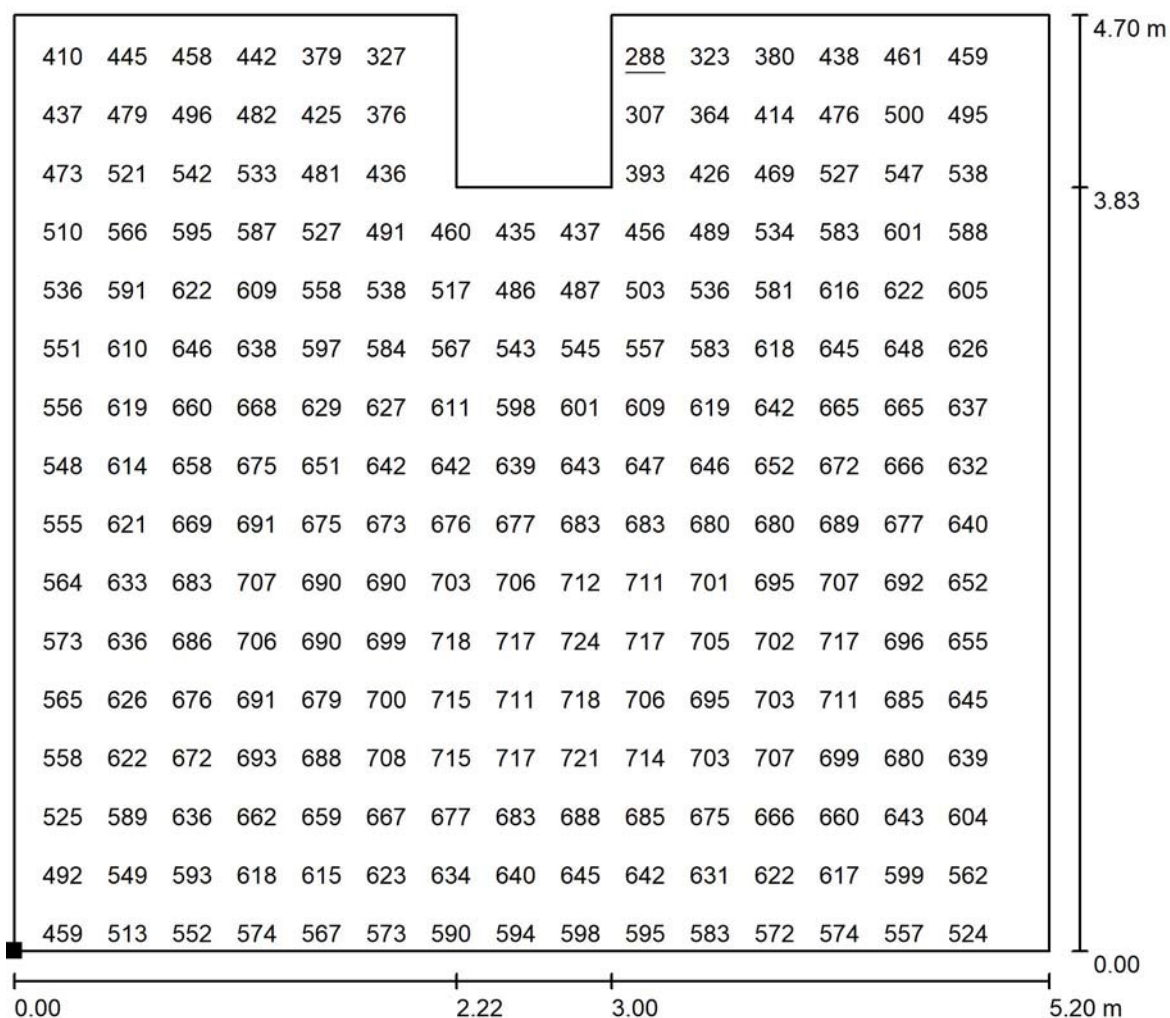

Hodnoty v Lux, Měřítko 1 : 38

Nelze zobrazit všechny vypočtené hodnoty.

Poloha plochy v místnosti:
Označený bod:
(19.734 m, 2.096 m, 0.850 m)

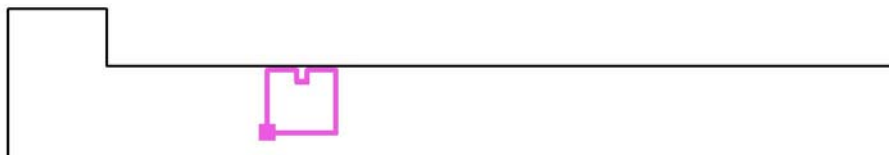

Rastr: 32 x 32 Body

E_m [lx]
592

E_{min} [lx]
288

E_{max} [lx]
726


E_{min} / E_m
0.487

E_{min} / E_{max}
0.397




Zpracovatel
Telefon
Fax
e-mail

Půdorys 2NP - Administrativa 2NP / WC - 200lx / Hodnotový graf (E, svisle)

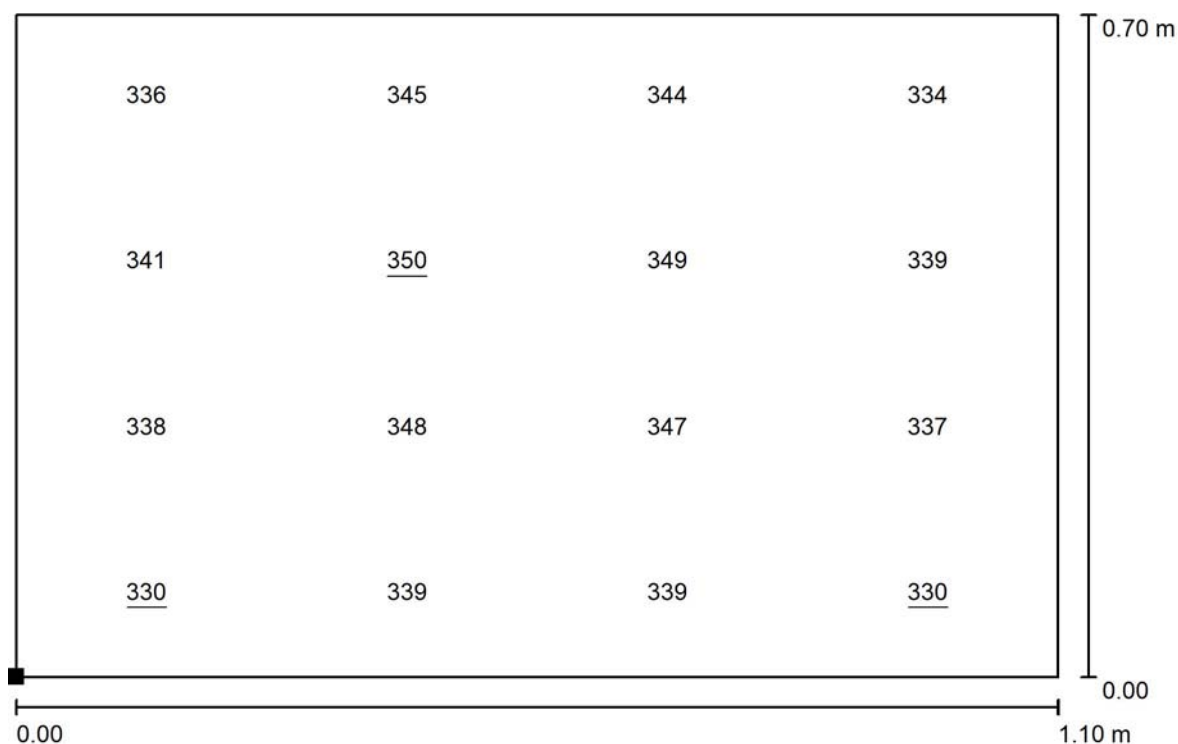

Hodnoty v Lux, Měřítko 1 : 8

Poloha plochy v místnosti:
Označený bod:
(4.297 m, 0.308 m, 1.000 m)

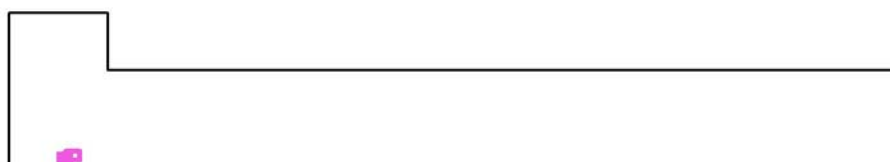

Rastr: 4 x 4 Body

E_m [lx]
340

E_{min} [lx]
330

E_{max} [lx]
350


E_{min} / E_m
0.969

E_{min} / E_{max}
0.943



Zpracovatel
Telefon
Fax
e-mail

Půdorys 2NP - Administrativa 2NP / WC - 200lx / Hodnotový graf (E, svisle)

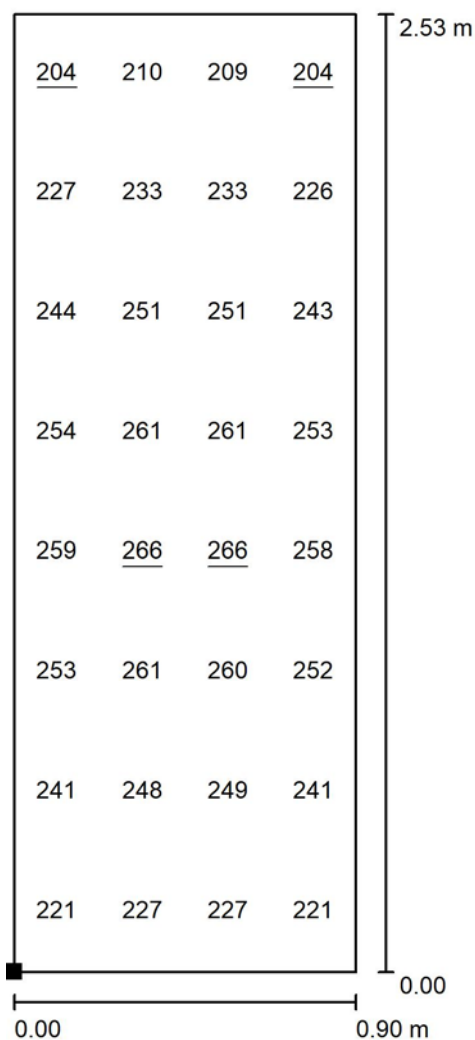

Hodnoty v Lux, Měřítko 1 : 20

Poloha plochy v místnosti:
Označený bod:
(12.421 m, 4.320 m, 0.850 m)



Rastr: 4 x 8 Body

E_m [lx]
241

E_{min} [lx]
204

E_{max} [lx]
266


E_{min} / E_m
0.845

E_{min} / E_{max}
0.765




Zpracovatel
Telefon
Fax
e-mail

Půdorys 2NP - Administrativa 2NP / WC - 200lx / Hodnotový graf (E, svisle)

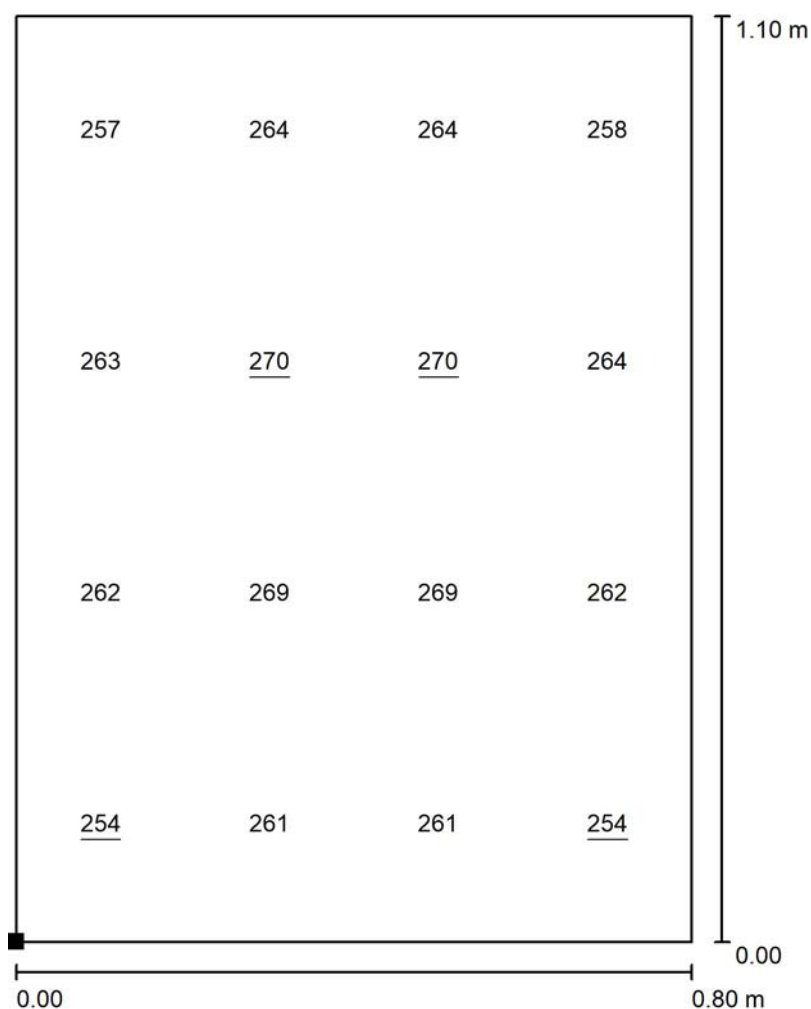

Hodnoty v Lux, Měřítko 1 : 9

Poloha plochy v místnosti:
Označený bod:
(10.960 m, 5.500 m, 0.850 m)

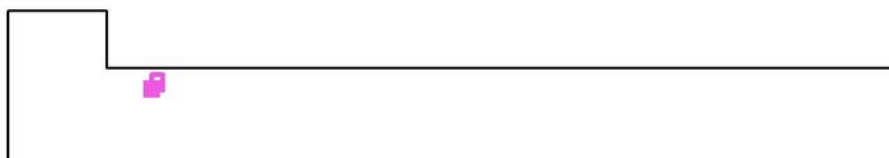

Rastr: 4 x 4 Body

E_m [lx]
263

E_{min} [lx]
254

E_{max} [lx]
270


E_{min} / E_m
0.967

E_{min} / E_{max}
0.940




Zpracovatel
Telefon
Fax
e-mail

Půdorys 2NP - Administrativa 2NP / WC - 200lx / Hodnotový graf (E, svisle)

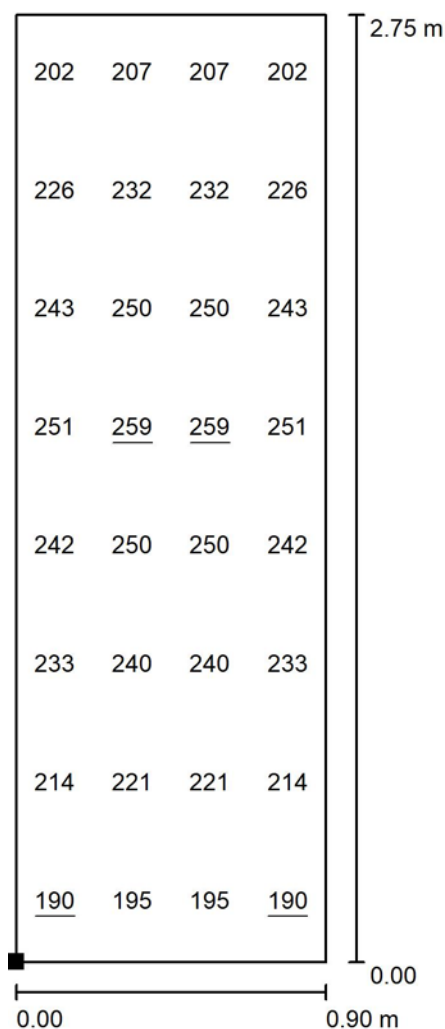

Hodnoty v Lux, Měřítko 1 : 22

Poloha plochy v místnosti:
Označený bod:
(10.911 m, 2.000 m, 0.850 m)

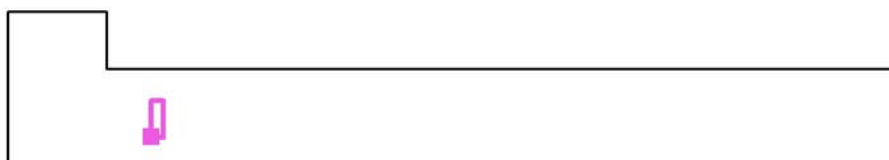

Rastr: 4 x 8 Body

E_m [lx]
228

E_{min} [lx]
190


E_{max} [lx]
259

E_{min} / E_m
0.830

E_{min} / E_{max}
0.732

Zpracovatel
Telefon
Fax
e-mail

Půdorys 2NP - Administrativa 2NP / WC - 200lx / Hodnotový graf (E, svisle)

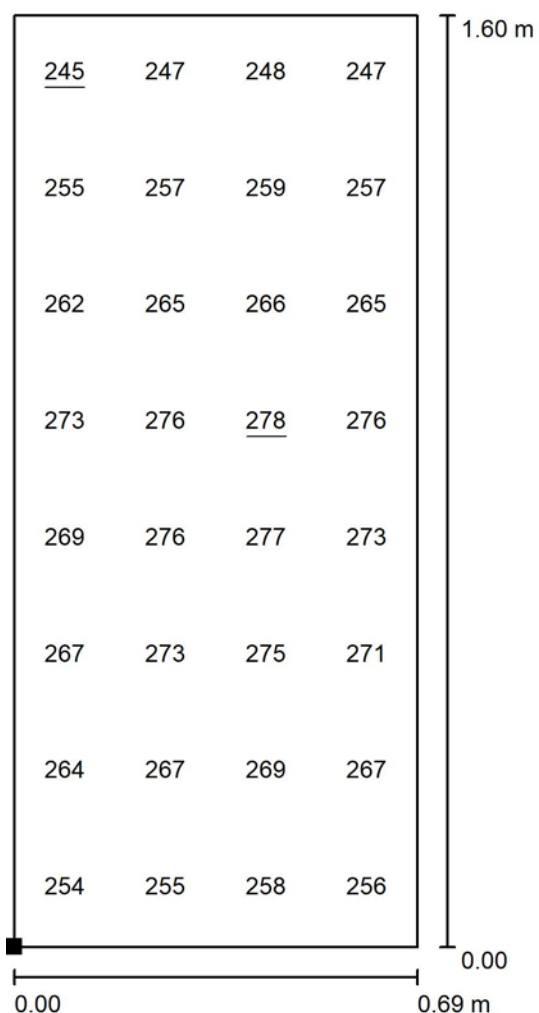

Hodnoty v Lux, Měřítko 1 : 13

Poloha plochy v místnosti:
Označený bod:
(12.620 m, 2.100 m, 0.850 m)



Rastr: 4 x 8 Body

E_m [lx]
264

E_{min} [lx]
245

E_{max} [lx]
278


E_{min} / E_m
0.928

E_{min} / E_{max}
0.882




Zpracovatel
Telefon
Fax
e-mail

Půdorys 2NP - Administrativa 2NP / WC - 200lx / Hodnotový graf (E, svisle)

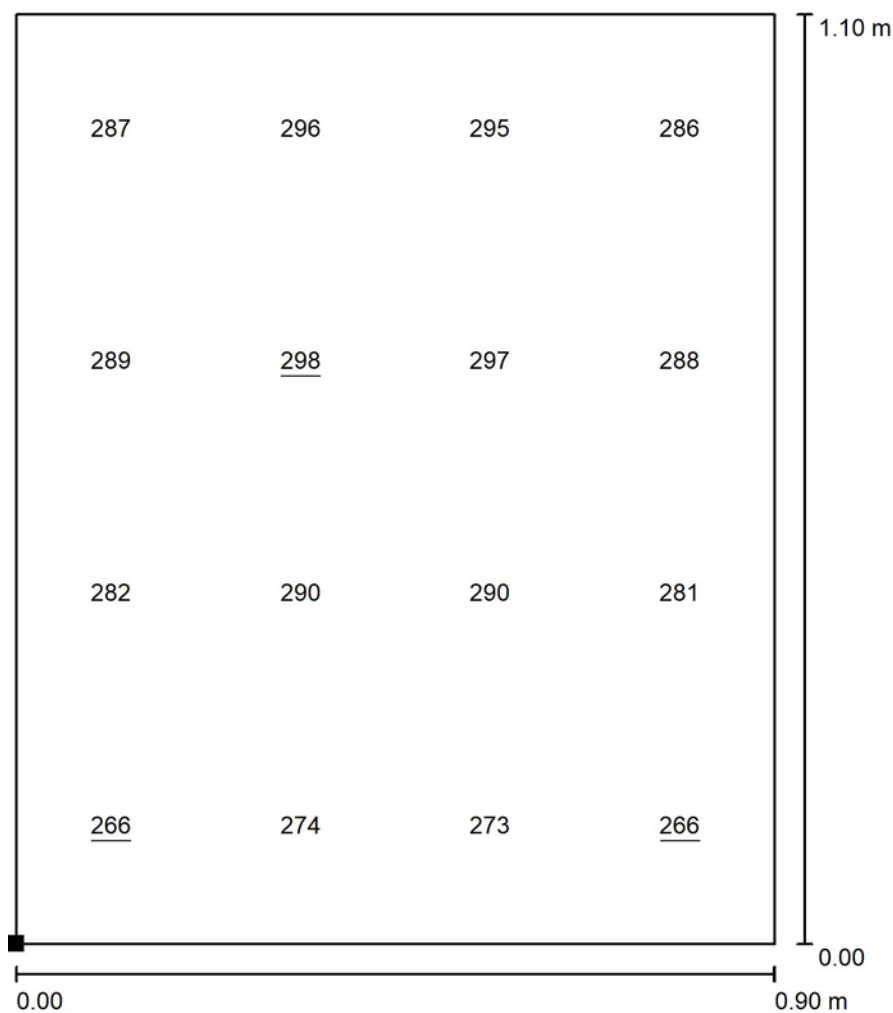

Hodnoty v Lux, Měřítko 1 : 9

Poloha plochy v místnosti:
Označený bod:
(13.911 m, 5.400 m, 0.850 m)

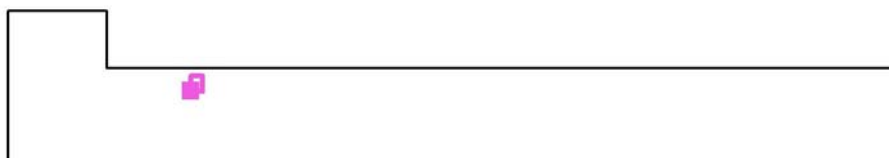


Rastr: 4 x 4 Body

E_m [lx]	E_{min} [lx]	E_{max} [lx]	E_{min} / E_m	E_{min} / E_{max}
285	266	298	0.932	0.892



Zpracovatel
Telefon
Fax
e-mail

Půdorys 2NP - Administrativa 2NP / WC - 200lx / Hodnotový graf (E, svisle)

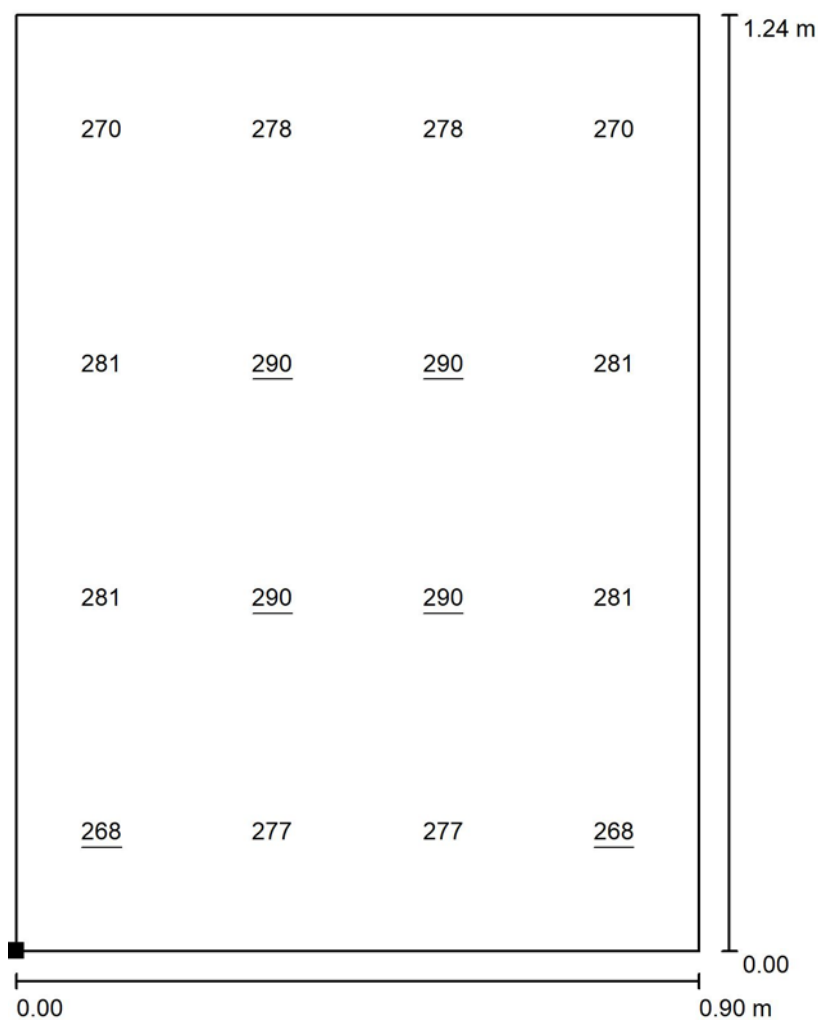

Hodnoty v Lux, Měřítko 1 : 10

Poloha plochy v místnosti:
Označený bod:
(13.911 m, 3.613 m, 0.850 m)




Rastr: 4 x 4 Body

E_m [lx]	E_{min} [lx]	E_{max} [lx]	E_{min} / E_m	E_{min} / E_{max}
279	268	290	0.960	0.925



Zpracovatel
Telefon
Fax
e-mail


Půdorys 2NP - Administrativa 2NP / WC - 200lx / Hodnotový graf (E, svisle)

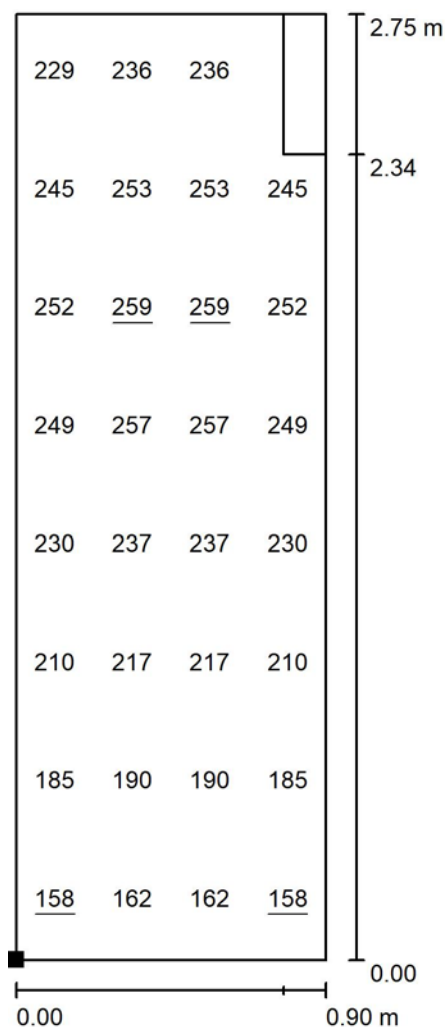

Hodnoty v Lux, Měřítko 1 : 22

Nelze zobrazit všechny vypočtené hodnoty.

Poloha plochy v místnosti:
Označený bod:
(15.411 m, 3.800 m, 0.850 m)

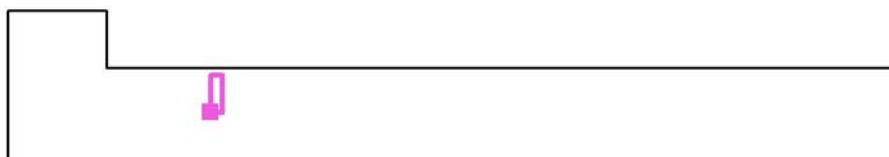

Rastr: 4 x 8 Body

E_m [lx]
223

E_{min} [lx]
158

E_{max} [lx]
259


E_{min} / E_m
0.708

E_{min} / E_{max}
0.608



Zpracovatel
Telefon
Fax
e-mail

Půdorys 2NP - Administrativa 2NP / WC - 200lx / Hodnotový graf (E, svisle)

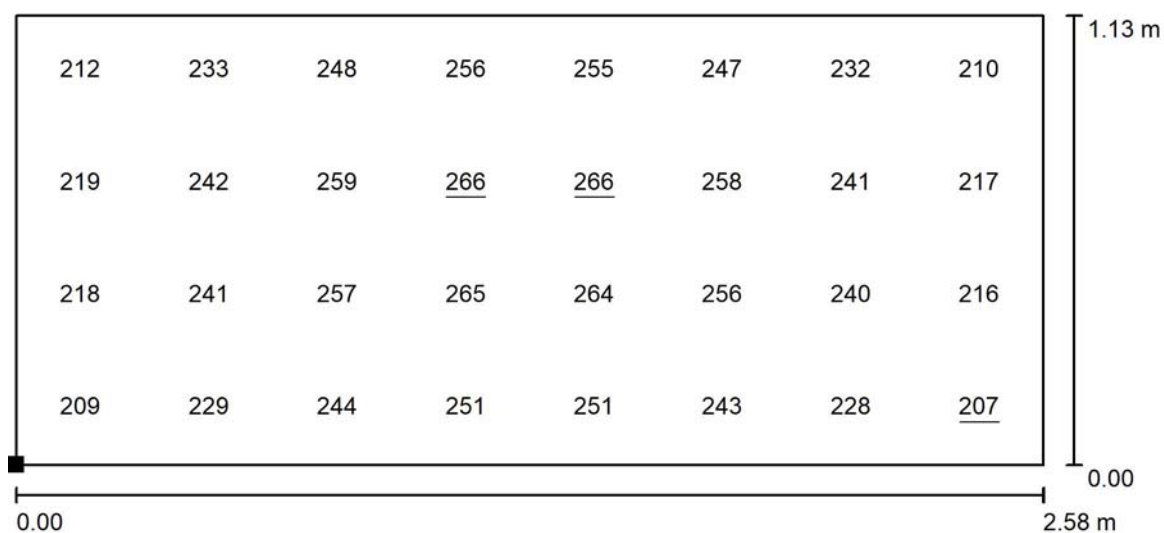

Hodnoty v Lux, Měřítko 1 : 19

Poloha plochy v místnosti:
Označený bod:
(13.780 m, 2.000 m, 0.850 m)



Rastr: 8 x 4 Body

E_m [lx]
240

E_{min} [lx]
207

E_{max} [lx]
266


E_{min} / E_m
0.862

E_{min} / E_{max}
0.776



Zpracovatel
Telefon
Fax
e-mail


Půdorys 2NP - Administrativa 2NP / Kvalita - 500lx / Hodnotový graf (E, svisle)

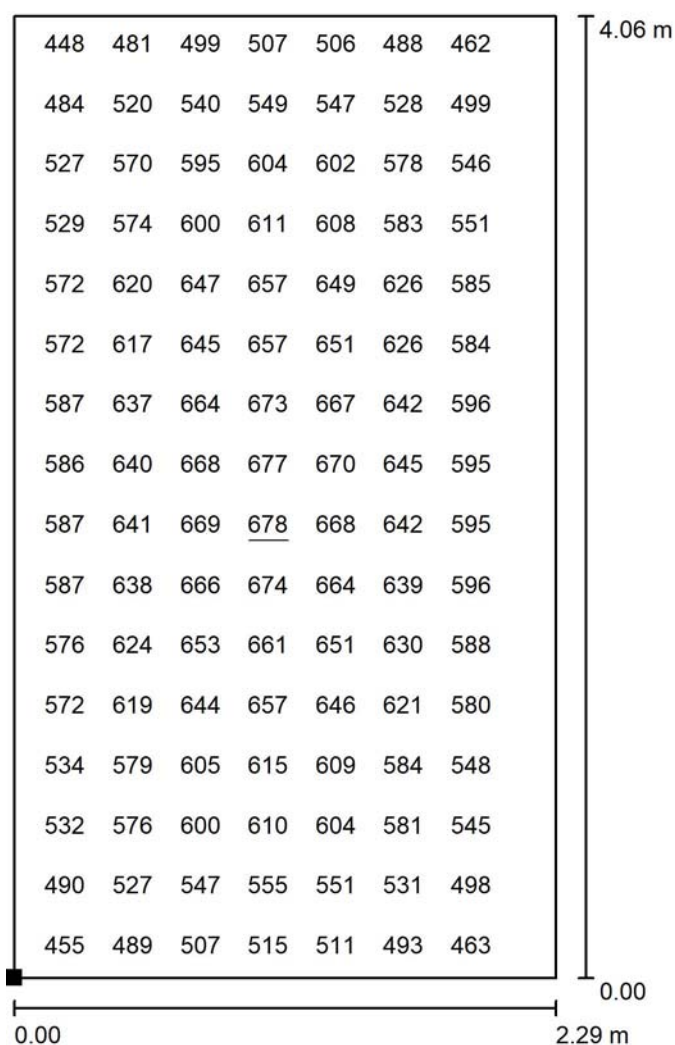

Hodnoty v Lux, Měřítko 1 : 32

Nelze zobrazit všechny vypočtené hodnoty.

Poloha plochy v místnosti:
Označený bod:
(28.709 m, 2.700 m, 0.850 m)

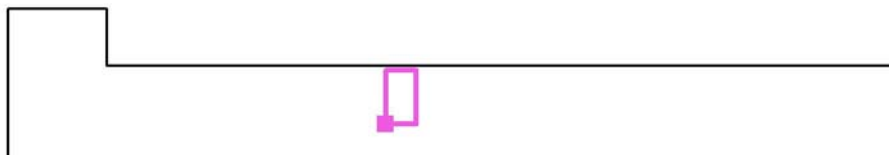

Rastr: 16 x 16 Body

E_m [lx]
576

E_{min} [lx]
421


E_{max} [lx]
678

E_{min} / E_m
0.731

E_{min} / E_{max}
0.621

Zpracovatel
Telefon
Fax
e-mail


Půdorys 2NP - Administrativa 2NP / Nákup - 500lx / Hodnotový graf (E, svisle)

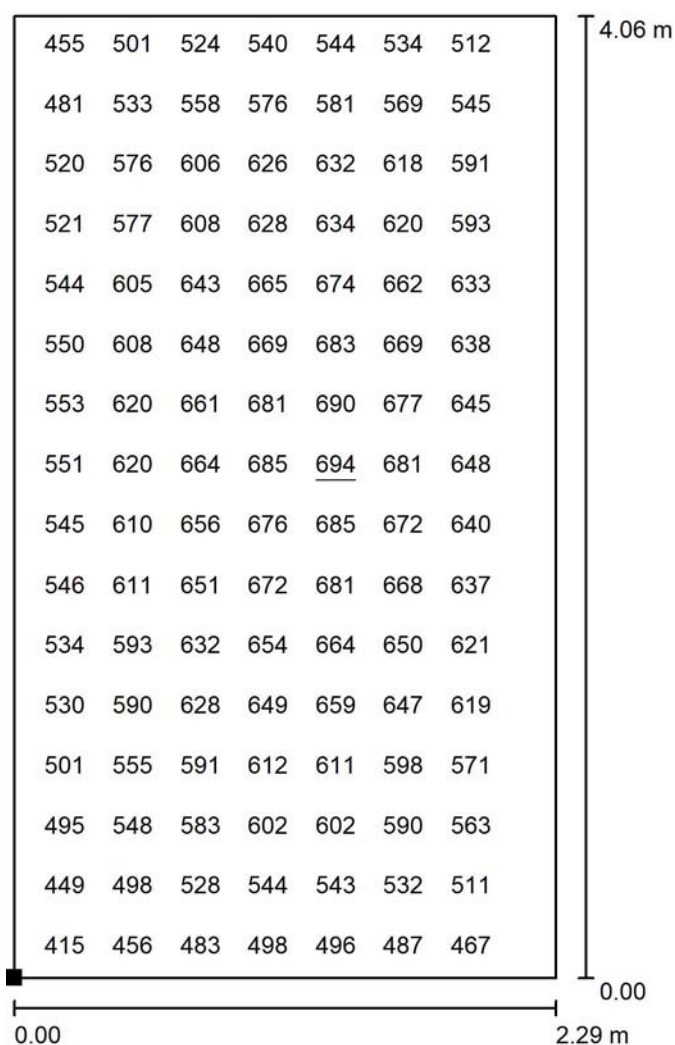

Hodnoty v Lux, Měřítko 1 : 32

Nelze zobrazit všechny vypočtené hodnoty.

Poloha plochy v místnosti:
Označený bod:
(31.724 m, 2.688 m, 0.850 m)

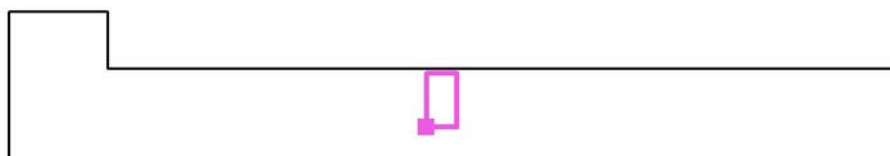

Rastr: 16 x 16 Body

E_m [lx]
585

E_{min} [lx]
396

E_{max} [lx]
694


E_{min} / E_m
0.677

E_{min} / E_{max}
0.570



Zpracovatel
Telefon
Fax
e-mail


Půdorys 2NP - Administrativa 2NP / Zasedací místnost - 500lx / Hodnotový graf (E, svisle)

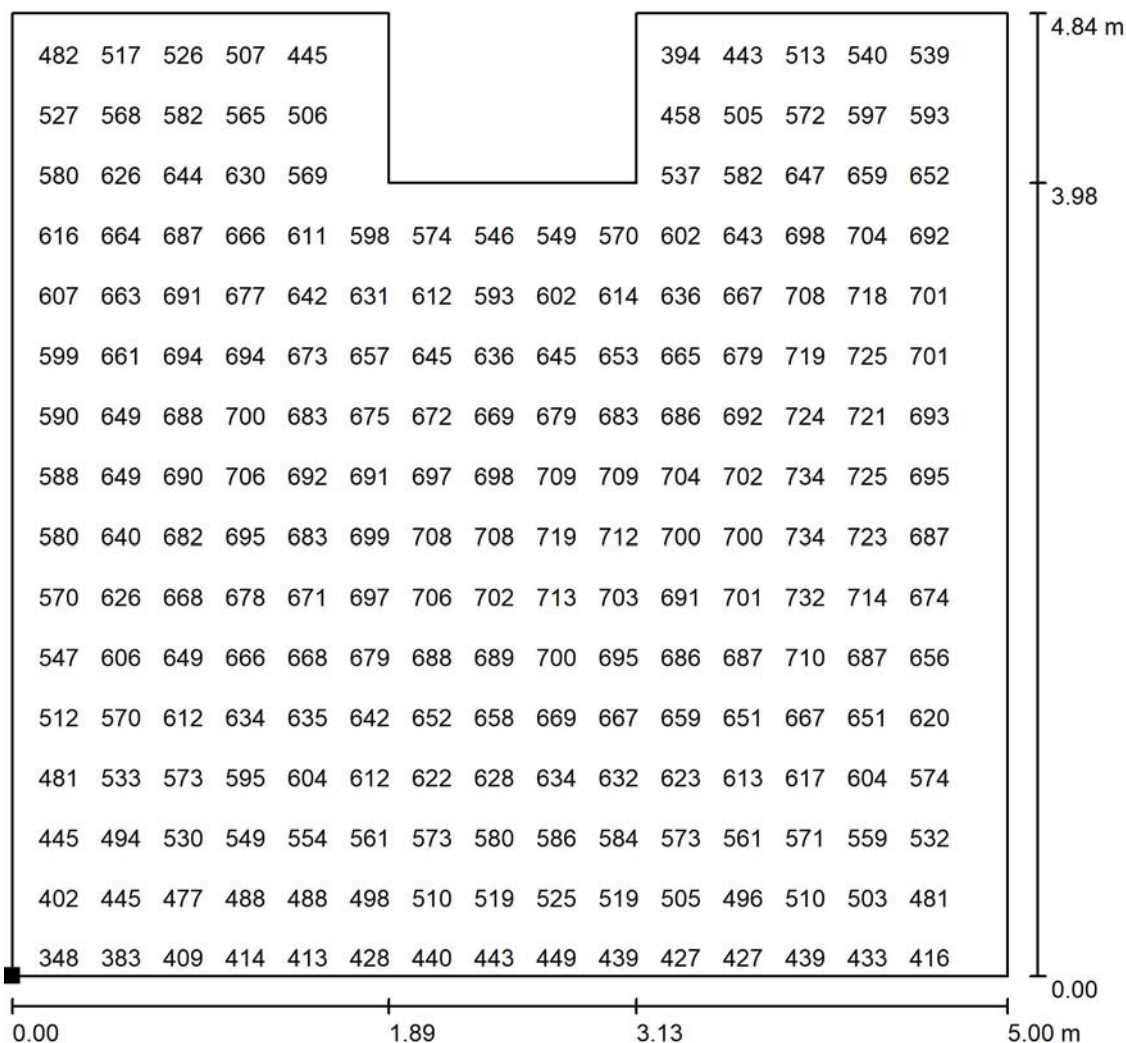

Hodnoty v Lux, Měřítko 1 : 38

Nelze zobrazit všechny vypočtené hodnoty.

Poloha plochy v místnosti:
Označený bod:
(34.900 m, 1.880 m, 0.850 m)

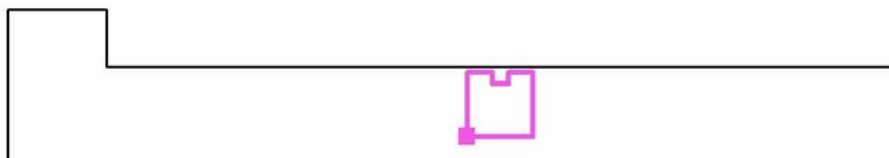

Rastr: 32 x 32 Body

E_m [lx]
606

E_{min} [lx]
339

E_{max} [lx]
739


E_{min} / E_m
0.560

E_{min} / E_{max}
0.459



Zpracovatel
Telefon
Fax
e-mail

Půdorys 2NP - Administrativa 2NP / Výroba - 500lx / Hodnotový graf (E, svisle)

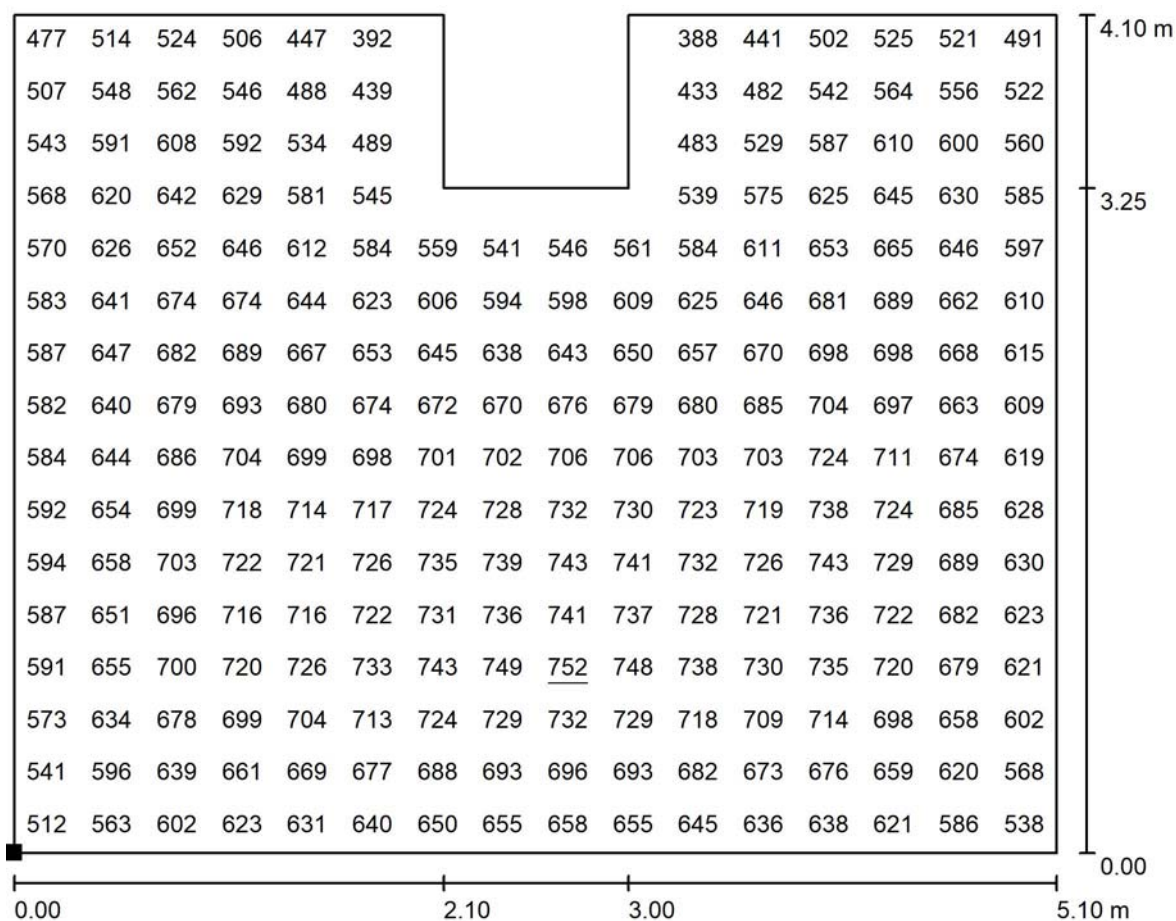

Hodnoty v Lux, Měřítko 1 : 37

Nelze zobrazit všechny vypočtené hodnoty.

Poloha plochy v místnosti:

Označený bod:

(40.854 m, 2.751 m, 0.850 m)



Rastr: 16 x 16 Body

E_m [lx]
635

E_{min} [lx]
371

E_{max} [lx]
752


E_{min} / E_m
0.584

E_{min} / E_{max}
0.493



Zpracovatel
Telefon
Fax
e-mail

Půdorys 2NP - Administrativa 2NP / Konstrukce - 500lx / Hodnotový graf (E, svisle)

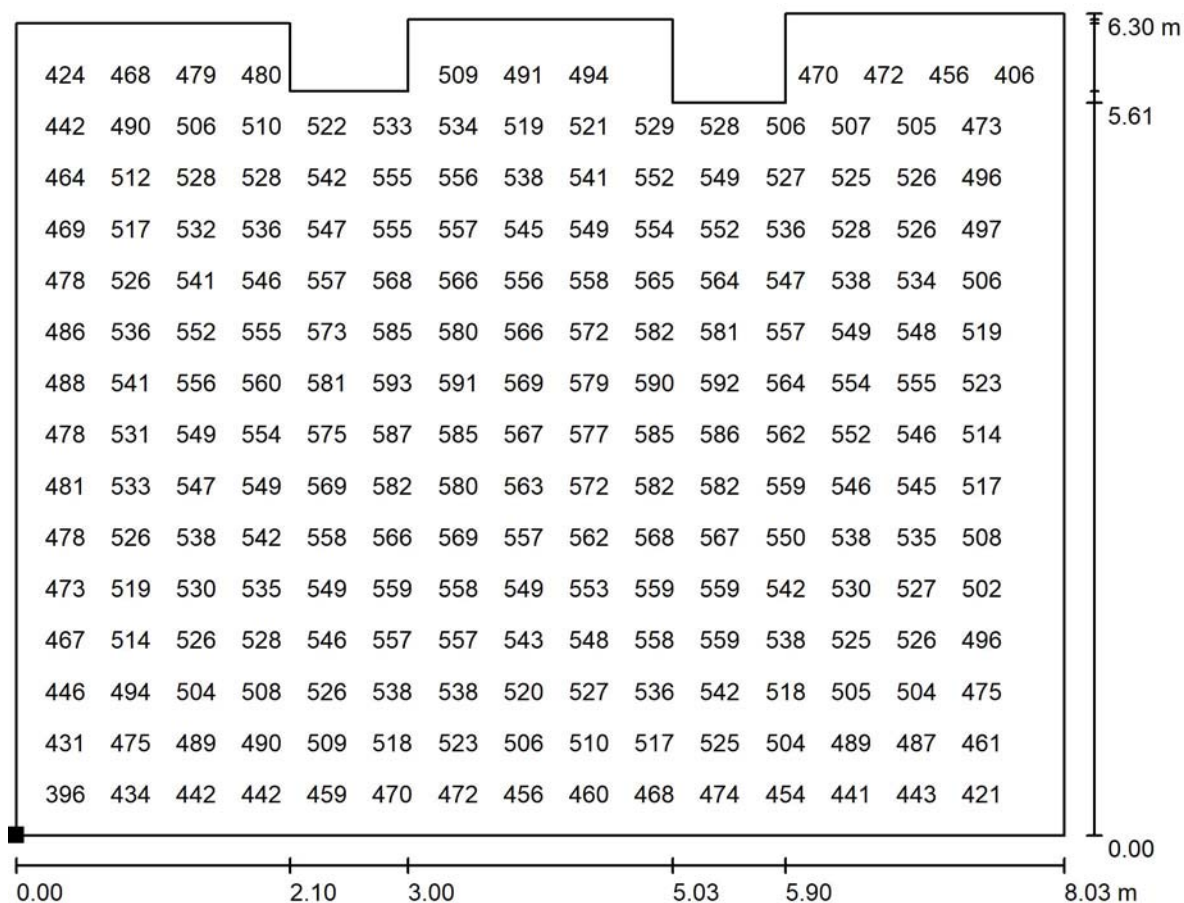


Hodnoty v Lux, Měřítko 1 : 58

Nelze zobrazit všechny vypočtené hodnoty.

Poloha plochy v místnosti:

Označený bod:

(46.866 m, 0.300 m, 0.850 m)

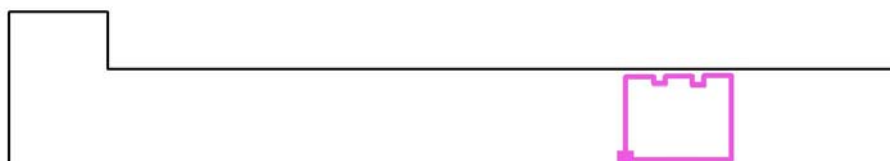

Rastr: 32 x 32 Body

E_m [lx]
513

E_{min} [lx]
324

E_{max} [lx]
597


E_{min} / E_m
0.631

E_{min} / E_{max}
0.542



Zpracovatel
Telefon
Fax
e-mail

Půdorys 2NP - Administrativa 2NP / WC - 200lx / Hodnotový graf (E, svisle)

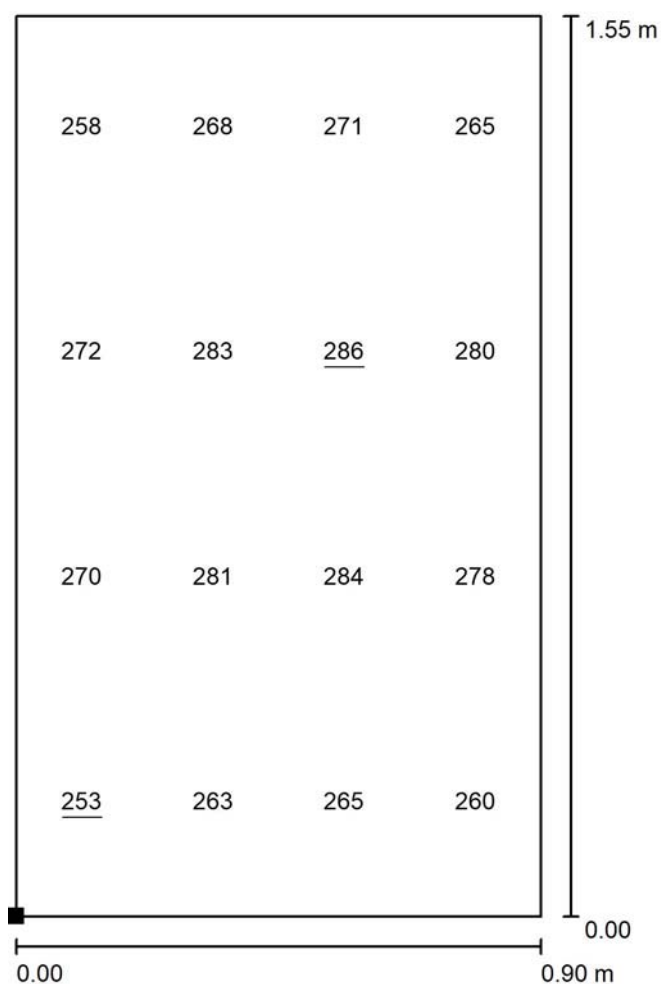

Hodnoty v Lux, Měřítko 1 : 13

Poloha plochy v místnosti:
Označený bod:
(58.701 m, 5.304 m, 0.850 m)



Rastr: 4 x 4 Body

E_m [lx]
271

E_{min} [lx]
253

E_{max} [lx]
286


E_{min} / E_m
0.934

E_{min} / E_{max}
0.885



Zpracovatel
Telefon
Fax
e-mail

Půdorys 2NP - Administrativa 2NP / WC - 200lx / Hodnotový graf (E, svisle)

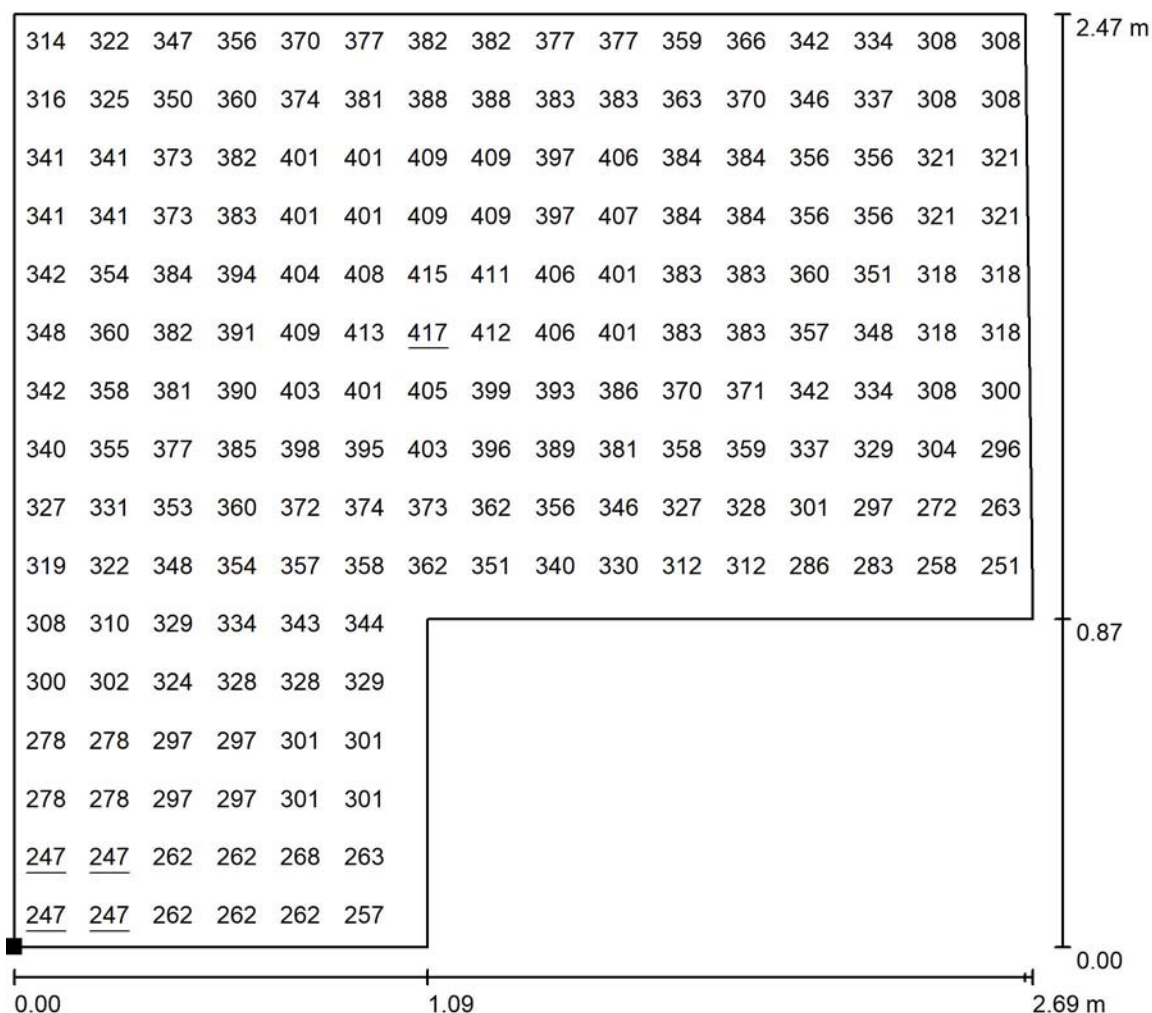

Hodnoty v Lux, Měřítko 1 : 20

Nelze zobrazit všechny vypočtené hodnoty.

Poloha plochy v místnosti:
Označený bod:
(58.606 m, 2.233 m, 0.850 m)



Rastr: 16 x 16 Body

E_m [lx]
347

E_{min} [lx]
247

E_{max} [lx]
417


E_{min} / E_m
0.713

E_{min} / E_{max}
0.593



Zpracovatel
Telefon
Fax
e-mail

Půdorys 2NP - Administrativa 2NP / WC - 200lx / Hodnotový graf (E, svisle)

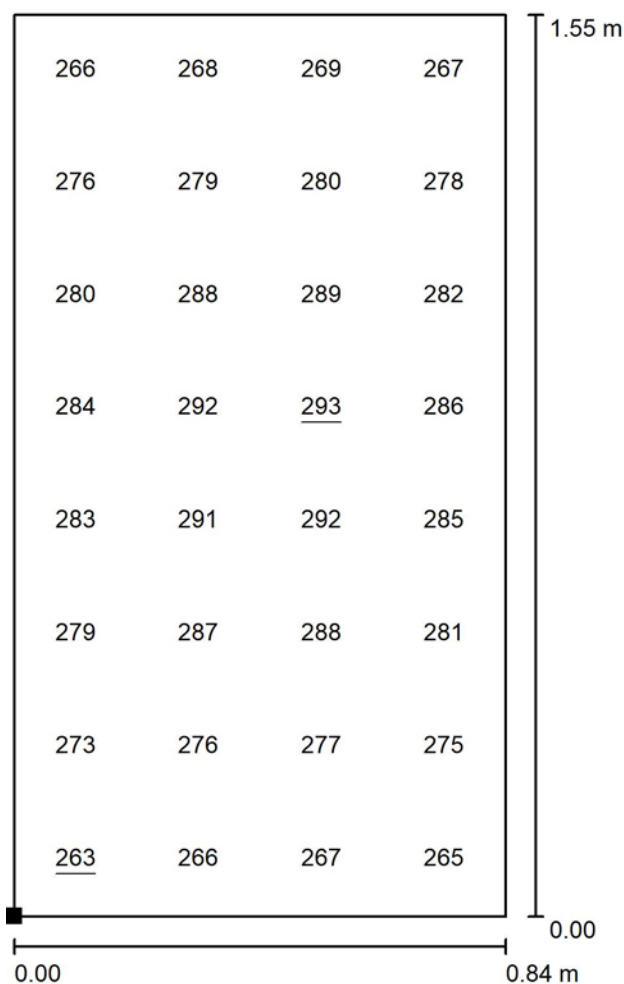

Hodnoty v Lux, Měřítko 1 : 13

Poloha plochy v místnosti:
Označený bod:
(60.266 m, 5.298 m, 0.850 m)



Rastr: 4 x 8 Body

E_m [lx]
279

E_{min} [lx]
263

E_{max} [lx]
293


E_{min} / E_m
0.944

E_{min} / E_{max}
0.900



Zpracovatel
Telefon
Fax
e-mail


Půdorys 2NP - Administrativa 2NP / Chodba - 300lx / Hodnotový graf (E, svisle)

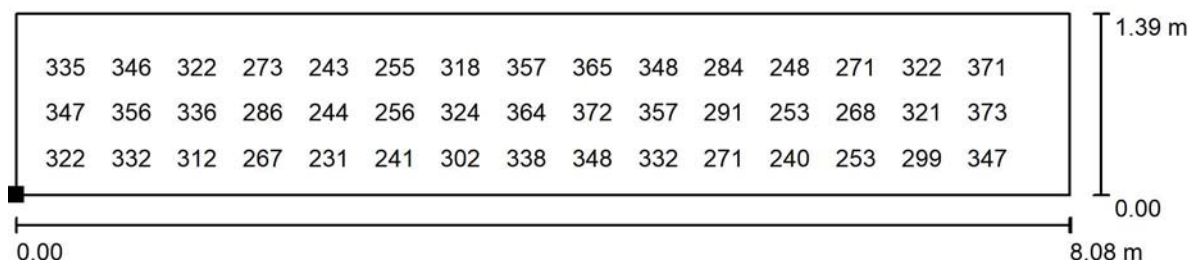

Hodnoty v Lux, Měřítko 1 : 58

Nelze zobrazit všechny vypočtené hodnoty.

Poloha plochy v místnosti:
Označený bod:
(55.856 m, 0.246 m, 0.850 m)

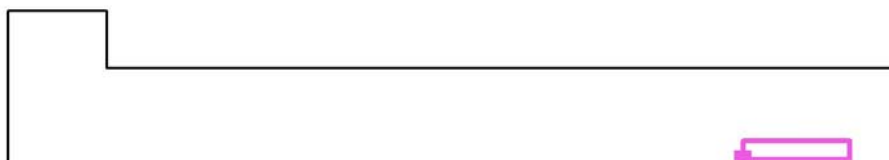

Rastr: 32 x 8 Body

E_m [lx]
303

 
E_{min} [lx]
216

E_{max} [lx]
379

E_{min} / E_m
0.714

E_{min} / E_{max}
0.571

Půdorys 2NP - Administrativa 2NP / Chodba - 300lx / Hodnotový graf (E, svísele)



Poloha plochy v místnosti:
Označený bod:
(10.826 m, 0.258 m, 0.850 m)




E_m [lx]	E_{min} [lx]	E_{max} [lx]	E_{min} / E_m	E_{min} / E_{max}
375	178	563	0.475	0.316



Zpracovatel
Telefon
Fax
e-mail

Půdorys 2NP - Administrativa 2NP / Dámské šatny - 200lx / Hodnotový graf (E, svisle)

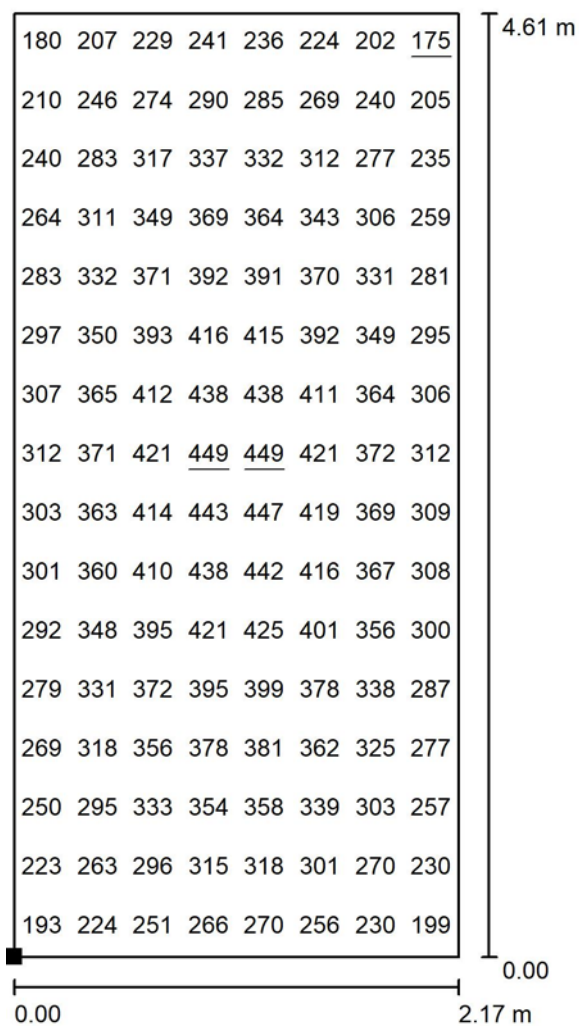

Hodnoty v Lux, Měřítko 1 : 37

Poloha plochy v místnosti:
Označený bod:
(61.815 m, 2.195 m, 0.850 m)



Rastr: 8 x 16 Body

E_m [lx]
324

E_{min} [lx]
175

E_{max} [lx]
449


E_{min} / E_m
0.539

E_{min} / E_{max}
0.389



Zpracovatel
Telefon
Fax
e-mail

Půdorys 2NP - Administrativa 2NP / Dámské šatny - 200lx / Hodnotový graf (E, svisle)

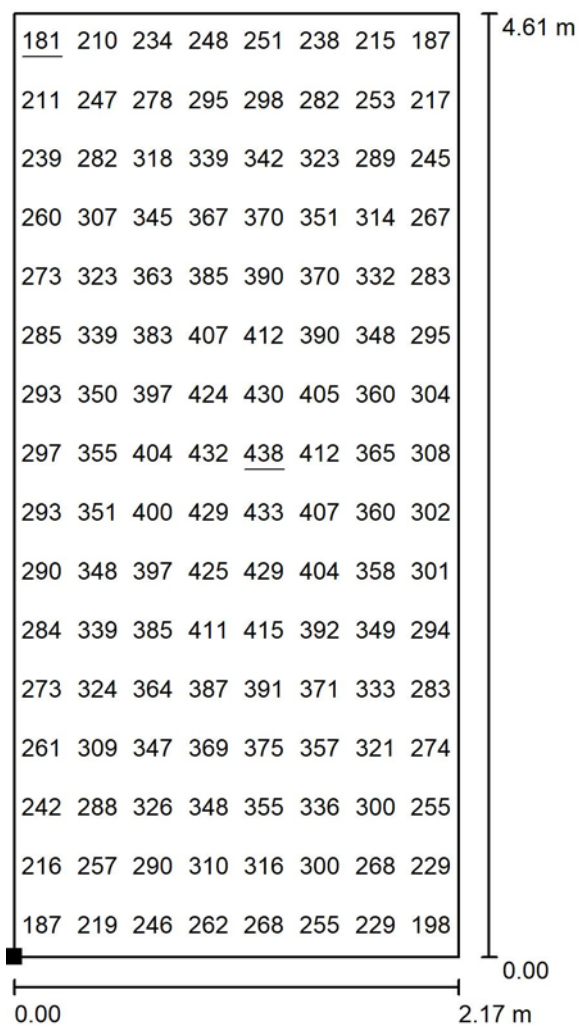

Hodnoty v Lux, Měřítko 1 : 37

Poloha plochy v místnosti:
Označený bod:
(55.762 m, 2.162 m, 0.850 m)



Rastr: 8 x 16 Body

E_m [lx]
320

E_{min} [lx]
181

E_{max} [lx]
438

E_{min} / E_m
0.566

E_{min} / E_{max}
0.414