


NP

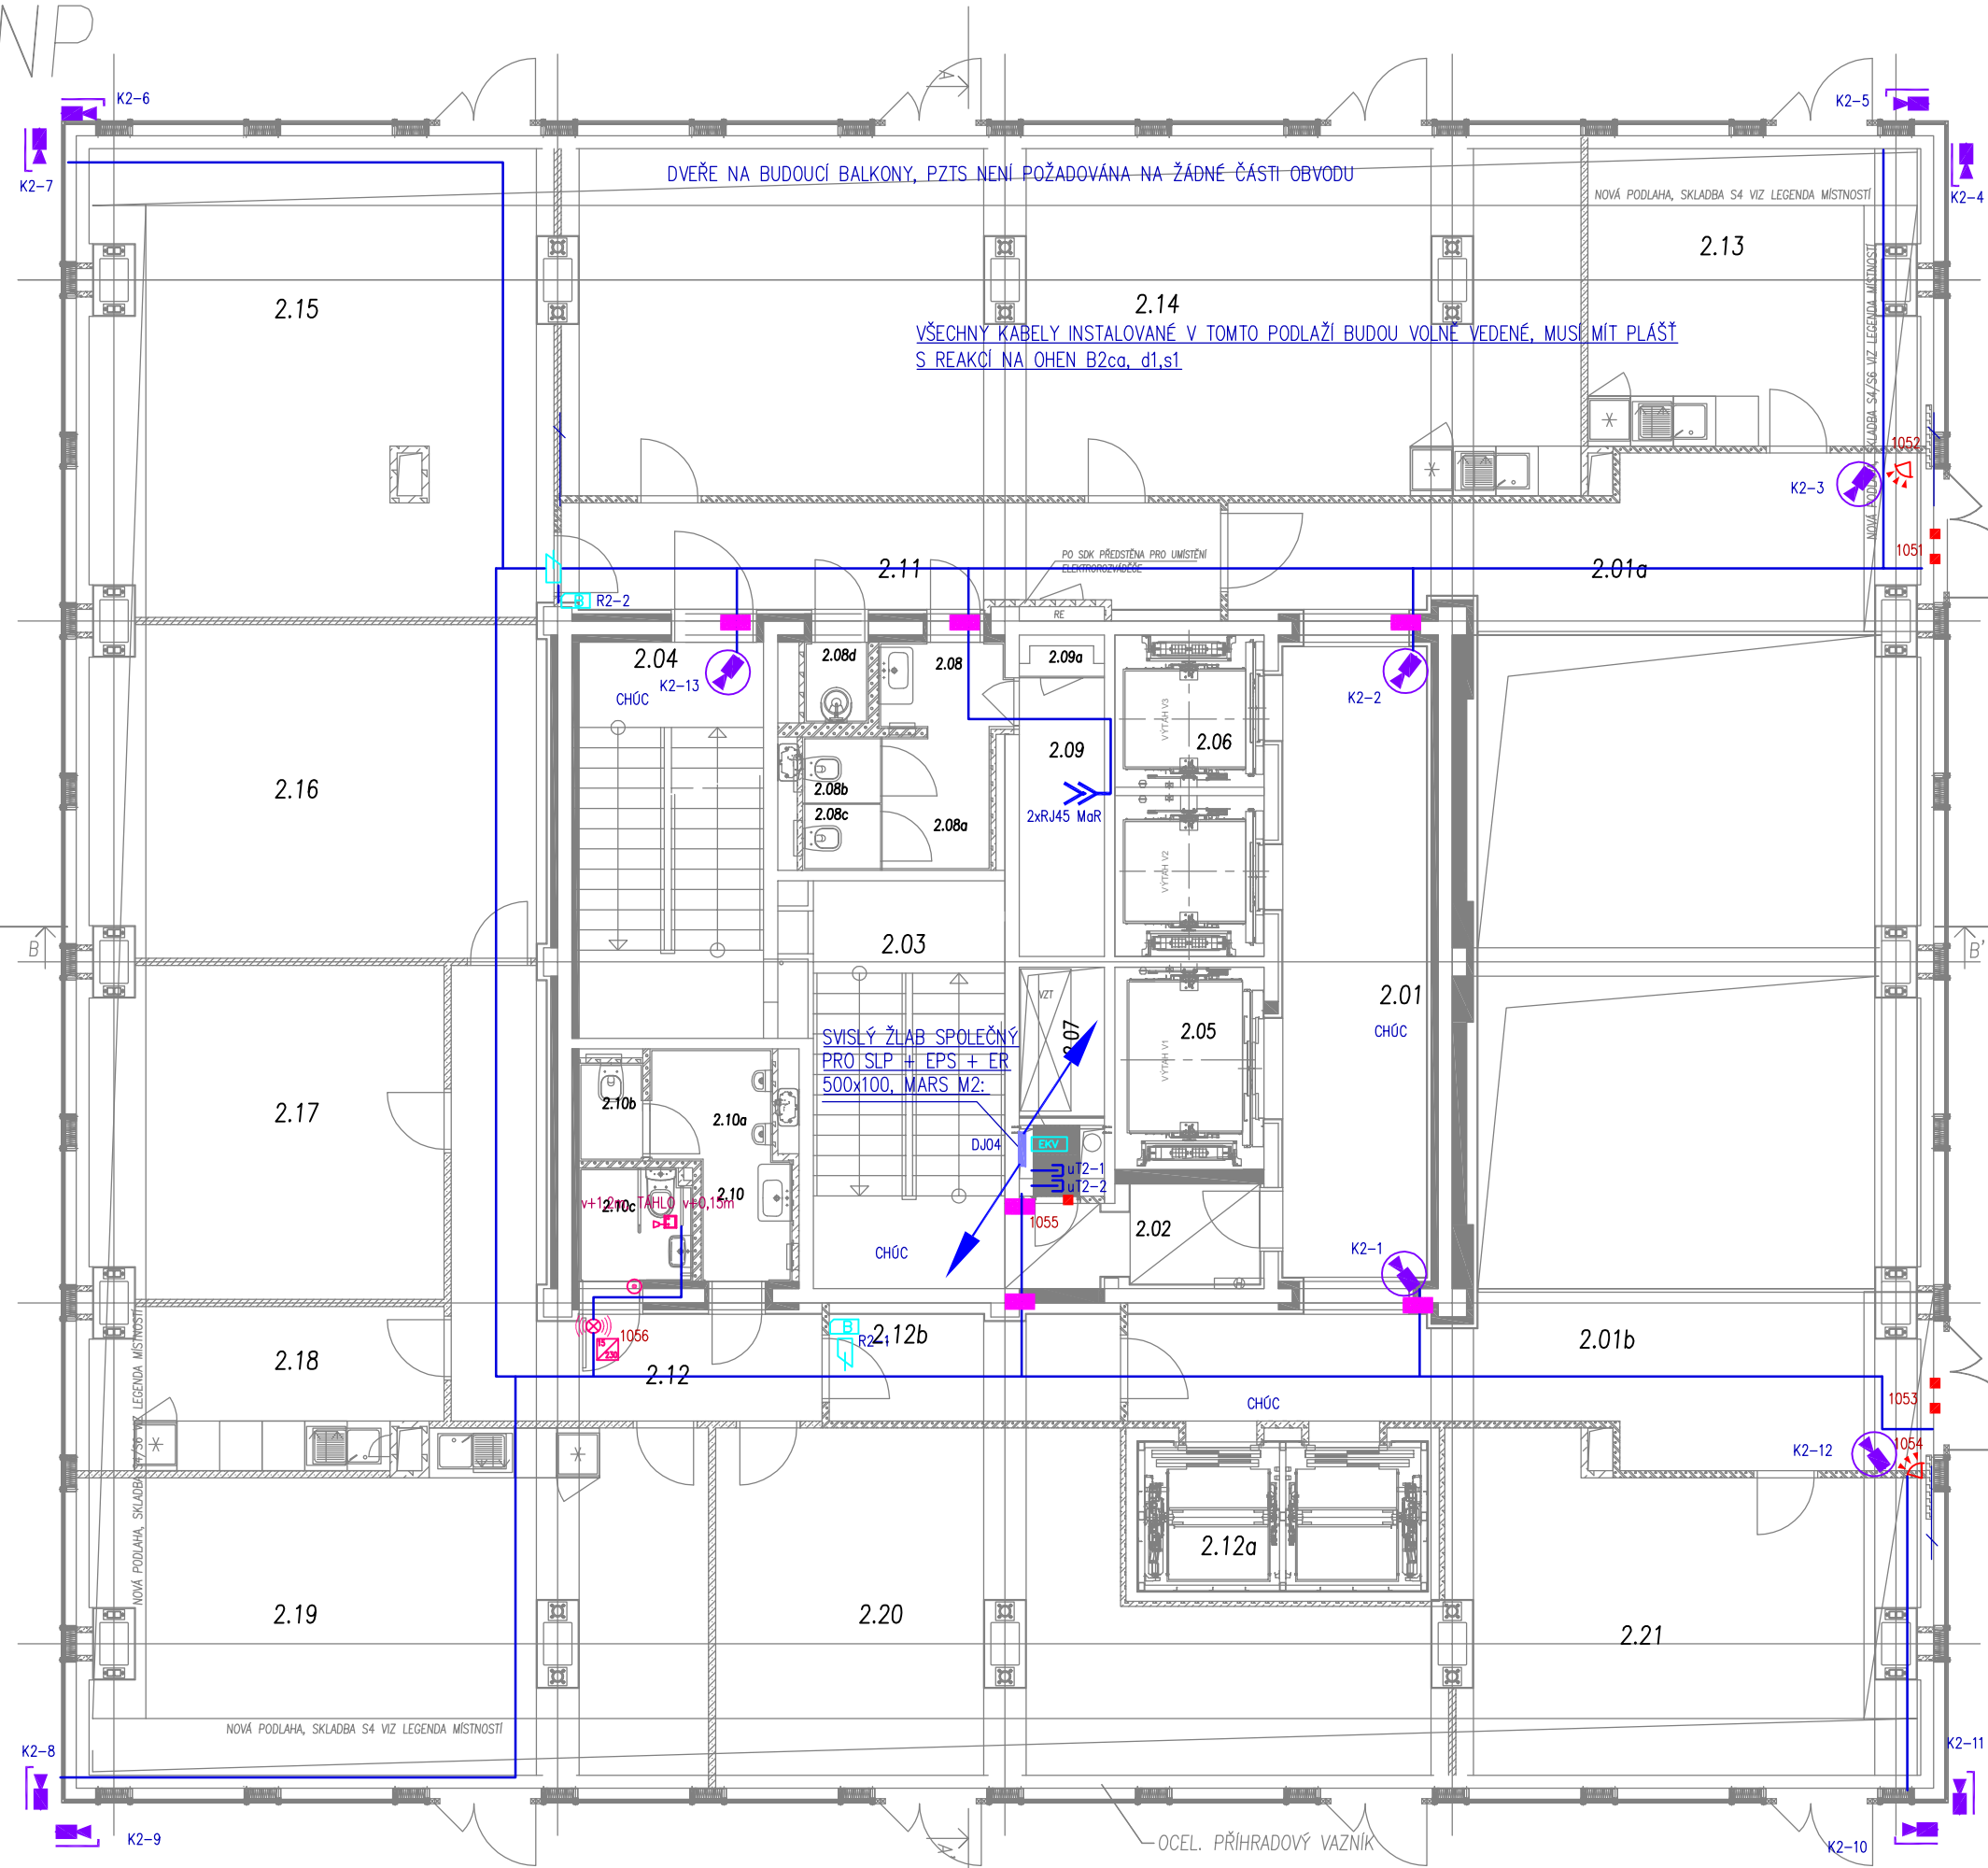

LEGENDA ZNAČEK SLP

- EZS ÚSTŘEDNA PZTS
- EXP SYSTÉMOVÝ NAPÁJECÍ ZDROJ 230V/13,8V/5A S KONCENTRÁTOREM 8VST./4VÝST.
- EXP KONCENTRÁTOR (EXPANDER) 8VST./4VÝST.
- OVĽADACÍ LCD KLÁVESNICE PZTS
- POHYBOVÝ PIR DETEKTOR
- MAGNETICKÝ KONTAKT
- TIŠŇOVÉ TLAČÍTKO
- OPTICKÁ SIGNALIZACE ZASTŘEŽENÍ
- TIŠŇOVÉ TLAČÍTKO
- TIŠŇOVÉ TLAČÍTKO TAHOVÉ
- TIŠŇOVÉ A KVIŤOVACÍ DVOJTLAČÍTKO
- OPTICKO-AKUSTICKÁ SIGNALIZACE
- ZDROJ 230VAC/24VDC
- ŘÍDÍCÍ JEDNOTKA EKV SE ZDROJEM PRO NÁPOJENÍ ČTEČKY A ZÁMKU
- ŘÍDÍCÍ JEDNOTKA EKV BEZ ZDROJE PRO NÁPOJENÍ ČTEČKY A ZÁMKU

POZN. K ŘJ: PRVNÍ ŘJ V ŘADĚ NA PODLAŽÍ JE PŘIPOJENA NA TCP/IP, DRUHÁ A DALŠÍ ŘJ NA PODLAŽÍ JSOU NÁPOJENY PO RS485 K PRVNÍ ŘJ.

- R1-13 BEZKONTAKTNÍ ČTEČKA KARET
- ELEKTROMECHANICKÝ SAMOZAMYKACÍ ZÁMEK 12VDC S PANIKOVÝM KOVÁNÍM
- ELEKTROMAGNETICKÝ OTVÍRAČ, 12VDC, INVERZNÍ
- KAMERA IP, POE, VNITŘNÍ, V DOME KRYTU
- KAMERA IP, POE, VENKOVNÍ, V KRYTU
- DVOJZÁSUVKA SK 2xRJ45
- POŽÁRNÍ UCPÁVKA
- TRASY ROZVODŮ SLP

LEGENDA MÍSTNOSTÍ 2.NP				
Č.M.	ÚČEL MÍSTNOSTI	PLOCHA [m <sup>2</sup> ]	PODLAHA	SVĚTLA [mm]
2.1	VSTUP DO VÝTAHŮ, CHUC C	17,97	KOBEREC	2400
2.1a	CHODBA, CHUC C	19,30	KOBEREC	2400
2.1b	CHODBA, CHUC C	21,51	KOBEREC	2400
2.2	CHODBA, CHUC C	4,66	STERNA	2400
2.3	SCHODISTE, CHUC C	15,90	STERNA	
2.4	SCHODISTE, CHUC B	14,49	STERNA	
2.5	PODARNO VÝTAH	5,98		
2.6	VÝTAH V2.3	9,55		
2.7	INSTALAČNÍ SACHTA, VYT, SLP	3,87	STERNA, POROBOST	
2.8	PŘEDSÍŇ ZEVY	2,34	KERAMICKÁ DLAŽBA	2400
2.8a	CHODBA	2,87	KERAMICKÁ DLAŽBA	2400
2.8b	WC ZEVY	1,02	KERAMICKÁ DLAŽBA	2400
2.8c	WC ZEVY	1,02	KERAMICKÁ DLAŽBA	2400
2.8d	SPRCHA	1,02	KERAMICKÁ DLAŽBA	2400
2.9	VÝT STROJOVNA	4,69	STERNA	2400
2.9a	INSTALAČNÍ SACHTA, EL, M&R	0,72	STERNA	
2.10	PŘEDSÍŇ MÚZ	2,17	KERAMICKÁ DLAŽBA	2400
2.10a	PŘEDSÍŇ	2,72	KERAMICKÁ DLAŽBA	2400
2.10b	WC MÚZ	1,24	KERAMICKÁ DLAŽBA	2400
2.10c	WC M&R	2,21	KERAMICKÁ DLAŽBA	2400
2.11	CHODBA, CHUC B	13,46	KOBEREC	2800
2.12	CHODBA	14,26	KOBEREC	2800
2.12a	VÝTAH V4.5 POLKULINKA	8,80		
2.12b	CHODBA, PŘEDSÍŇ CHUC C	6,10	KOBEREC	2800
2.13	KANCELÁŘ	18,97	KOBEREC	2800
2.14	KANCELÁŘ	70,26	KOBEREC	2800
2.15	KANCELÁŘ	41,46	KOBEREC	2800
2.16	KANCELÁŘ	29,69	KOBEREC	2800
2.17	KANCELÁŘ	22,90	KOBEREC	2800
2.18	KUCHYNKA	10,73	KOBEREC	2800
2.19	KANCELÁŘ	37,88	KOBEREC	2800
2.20	KANCELÁŘ	37,57	KOBEREC	2800
2.21	KANCELÁŘ	28,04	KOBEREC	2800

ARCHITEKT  
MICHAL KRISTEN

Michal Kristen

ATELIÉR  
SVATOPLUKA ČECHA 35, 612 00 BRNO  
TELEFON/FAX: +420 549 259 045  
ČESKÁ REPUBLIKA

ZHOTOVITEL:  
GENERÁLNÍ PROJEKTANT:  
ZODPOVĚDNÝ PROJEKTANT:  
KONTROLOVAL:  
VYPRACOVAL:  
INVESTOR:

ATELIÉR, SVATOPLUKA ČECHA 35, 612 00 BRNO  
ING. ARCH. MICHAL KRISTEN  
ING. ARCH. MICHAL KRISTEN  
ING. PETR VAŠÍČEK  
ING. IGOR HLINĚNÝ  
AGRIE office s.r.o.

Handwritten signature: Hliněný AS

REKONSTRUKCE INTERIÉRŮ ADMINISTRATIVNÍ BUDOVY "A"  
BRNO, ŠUMAVSKÁ 525/33, parc.č. 1098/4 v k.ú. VEVEŘÍ

STUPEŇ PROJEKTU: DOKUMENTACE PRO PROVÁDĚNÍ STAVBY  
ZAKÁZKOVÉ ČÍSLO: M14\_375  
DATUM: 06/2020

NAVRHOVANÝ STAV  
PŮDORYS 2. NP

MĚŘÍTKO: M 1:100  
ČÍSLO VÝKRESU: 104

SLP