



SNÍŽENÍ ENERGETICKÉ
NÁROČNOSTI
OKRUŽNÍ 2338, Č. LÍPA
PŮDORYS 1.PP,-3,300
MĚŘITKO 1 : 50

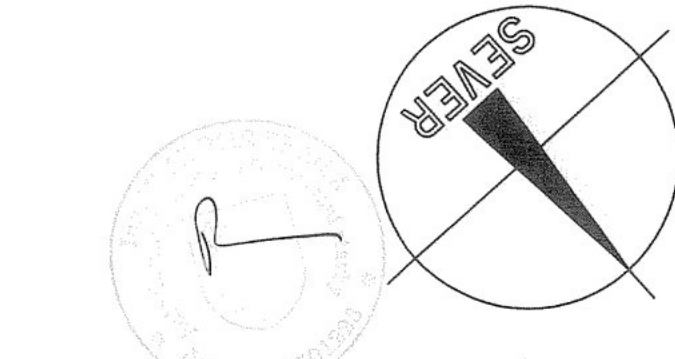

	Projektová činnost v investiční výstavbě	mobil: +420905120762 e-mail: janaliskova@seznam.cz	Ing. Jana LIŠKOVÁ 270 07 Česká Lípa 1 Českých bratří 62,2309 ICO: 478 08 322
Hlavní inženýr projektu: Ing. Vladimír BRAUN	Zodpovědný projektant: Ing. Jana Lišková	Kreslil: OCE HP LASER JET	
Místo: Česká Lípa, Liberecký kraj	Výpracoval: Ing. Jana Lišková	Datum: listopad 2020	Půrh:
SPOLUPANÝ s.r.o., Svanice 1274/40, Praha8-Repy 16300			
Název akce: SNÍŽENÍ ENERGETICKÉ NÁROČNOSTI OBJEKTU OKRUŽNÍ 2338, ČESKÁ LÍPA	Formát: 14 A4	Měřítko: 1:50	
Část: PŮDORYS 1.PP,-3,300	Příloha číslo:		