


- LEGENDA PLOCH:**
- Komunikace-asfaltobetonový povrch (SSOK)
 - Komunikace-asfaltobetonový povrch (Město Konice)
 - Parkovací stání-betonová dlažba 200x100mm, tl. 80mm, přírodní barva
 - Vodárenské dopravní značení-bílá náčrtová linie
 - Vjezd-betonová dlažba 200x100mm, tl. 80mm, přírodní barva
 - Chodník ve vjezdu-betonová dlažba 200x100mm, tl. 80mm, přírodní barva
 - Chodník-betonová dlažba 200x100mm, tl. 60mm, přírodní barva
 - Hmatná dlažba-betonová dlažba (s výstupky)-100x200mm, tl. 60(80)mm, červená barva
 - Vodící pás-šifra 550mm (2x3 pásy), bílá barva
 - U.V.L. 200x200mm, přírodní barva
 - Mulčovací kůra tl. 150mm
 - Vegetace (ohrnutísvětelná tl. 10 cm+osetří travní směsí)
 - Kačírky říční (sedý)
 - Hospodářské sjezdy, R-materiál
 - Plná konstrukce komunikace vč. sanace
 - Rozhledové pole
 - Strom určený ke kácení
- LEGENDA ČAR:**
- hrany komunikace slávající-ze záměření
 - hrany koordinovaných projektů
 - hrany nově navrhované
 - osy komunikace
 - hrany odvodňovacích řádků / hrany změny povrchu komunikace
 - hranice parcel
- LEGENDA STÁVAJÍCÍCH SÍTÍ:**
- ČETIN-sbělovací kabel podzemní metalický - záměřený
 - ČETIN-sbělovací kabel podzemní metalický - nezaměřený
 - EG.D, a.s.-silový kabel VN nadzemní
 - EG.D, a.s.-silový kabel VN nadzemní
 - EG.D, a.s.-silový kabel VN nadzemní
 - EG.D, a.s.-silový kabel NN nadzemní
 - EG.D, a.s.-silový kabel NN nadzemní
 - EG.D, a.s.-silový kabel NN nadzemní
 - GasNet-plynovod STL
 - MORAVSKÁ VODÁRENSKÁ, a.s.-vodovod
 - Ochranné pásmo vodního zdroje
 - Město Konice-VHMR
 - Město Konice-kanalizační jednotná
- LEGENDA NOVÝCH SÍTÍ:**
- Konice-nové vedení trasy VHMR (SO 401.2-01)
 - Drenáž

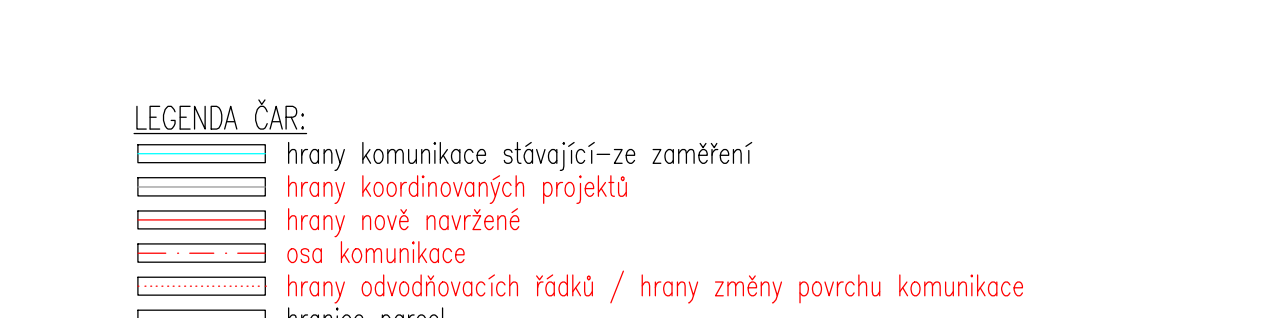

OBJEKTIVÉ ČLENĚNÍ:

SO 101.1-01	Komunikace	(SSOK)
SO 101.1-02	Prostutek	(SSOK)
SO 101.1-03	Hospodářské sjezdy	(SSOK)
SO 101.2-01	Komunikace	(KONICE)
SO 101.2-02	Vjezdy	(KONICE)
SO 101.2-03	Chodníky	(KONICE)
SO 401.2-01	Vefejně osvětlení-MR	(KONICE)

HOR-invest, s.r.o., projektová činnost ve výstavbě
Tovární 1129/41a, 779 00 Olomouc
IČ: 27779193 DIČ: CZ-27779193

PROJEKTANT JAKUB SÍMČEK	VEDOUcí PROJEKTANT JAKUB SÍMČEK	ZODPOVĚDNÝ KONTAKT ING. ONDŘEJ KADÍK	HOR-invest s.r.o. - projektová činnost ve výstavbě Tovární 1129/41a, 779 00 Olomouc IČ: 27779193 DIČ: CZ-27779193 tel: 585 243 717 fax: 585 243 717 Spis. zn.: CS1590 vedená u Krajského soudu v Olomouci
OBJEDNATEL SSOK A MĚSTO KONICE	KRAJ: OLOMOUCKÝ	OBEC: KONICE	
AKCE: "I/366 Konice, ul. Zádvoří - projektová dokumentace"			ZAKÁZKA Č. 01 21 STUPĚN PD. DOP+DPS DATUM 07/2021 FORMÁT A4 SOUBOR S. JTSK VÝŠKOVÝ S. R.p.x.
OBJEKT: 101.1, 101.2 Dopravní plochy (Investor SSOK, KONICE)			MĚŘÍTKO 1:500 PŘÍLOHA Č.: C.3.1
NÁZEV PŘÍLOHY: KOORDINAČNÍ SITUACE-část 1			