



## **Vodárny a kanalizace Karlovy Vary, a.s.**

360 07 Karlovy Vary - Doubí, Studentská 328/64

zapsané s účinností od 1.1.1994 v OR u KS Plzeň, odd. B, vložka č. 3

Město/katastr Dolní Chodov

Číslo jednací : 2023/02232

Čtvrť/Ulice p.č.1967, 1968, 1969/1, 1966/6

Datum : 21.12.2023

č.p. : 788

Za účelem : rekonstrukce, spojovací chodba

Investor/projektant : Stavební projekty Anna Dindáková

Zasláno : e-mail

Stupeň : zakres sítí

Provoz vodovodů : Chodov,p.Lochschmidt,tel.:724 312 720,plochschiidt@vodakva.cz

Provoz kanalizace : p.Dietl, tel.: 602 835 474, rdietl@vodakva.cz

Zakreslil : Denisa Němcová

Vodovodní a kanalizační zařízení jsou na situaci zakreslena informativně dle stávající dokumentace VAK K. Vary, a.s. Zařízení je nutno upřesnit vytýčením na místě. Přesné vytýčení vodovodních a kanalizačních zařízení vám zajistí naše příslušné provozy vodovodů a kanalizace.

**K výše uvedenému nemáme připomínek.**

**Sdělujeme, že se v zájmovém území nenachází žádné vodovodní ani kanalizační zařízení v naší správě.**

**Přikládáme situaci se zakreslením stávajících sítí, které se nachází nejblíže zájmovému území.**

**Pokud by stavbou měla být navýšena kapacita odběru pitné vody nebo odkanalizování, tak prosíme o předložení projektové dokumentace k odsouhlasení.**

Při dalším jednání ohledně předmětné akce používejte prosím příslušné číslo jednací.  
CO : vlastní

Datum : 21-12-2023

Podpis :

**Vodárny a kanalizace Karlovy Vary, a.s.**

Studentská 328/64

Technický útvar 3

360 07 Karlovy Vary - Doubí

Tel.: 359 010 111  
Fax: 359 010 333

E-mail:  
info@vodakva.cz

IČO: 49 78 92 28  
DIČ: CZ 49 78 92 28

Komerční banka Karlovy Vary  
číslo účtu: 1608 341 / 0100



# 1:750 KANALIZACE


Vodárny a kanalizace Karlovy Vary, a. s.  
~~Vodovodní~~ kanalizační rozvody jsou  
informativně založeny dle stávající  
dokumentace Vodákovy. Zařízení je nutno  
upřesnit vytyčením přímo na místě.  
Toto vyjádření platí po dobu jednoho roku.

Datum: 21.12.2023 Podpis: *[Signature]*


1973  
Vodárny a kanalizace Karlovy Vary, a. s.

Stupeň 338/64  
Technický úvar 3

360 07 Karlovy Vary - Doubi

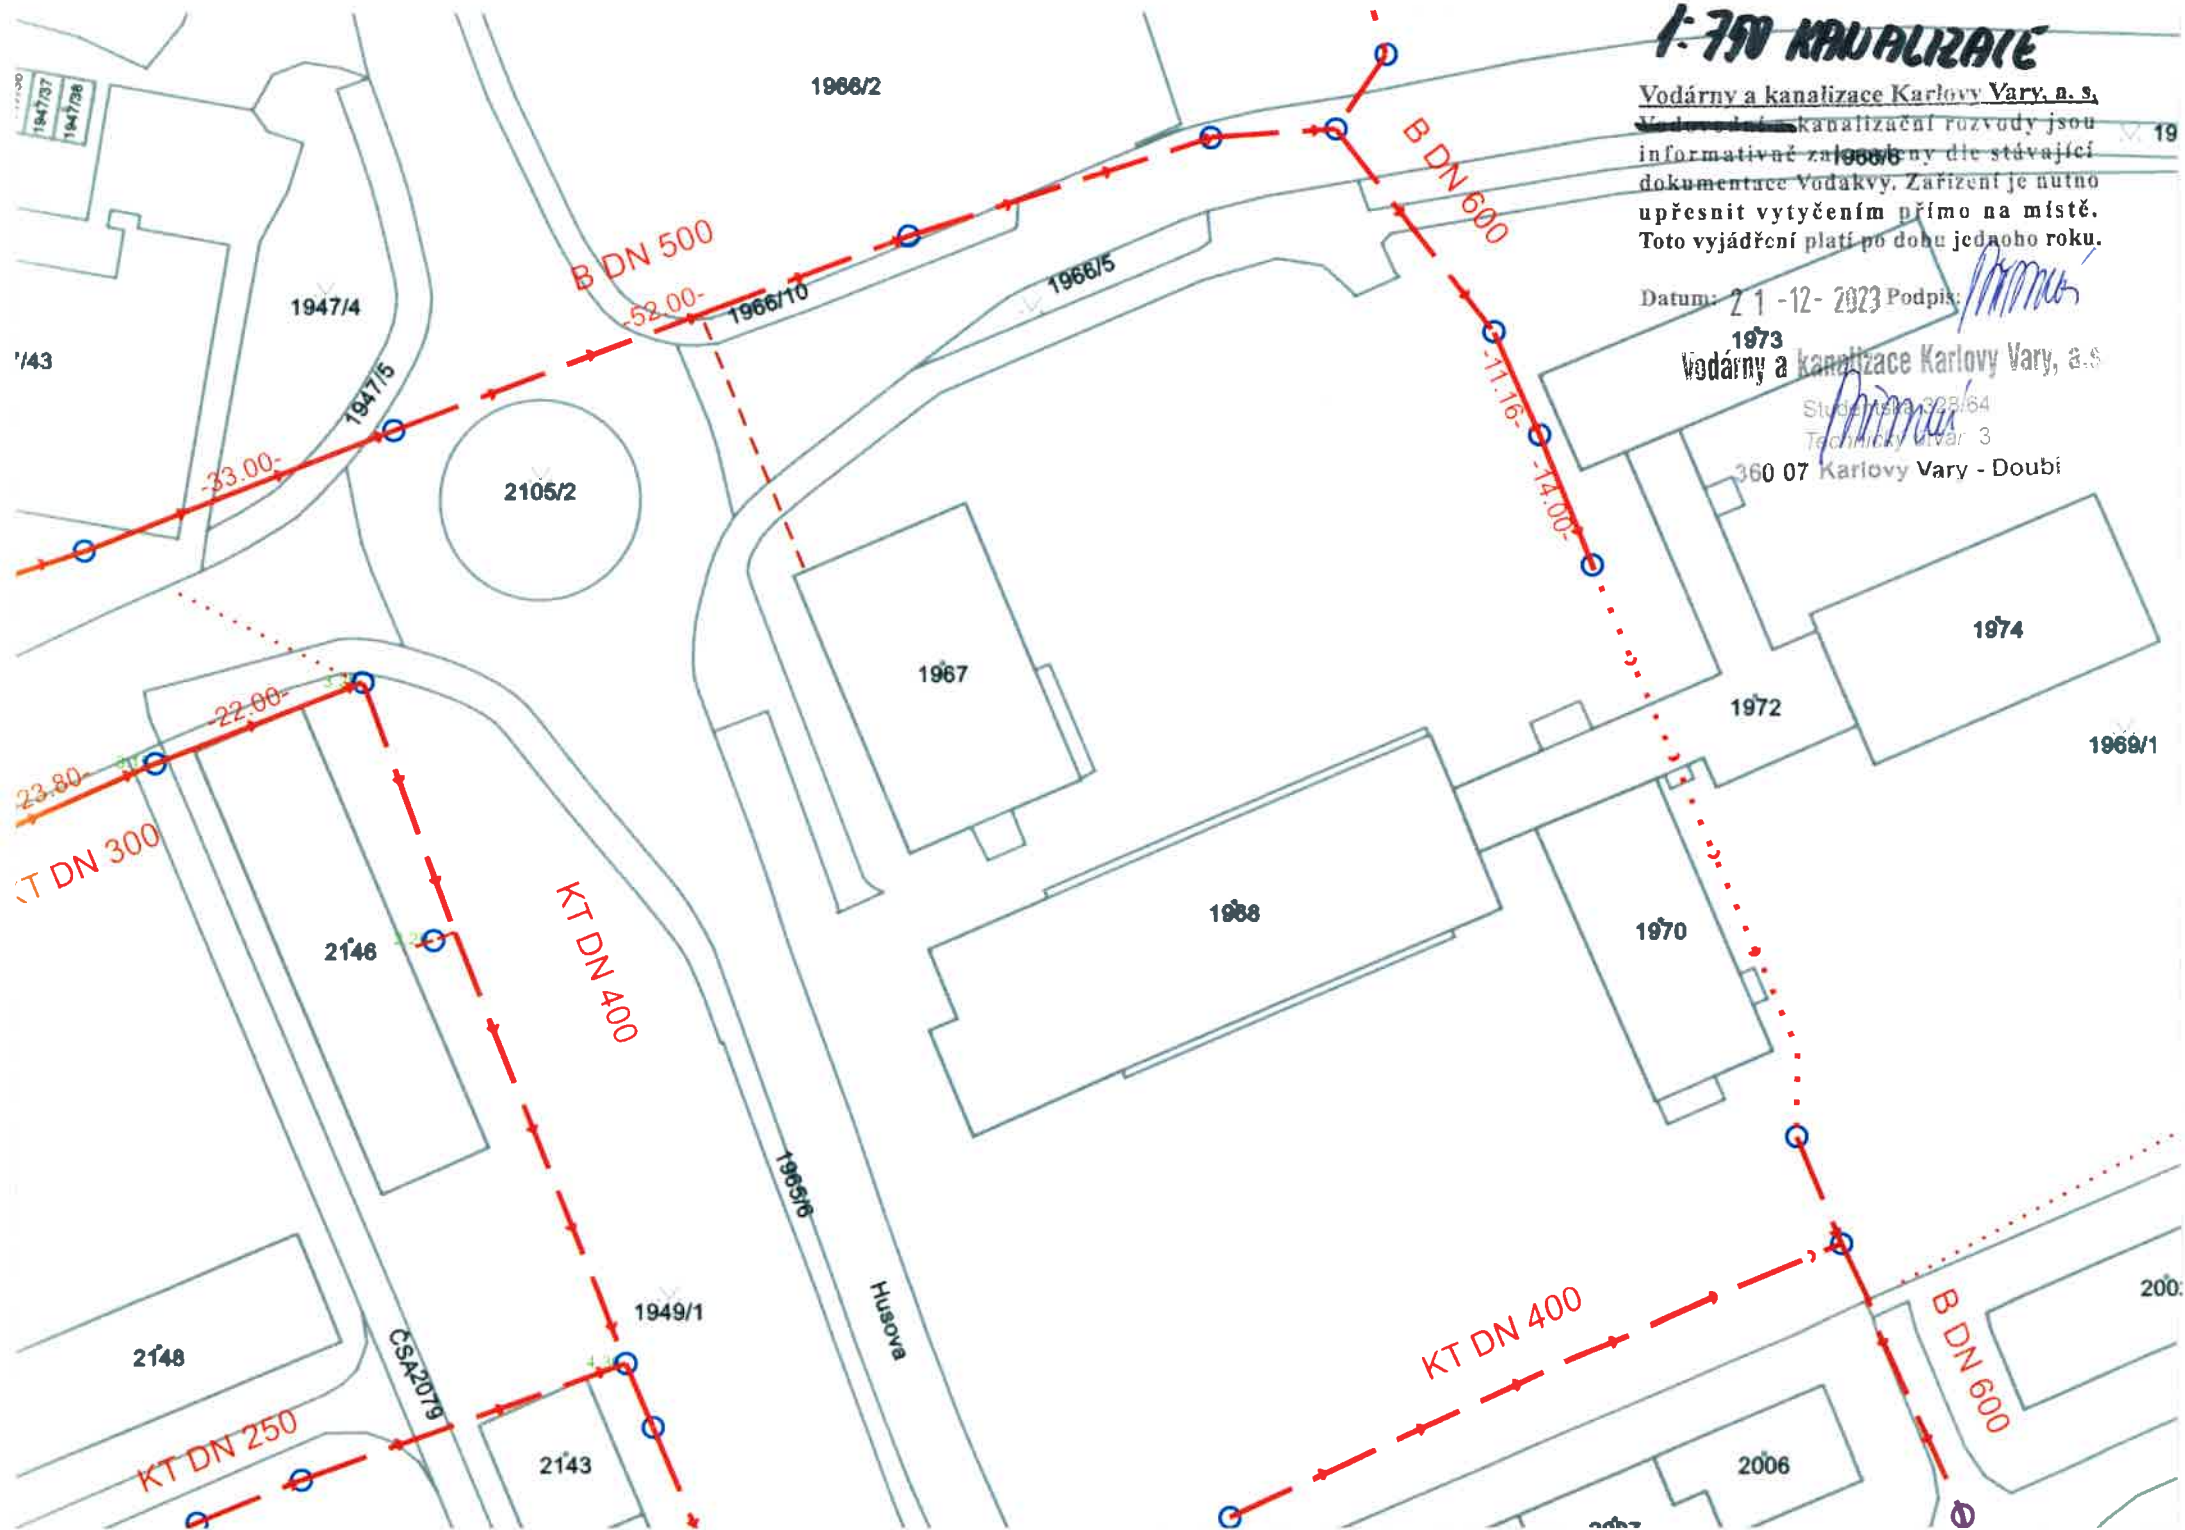



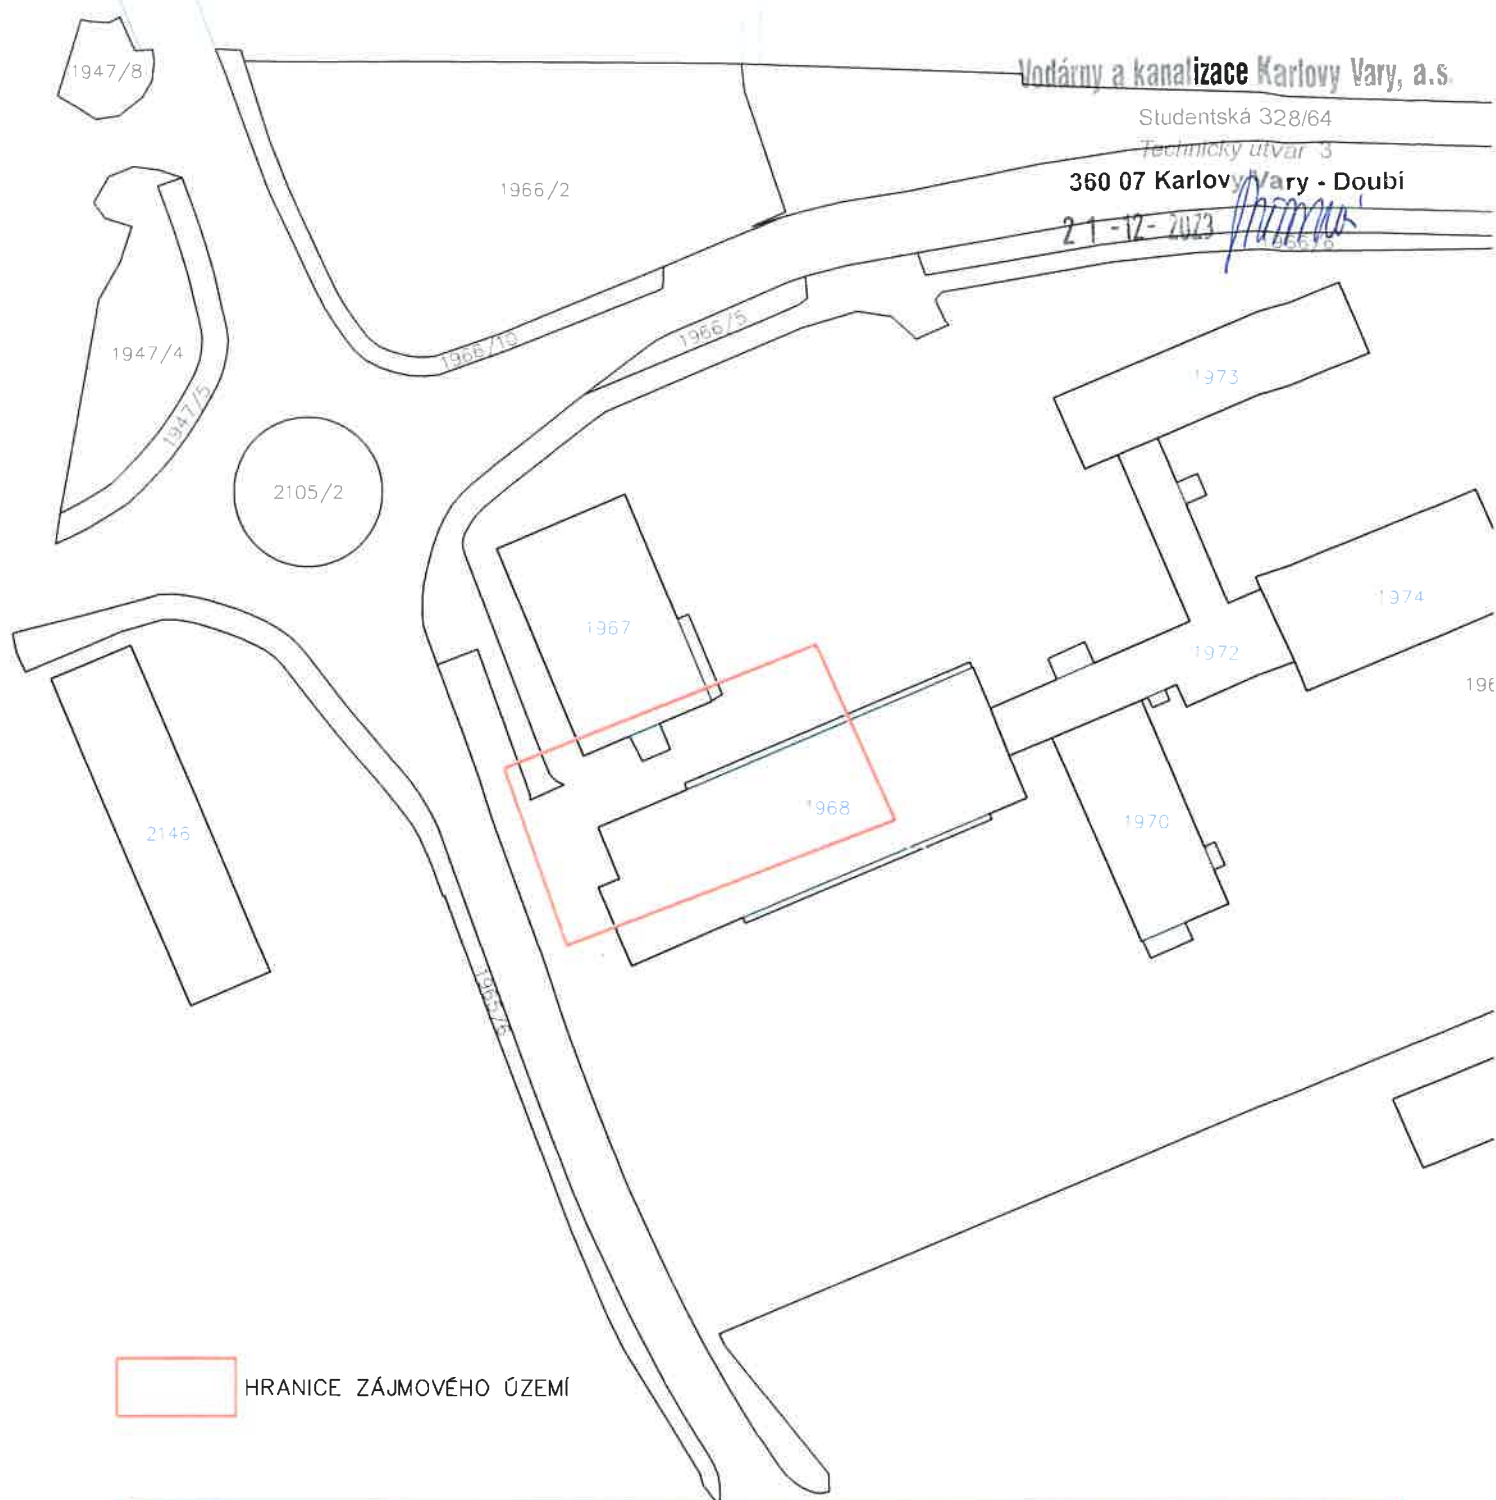

Vodárny a kanalizace Karlovy Vary, a.s.

Studentská 328/64

Technický útvar 3

360 07 Karlovy Vary - Doubí

21-12-2023

## STAVEBNÍ PROJEKTY

ANNA DINDÁKOVÁ  
STÁŘEJ SEDLO, LOKETSKÁ 351

IČO: 433 35 501  
DIČ: CZ6558166725

Zodpovědný projektant:

PAVEL DINDÁK

Zakázkové číslo:

04042022

Paré č.

Katastrální území:

DOLNÍ CHODOV

Stupeň:

DPS

Stavební úřad:

CHODOV

Datum:

12.2022

Obec:

CHODOV

Formát:

6A4

Investor: MĚSTO CHODOV, KOMESKÉHO 1077, CHODOV 357 35

Autorizace:

název stavby:

ZŠ HUSOVA I. - II. STUPEŇ  
A SPOJOVACÍ CHODBA, CHODOV

profese:

C - SITUACE

SO(PS): SO 01

obsah výkresu:

SITUACE ZÁJMOVÉHO ÚZEMÍ

Měřítko:

1:1000

Č.výk.:

C.0